

**Manutenzione ordinaria programmata ed emergente avente carattere di urgenza e indifferibilità di natura edile ed impiantistica, da eseguirsi per un periodo di 24 mesi, presso i Presidi ospedalieri Maria Vittoria e Comprensorio ospedaliero Amedeo di Savoia – Birago di Vische (Lotto 1), Torino Nord Emergenza San Giovanni Bosco (Lotto 2) e Martini (Lotto 3)**

Categoria di progetto                      Impianti elettrici

Documento                                      ***LOTTO 2 – Rilievo degli impianti elettrici del Presidio ospedaliero "Torino Nord Emergenza San Giovanni Bosco" dalla cabina di trasformazione ai quadri di piano***

Processo:                      L-2-18                      n. documento    RVB-209-18                      del    25/06/2018

Attività:                      12-18


<i>Progetto</i>	<b>S.C. TECNICO AREA OSPEDALIERA - ASL Città di Torino</b>  Via Medail 16 – 10144 Torino
-----------------	--

*Approvato da*

*Responsabile del Procedimento*

*Data approvazione*

Arch. Remo Viberti

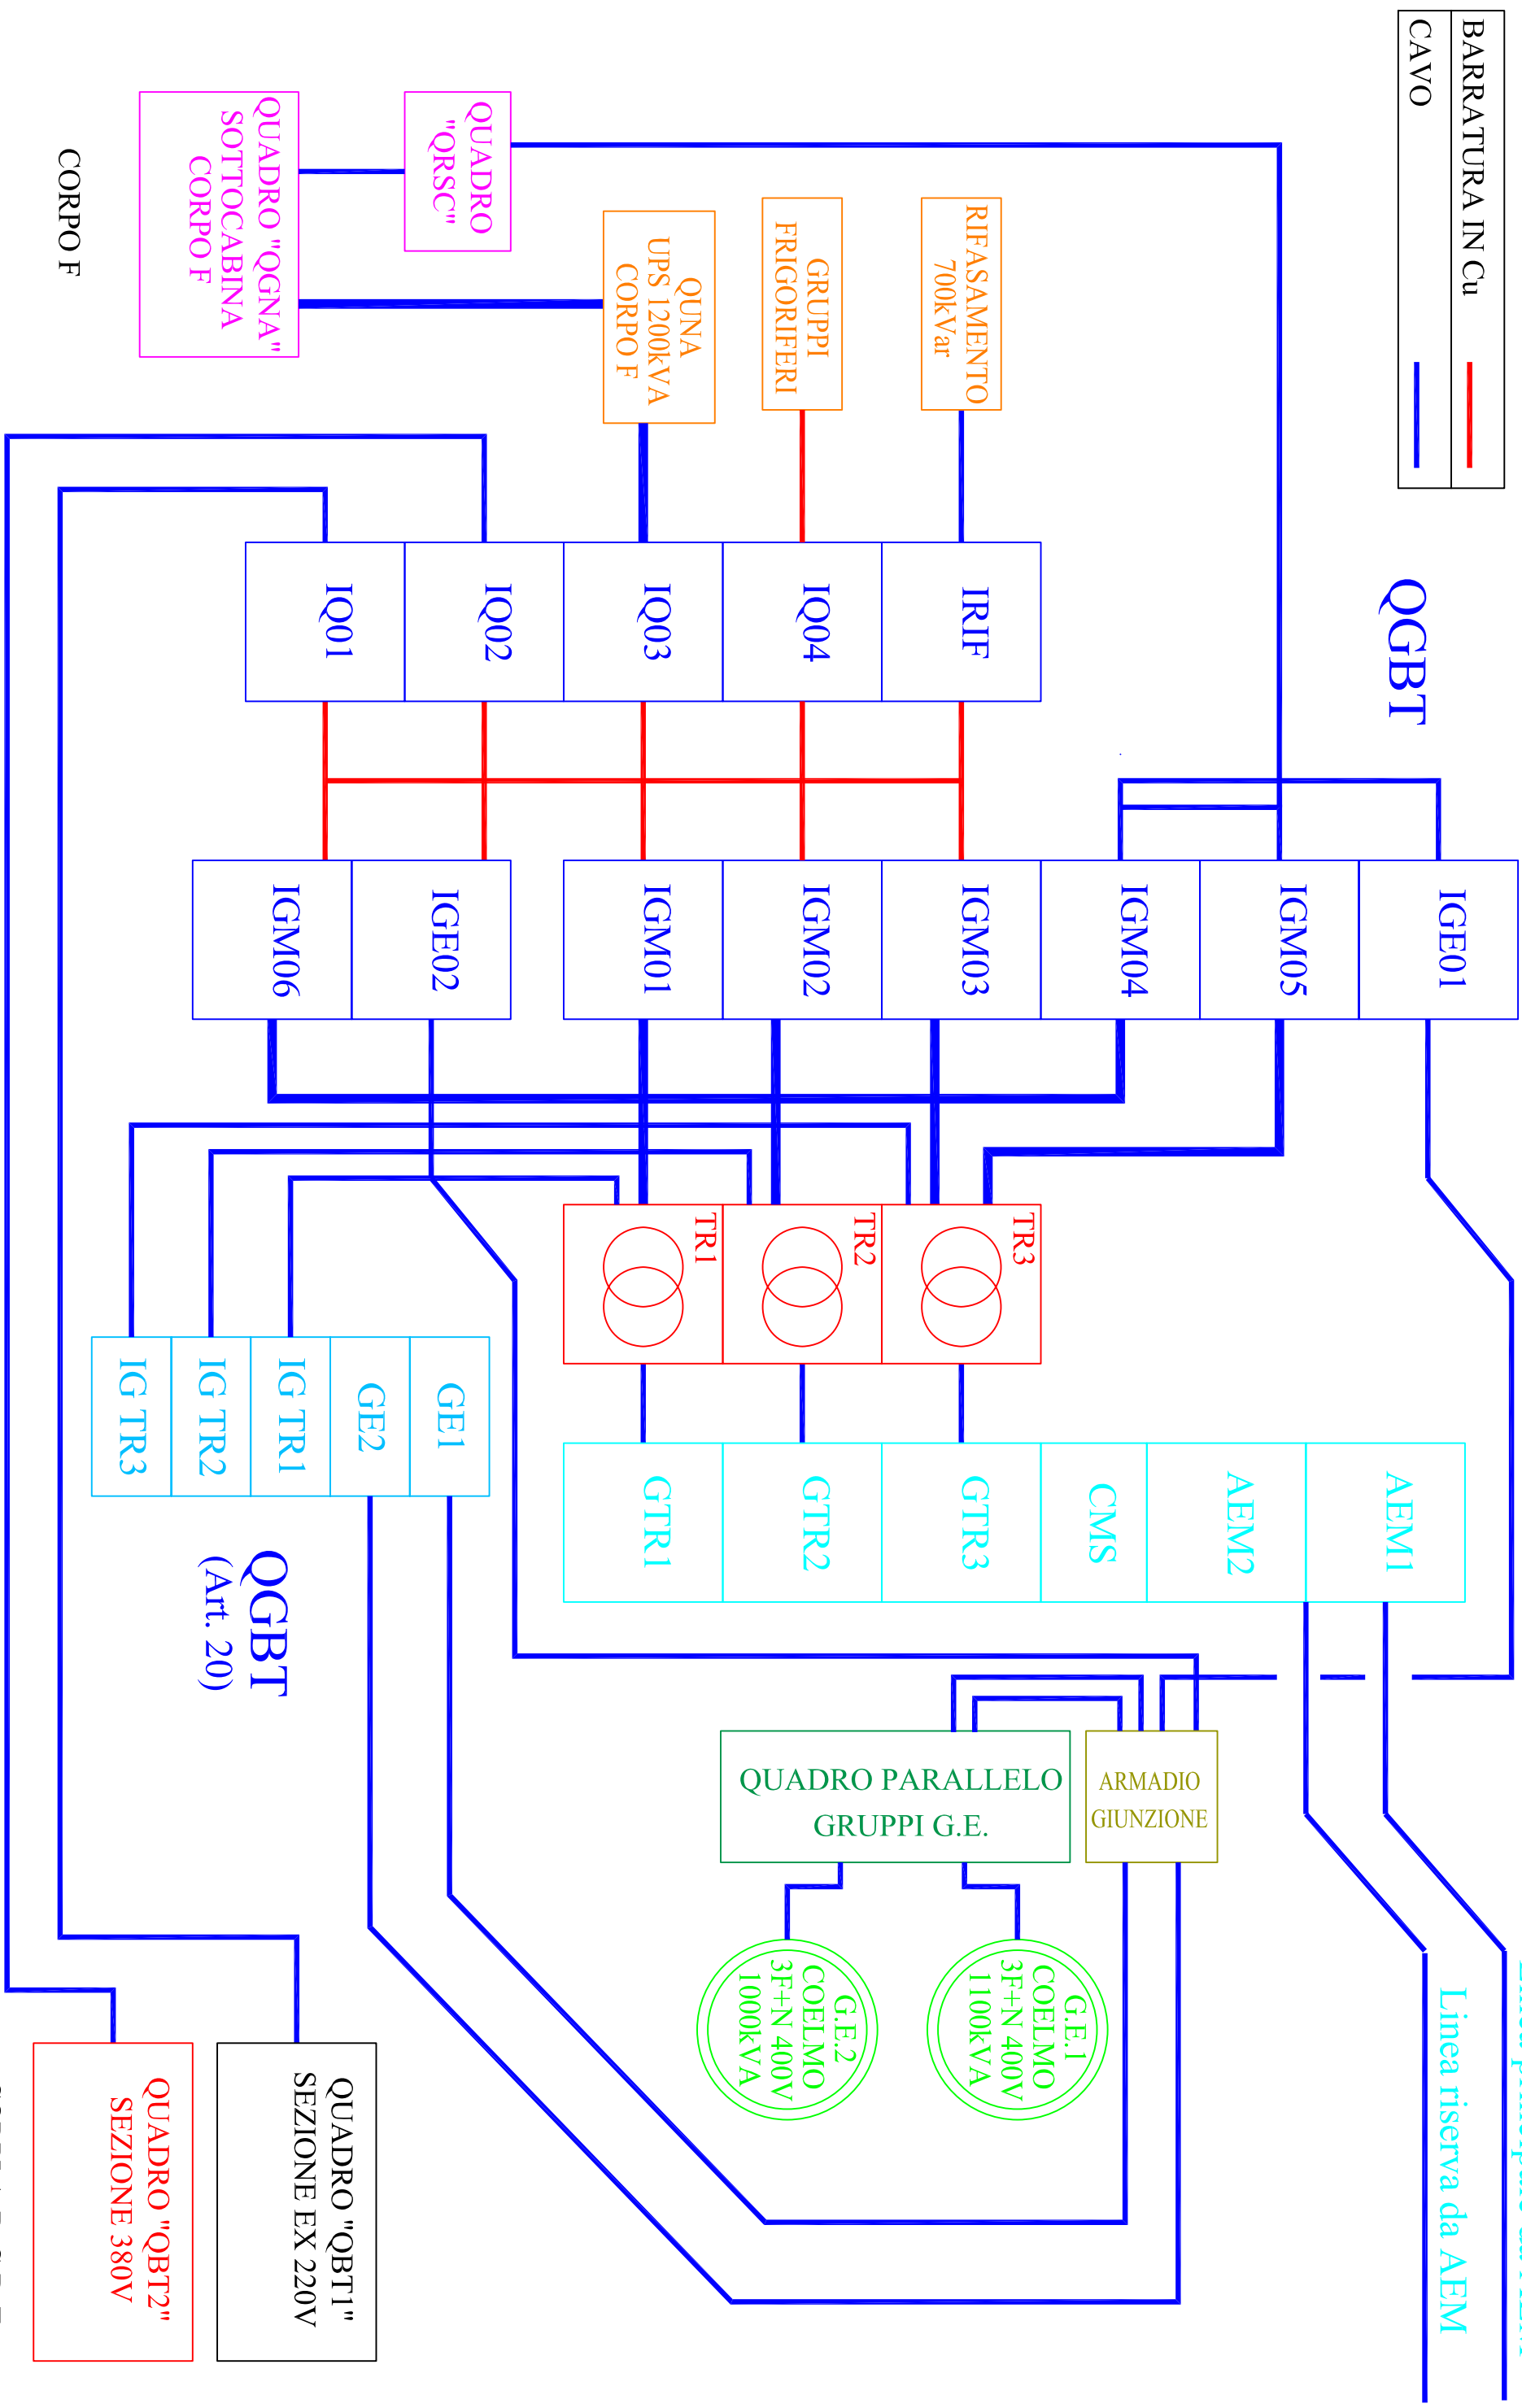


COLLEGAMENTO QUADRI PRINCIPALI  
 SCHEMA A BLOCCHI - SITUAZIONE AL 18/05/2015

PRESIDIO OSPEDALIERO "TORINO NORD EMERGENZA SAN GIOVANNI BOSCO"  
 PIAZZA DONATORE DEL SANGUE, 3  
 TORINO




Rel. Tec. n°	N° Pagina
---	1
Rif. n° offerta	Rif. n° commessa
---	ASLT0004-11

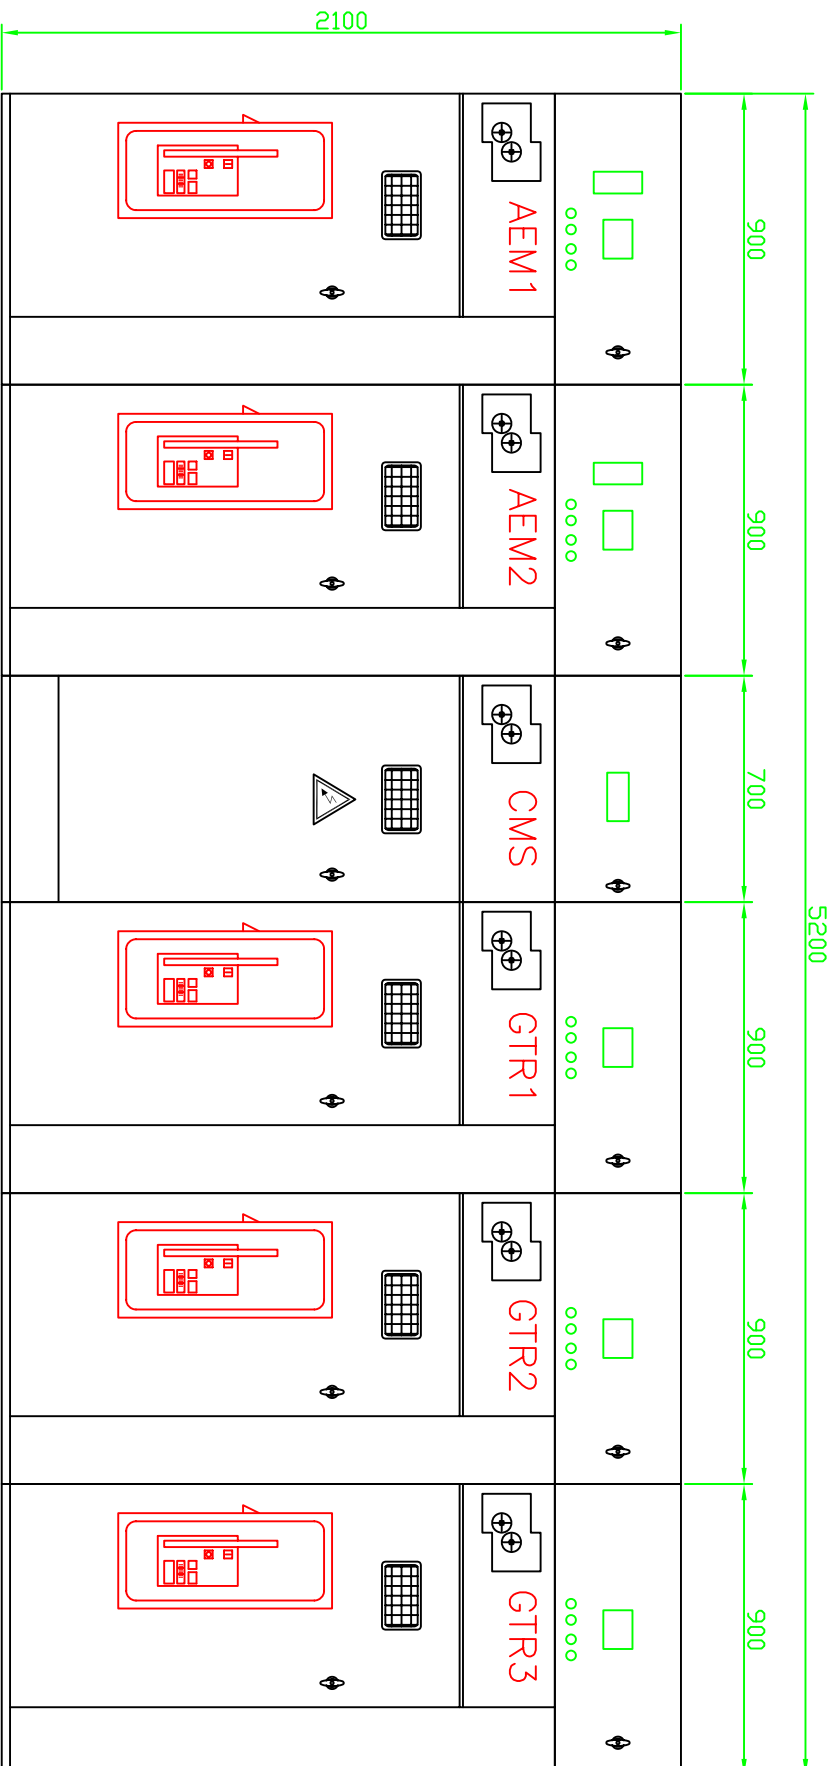


N°	UTENZA
AEM1	Arrivo linea principale (da AEM)
AEM2	Arrivo linea di riserva (da AEM)
CMS	Cella misure parametri rete
GTR1	Cella trasformatore 1
GTR2	Cella trasformatore 2
GTR3	Cella trasformatore 3

QUADRO MEDIA TENSIONE – "QMT"  
FRONTE QUADRO – SITUAZIONE AL 18/05/2015

PRESIDIO OSPEDALIERO "TORINO NORD EMERGENZA SAN GIOVANNI BOSCO"  
PIAZZA DONATORE DEL SANGUE, 3  
TORINO

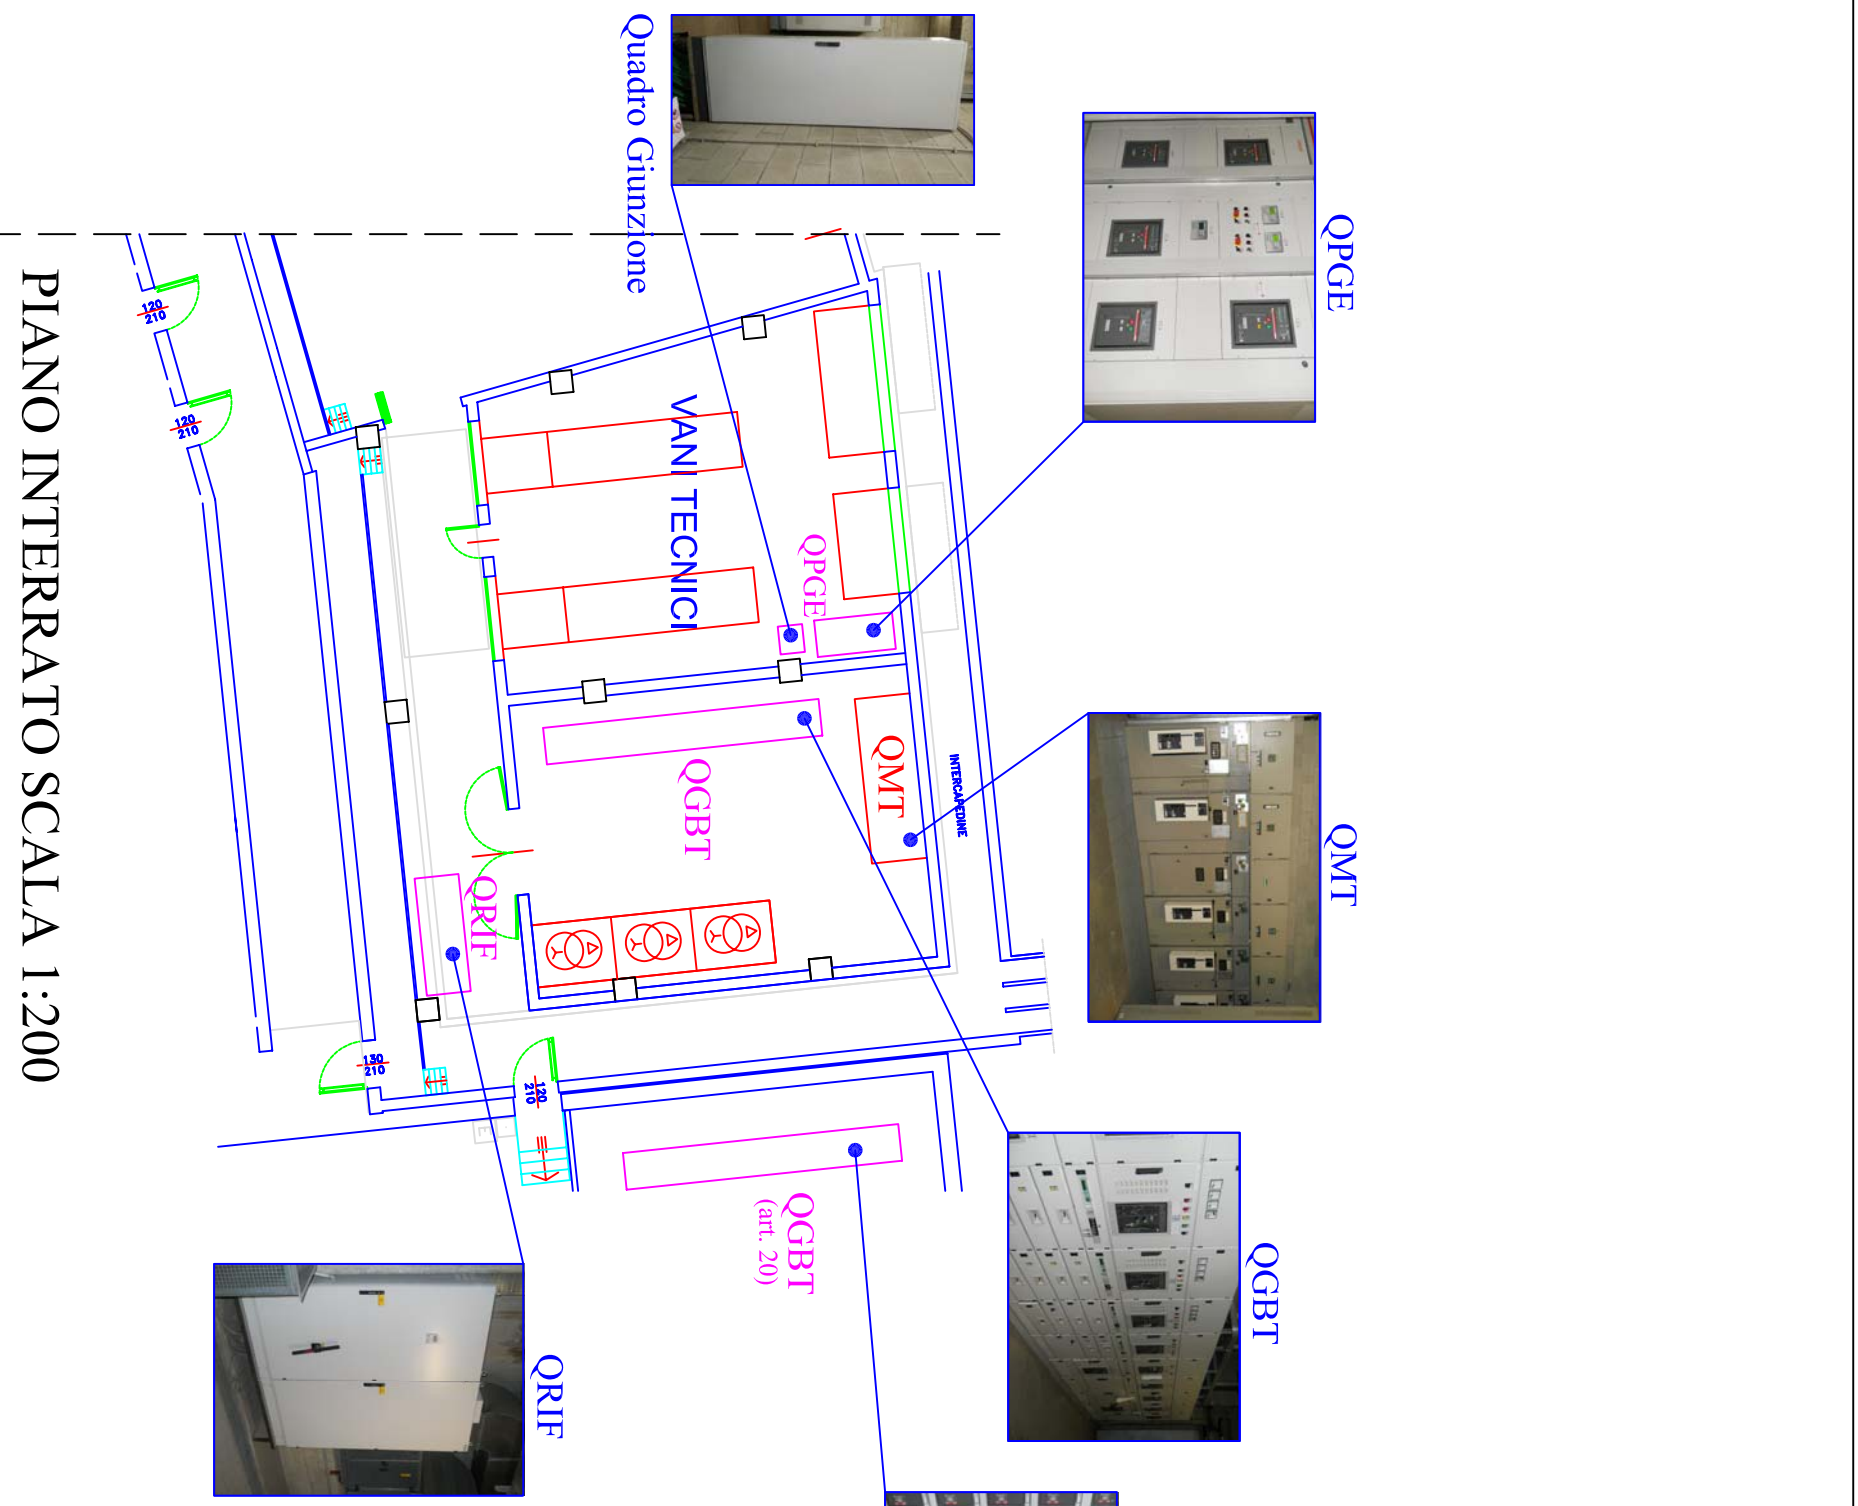


PIANO INTERRATO SCALA 1:200

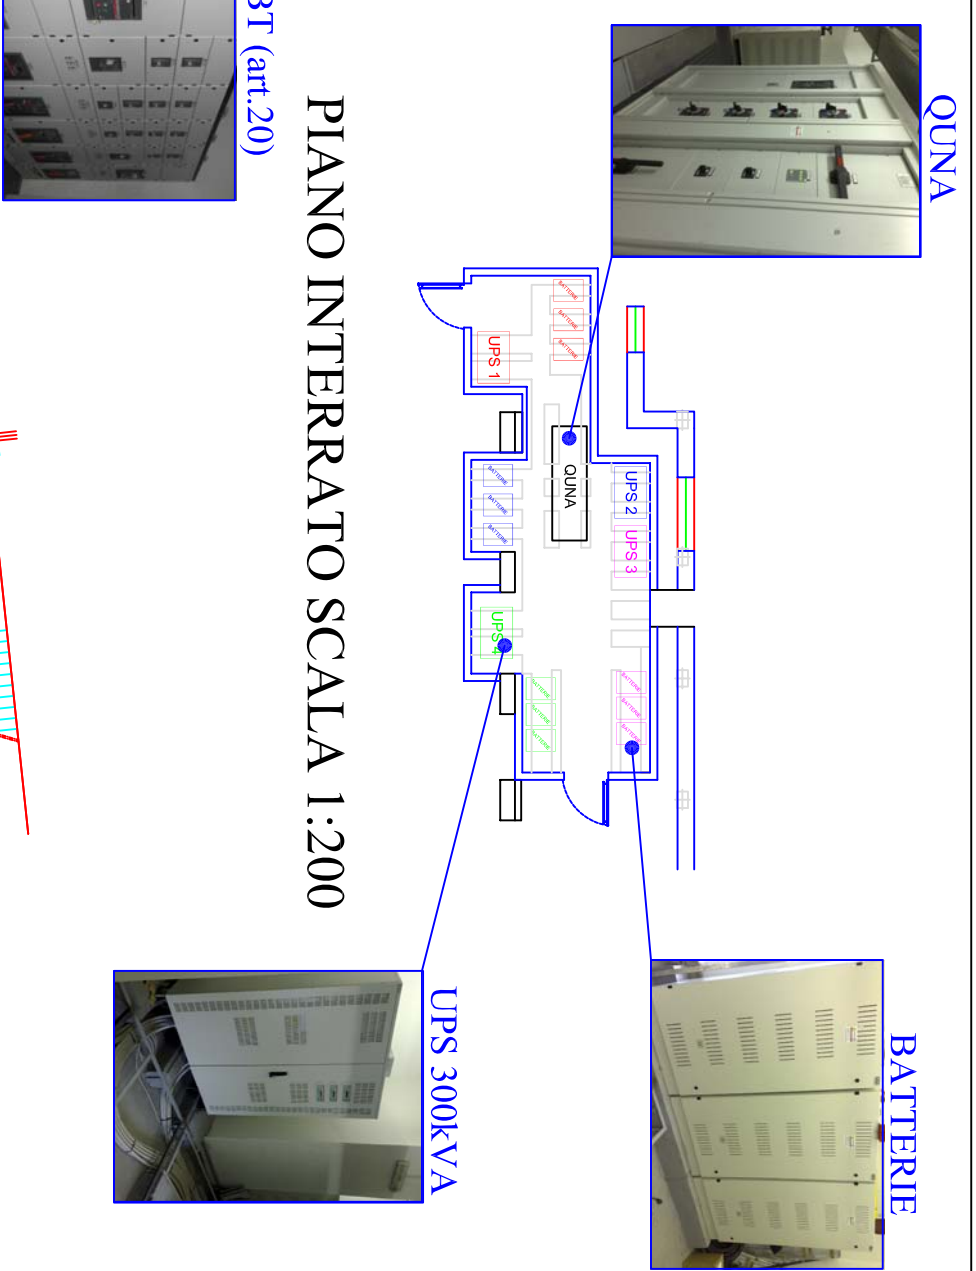

PIANO INTERRATO SCALA 1:200

PIANO TERRA-AREA ESTERNA SCALA 1:200

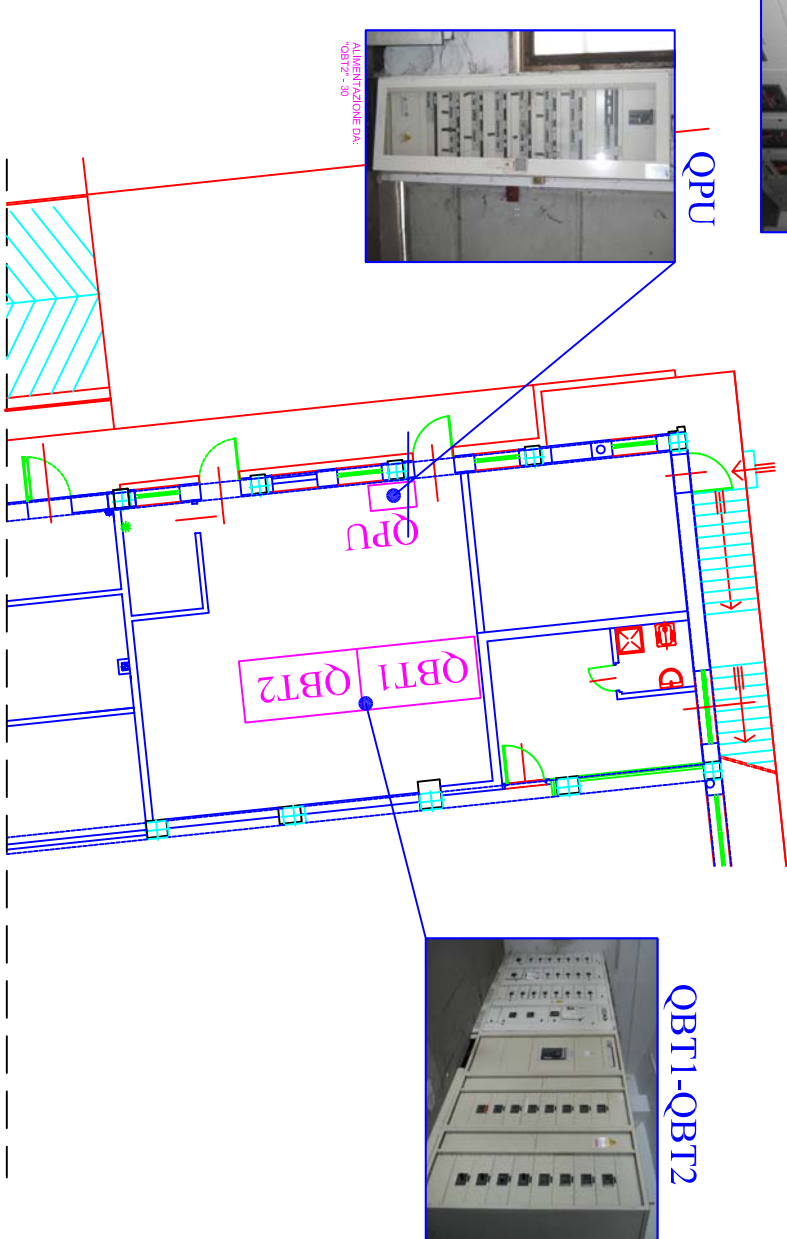


CABINA E SOTTOCABINE PRINCIPALI  
PLANIMETRIE – SITUAZIONE AL 18/05/2015

PRESIDIO OSPEDALIERO "TORINO NORD EMERGENZA SAN GIOVANNI BOSCO"  
PIAZZA DONATORE DEL SANGUE, 3  
TORINO



Rel. Tec. n°	N° Pagina
---	3
Rif. n° offerta	Rif. n° commessa
---	ASLT0004-11

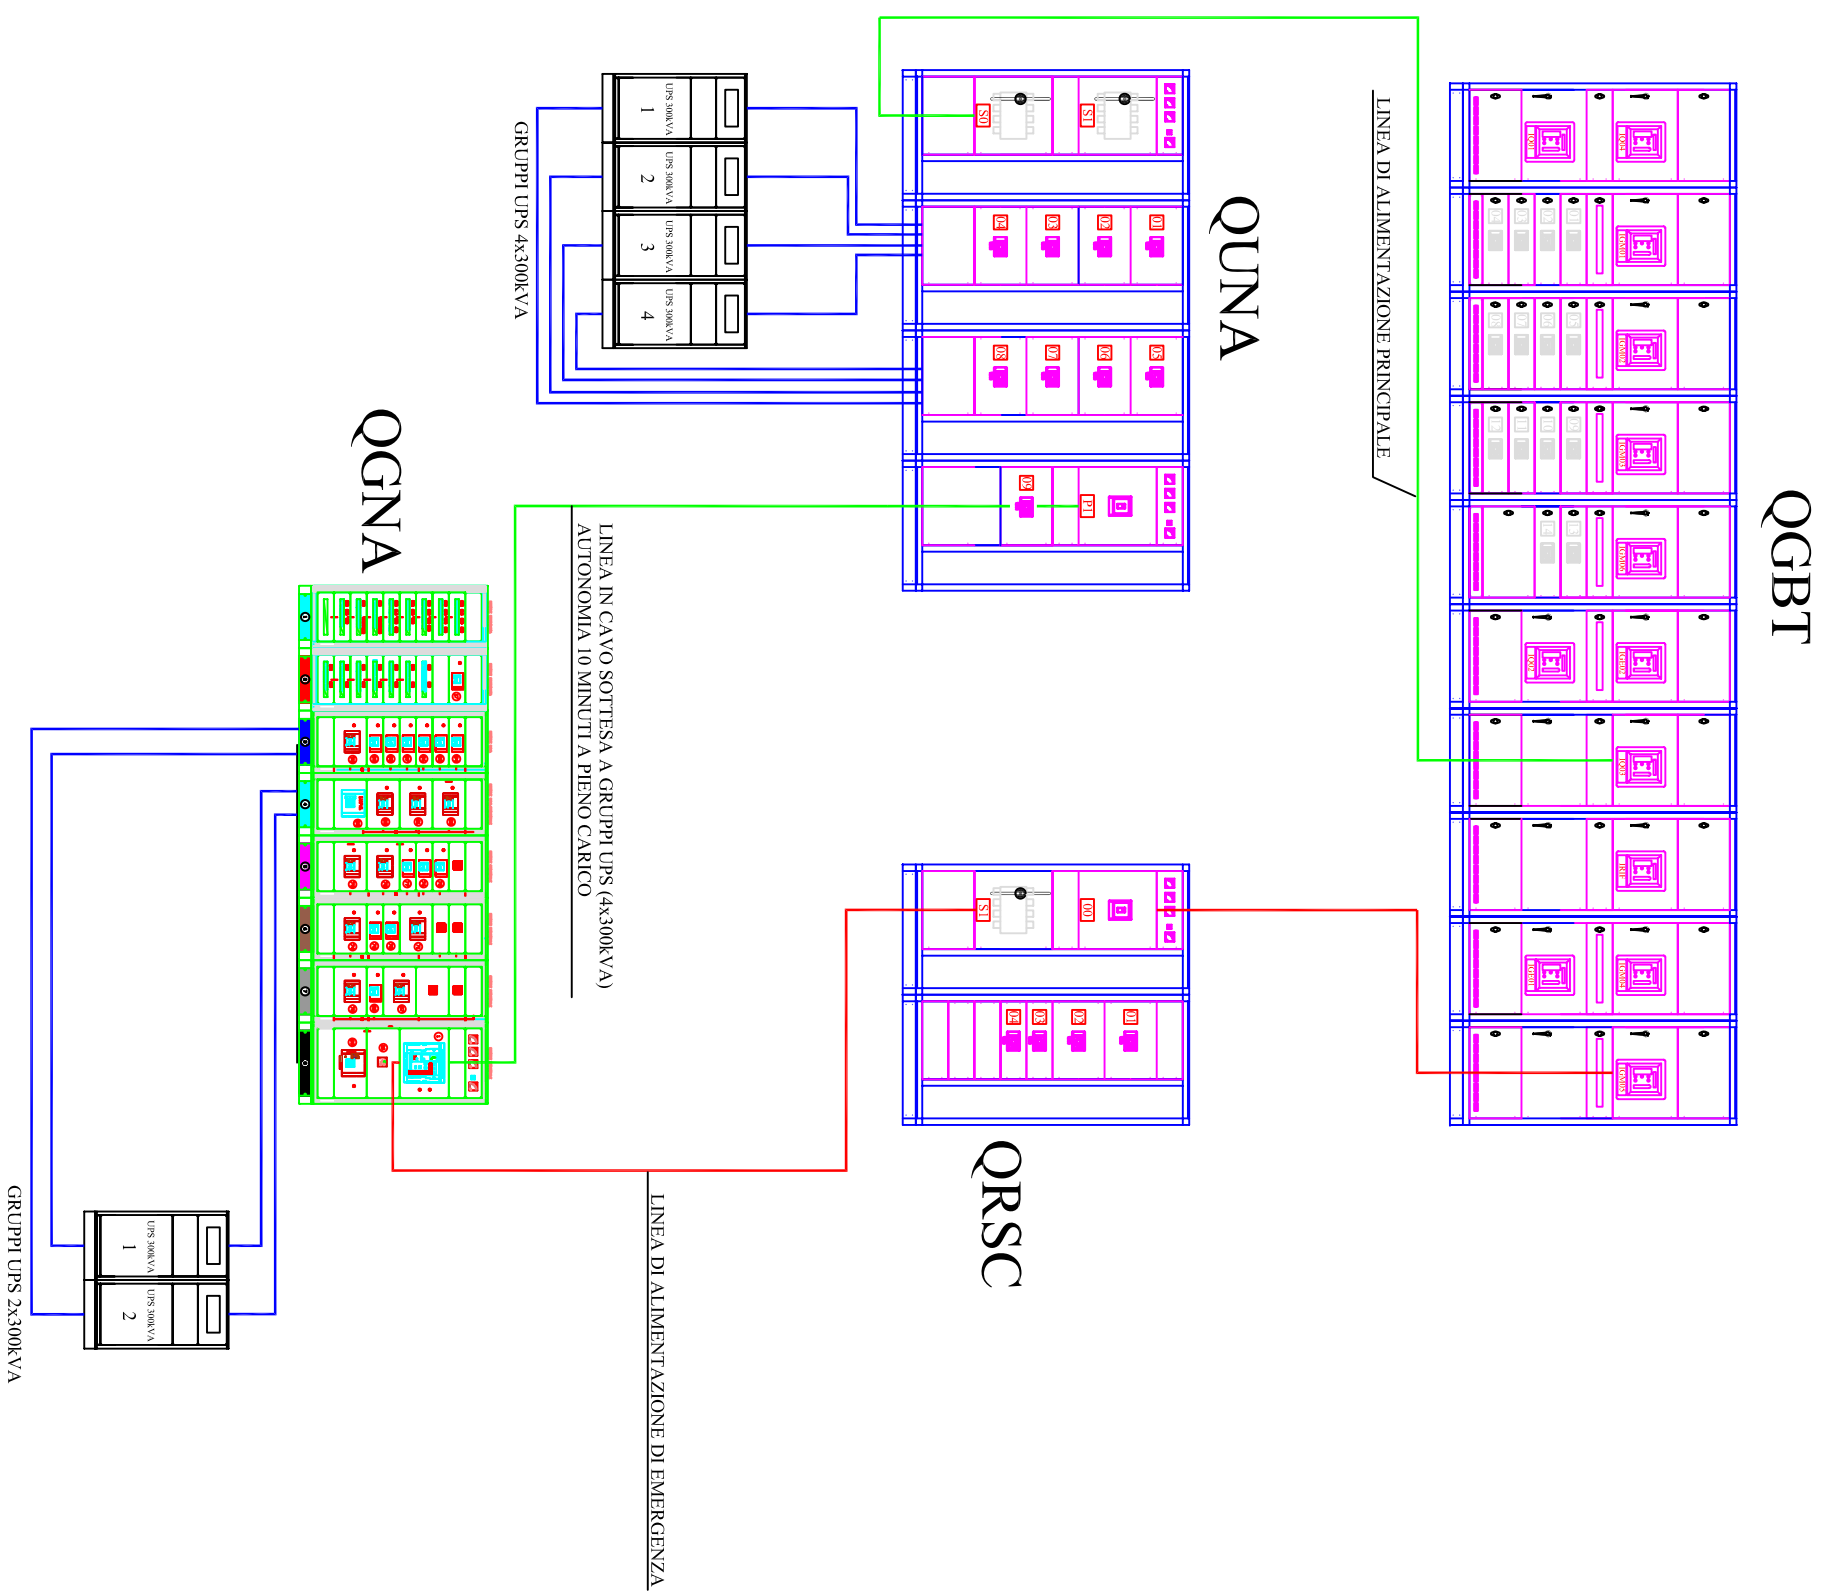


ALIMENTAZIONE CORPO F  
SCHEMA A BLOCCHI – SITUAZIONE AL 18/05/2015

PRESIDIO OSPEDALIERO "TORINO NORD EMERGENZA SAN GIOVANNI BOSCO"  
PIAZZA DONATORE DEL SANGUE, 3  
TORINO




## ALIMENTAZIONE DI SICUREZZA SOTTESA A "QNGNA"

### CORPO F

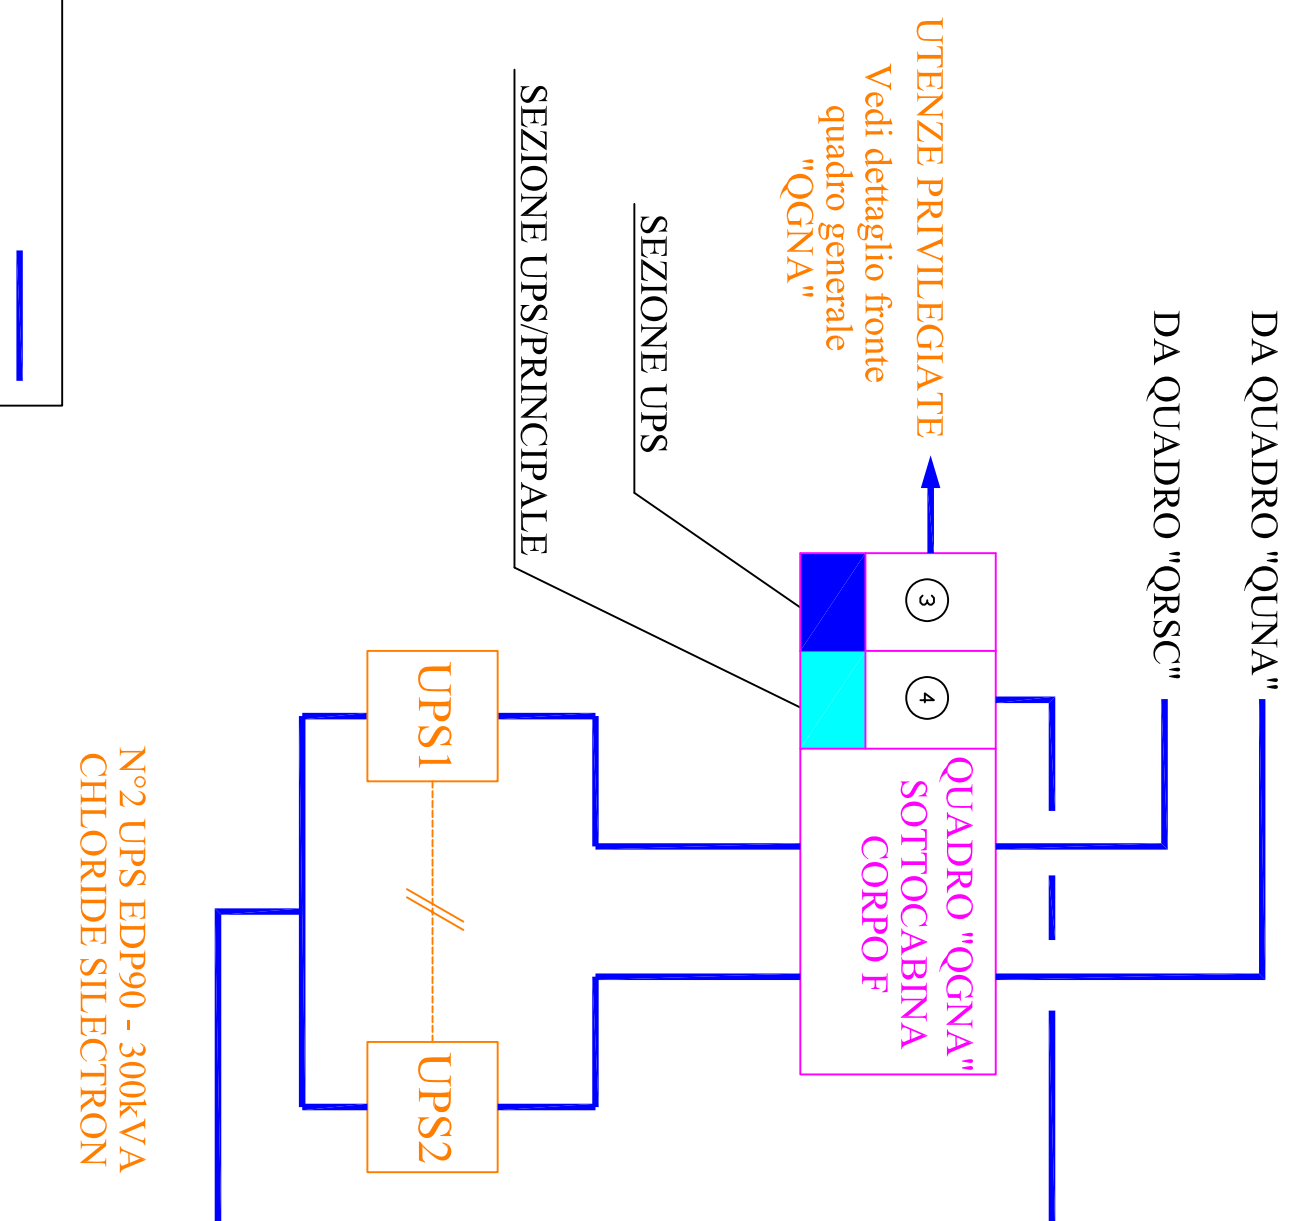

## ALIMENTAZIONE DI SICUREZZA SOTTESA A "QBTP"


### CORPI A-B-C-D-E

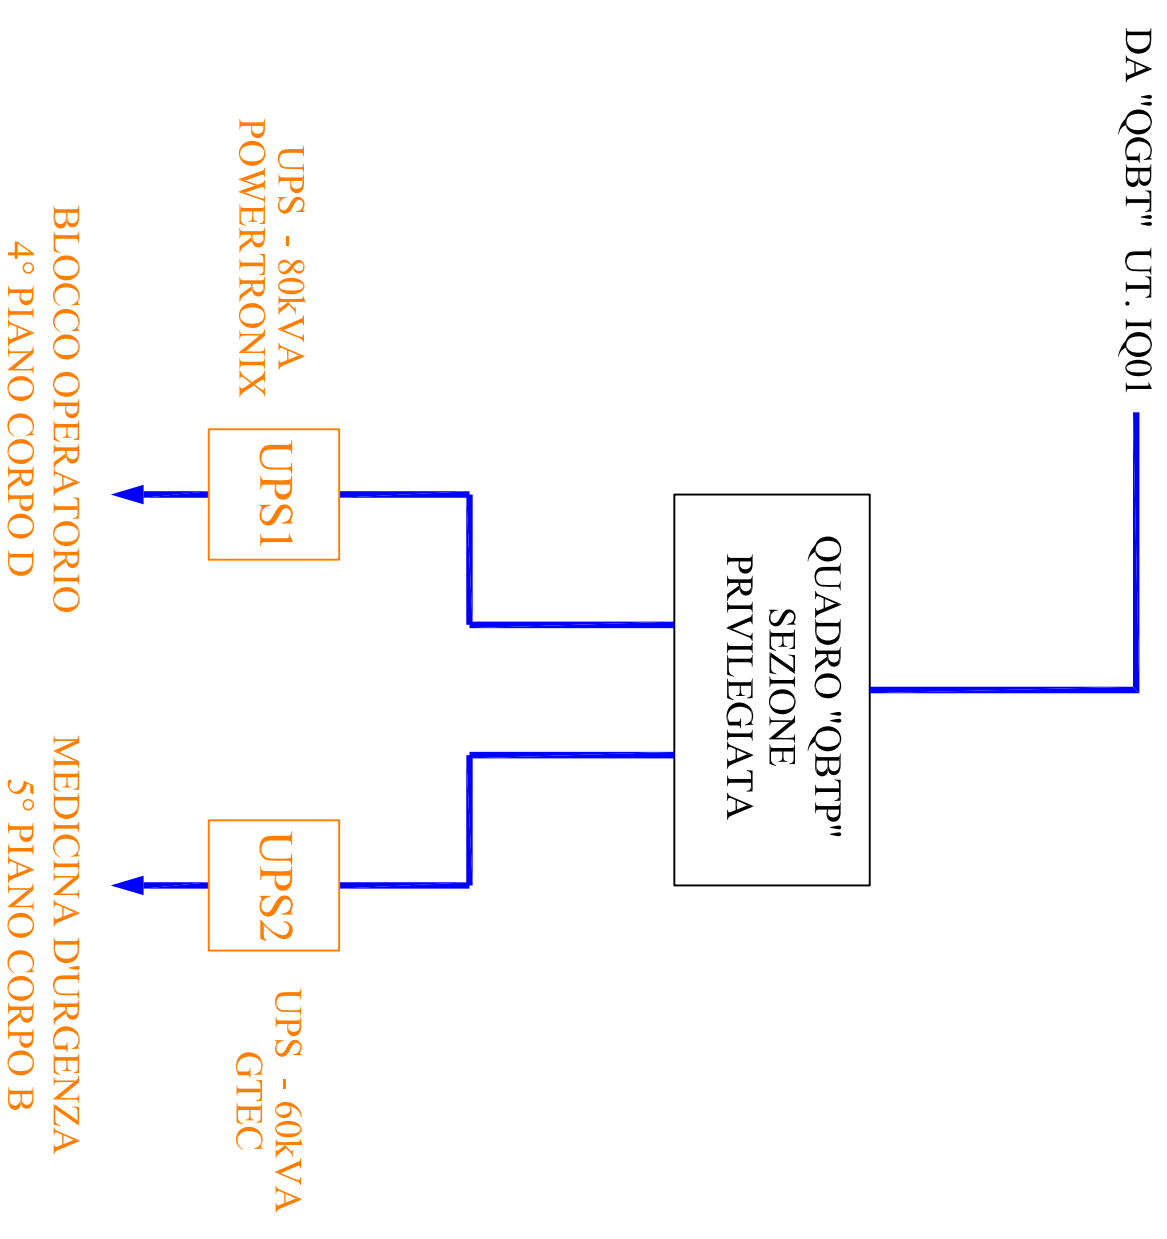

ALIMENTAZIONE DI SICUREZZA SECONDARIA

SCHEMA A BLOCCHI – SITUAZIONE AL 18/05/2015


PRESIDIO OSPEDALIERO "TORINO NORD EMERGENZA SAN GIOVANNI BOSCO"  
PIAZZA DONATORE DEL SANGUE, 3  
TORINO

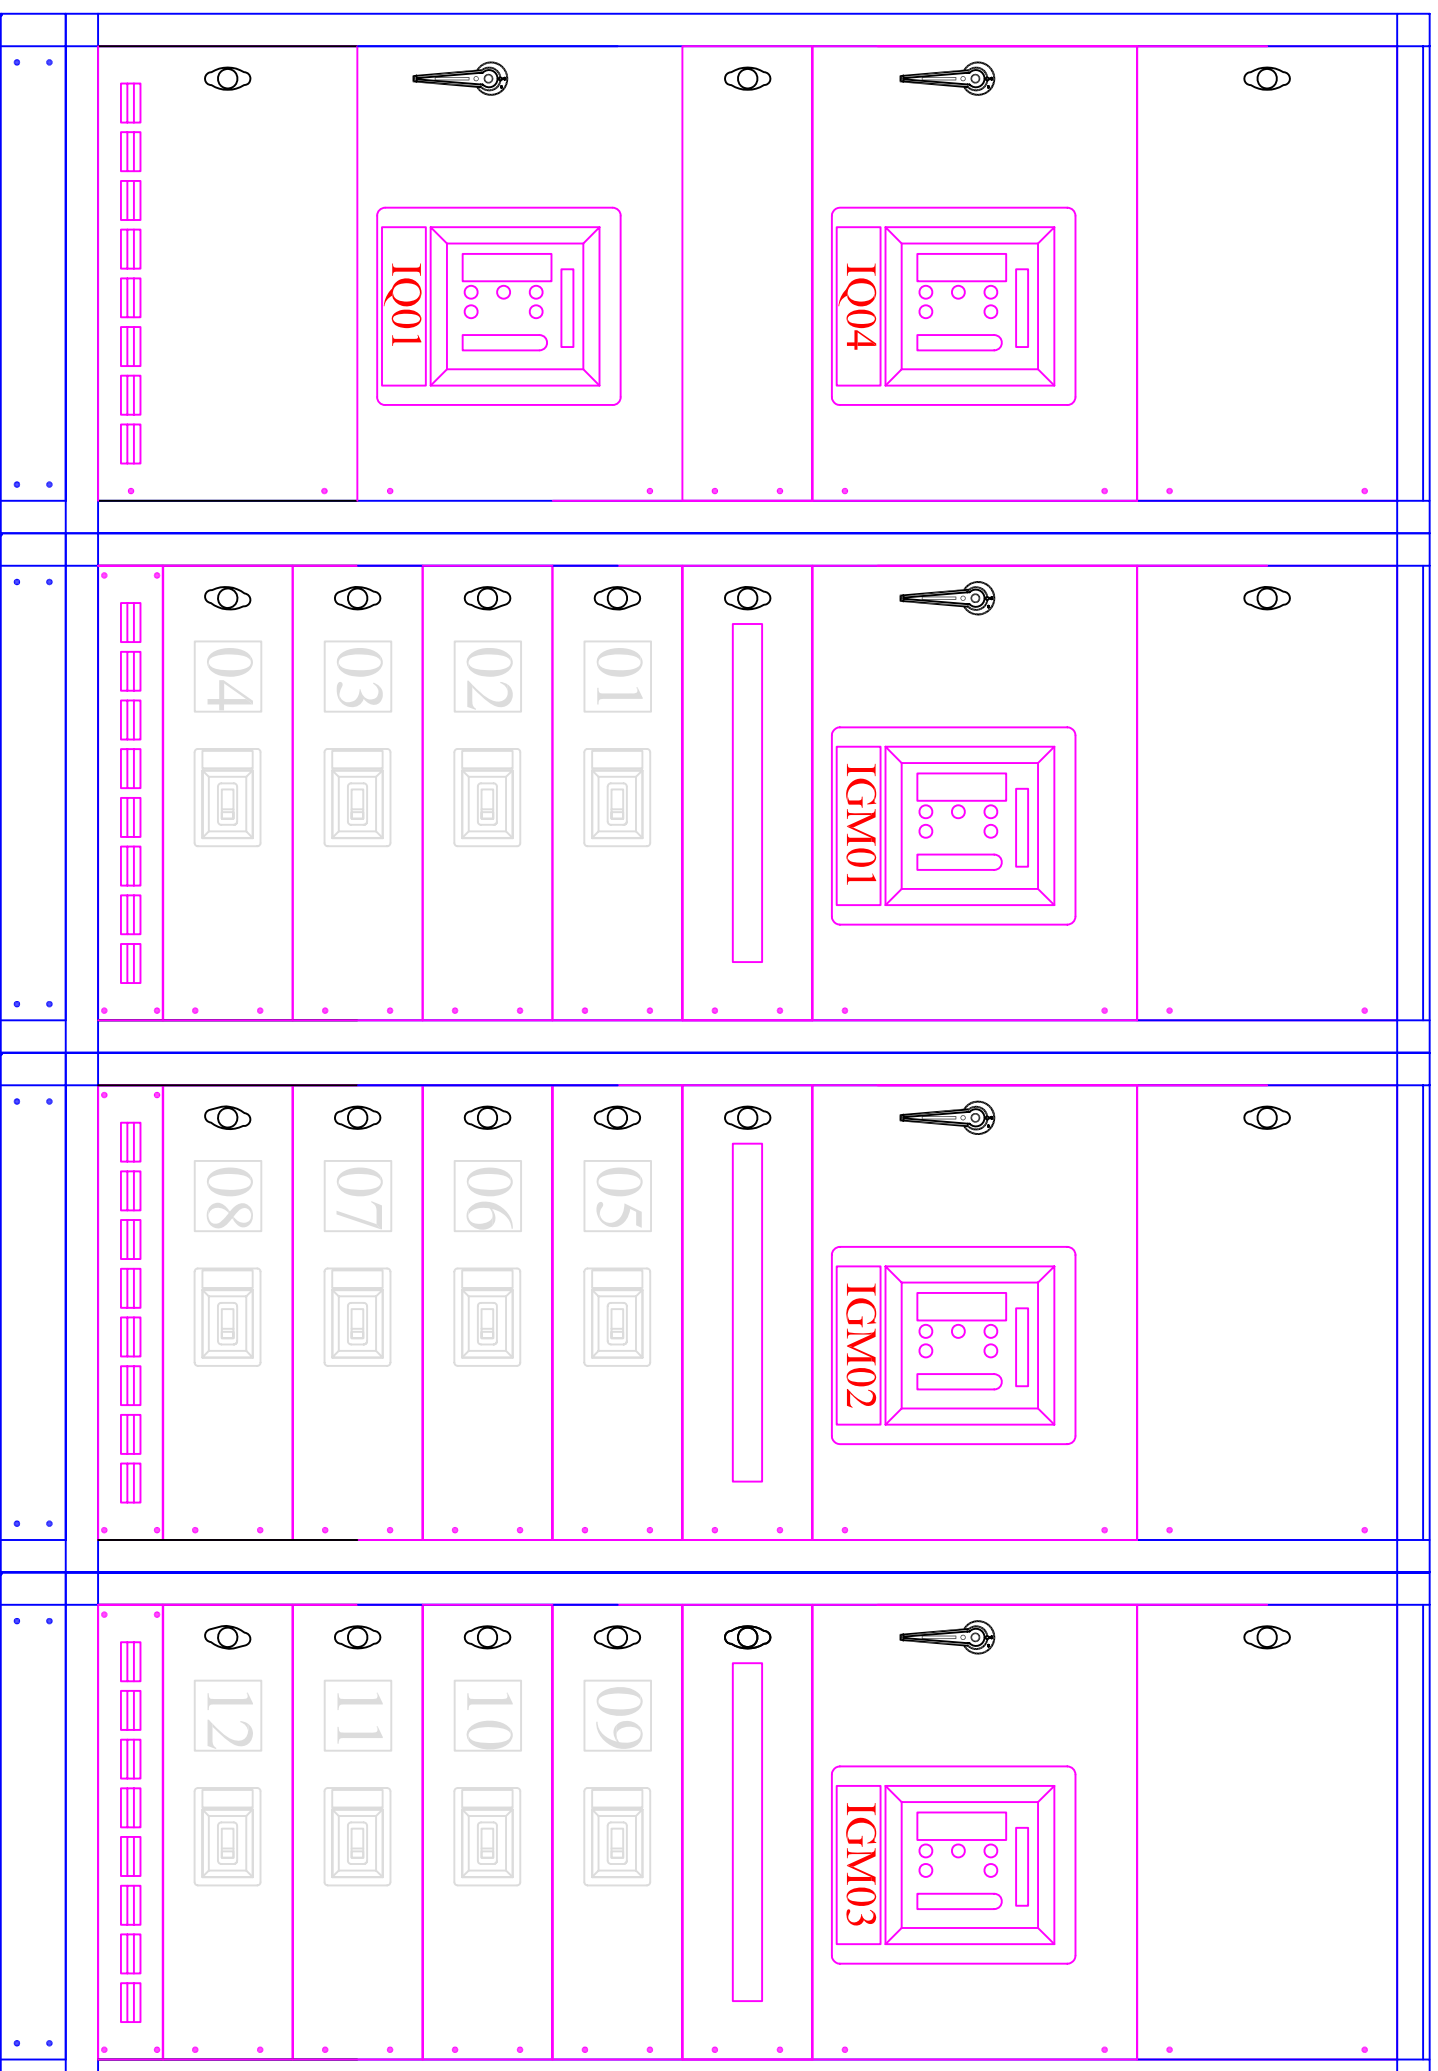

N°	UTENZA	N°	UTENZA	N°	UTENZA	N°	UTENZA
IQ04	GRUPPO FRIGO	IGM01	ARRIVO DA TRASFORMATORE 1	IGM03	ARRIVO DA TRASFORMATORE 3		
IQ01	QUADRO SOTTOCAB. "QBT"	IGM02	ARRIVO DA TRASFORMATORE 2				

QUADRO GENERALE BASSA TENSIONE – "QGBT"  
FRONTE QUADRO – SITUAZIONE AL 18/05/2015

PRESIDIO OSPEDALIERO "TORINO NORD EMERGENZA SAN GIOVANNI BOSCO"  
PIAZZA DONATORE DEL SANGUE, 3  
TORINO

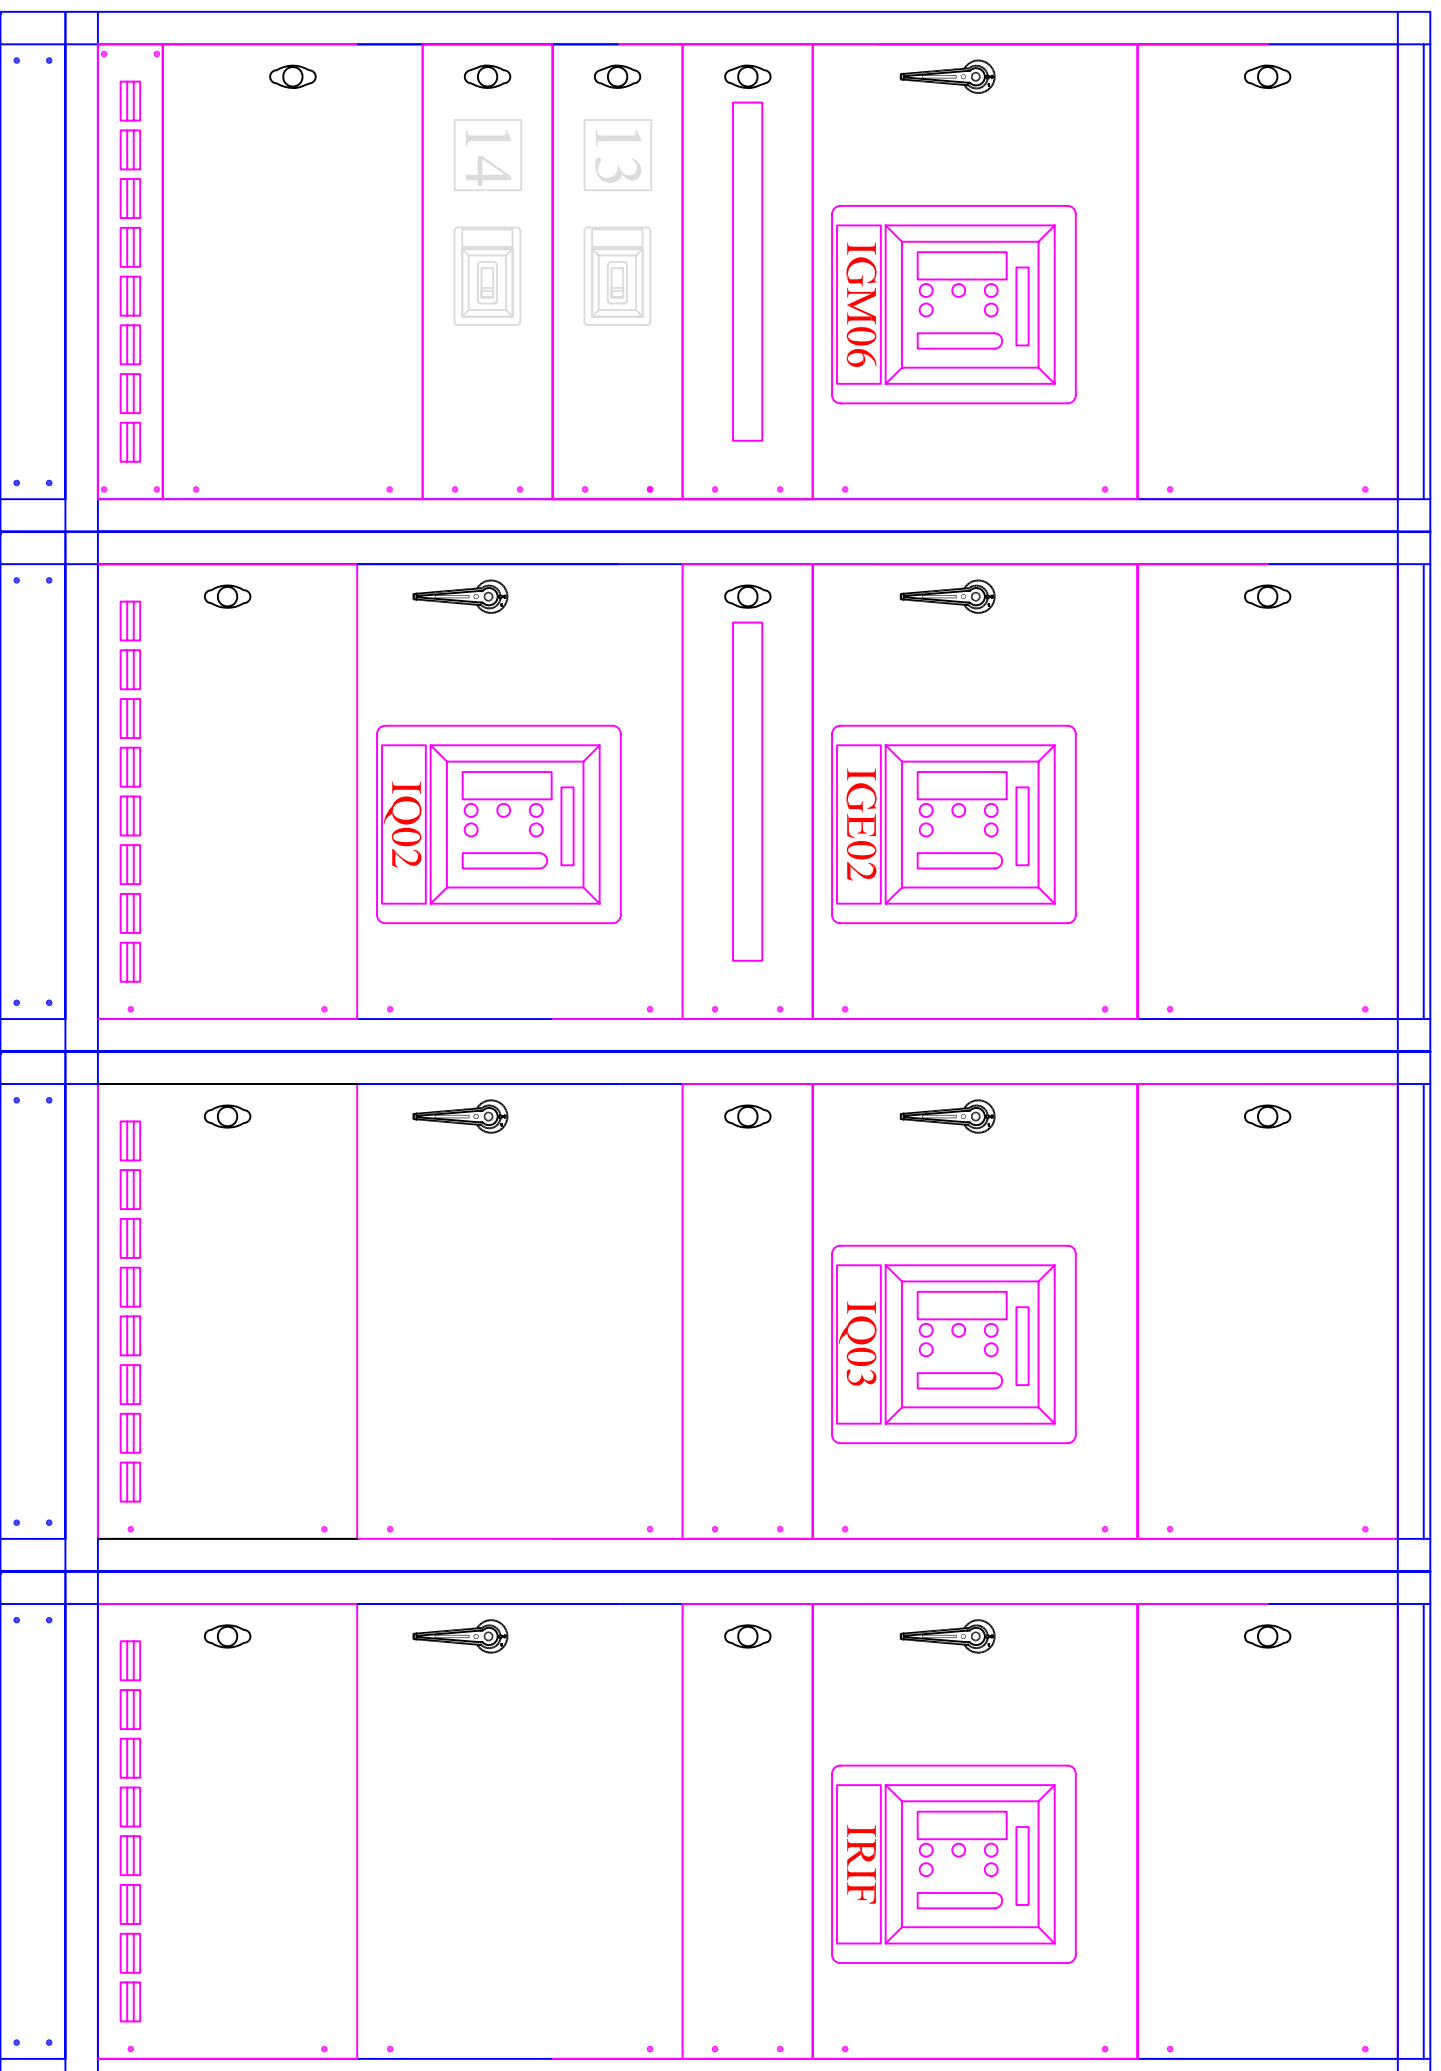

N°	UTENZA	N°	UTENZA	N°	UTENZA	N°	UTENZA
IGM06	CONGIUNTORE	IQ02	QUADRO SOTTOCAB. "QB1N"	IRIF	RIFASAMENTO		
IGE02	ARRIVO DA ARMADIO DI GIUNZIONE G.E.	IQ03	ALIM. SOTTOCAB. NUOVA PIASTRA				

QUADRO GENERALE BASSA TENSIONE – "QGBT"  
FRONTE QUADRO – SITUAZIONE AL 18/05/2015

PRESIDIO OSPEDALIERO "TORINO NORD EMERGENZA SAN GIOVANNI BOSCO"  
PIAZZA DONATORE DEL SANGUE, 3  
TORINO



Rel. Tec. n°

----

Rif. n° offerta

----


N° Foglio

7

Rif. n° commessa

ASLT0004-11



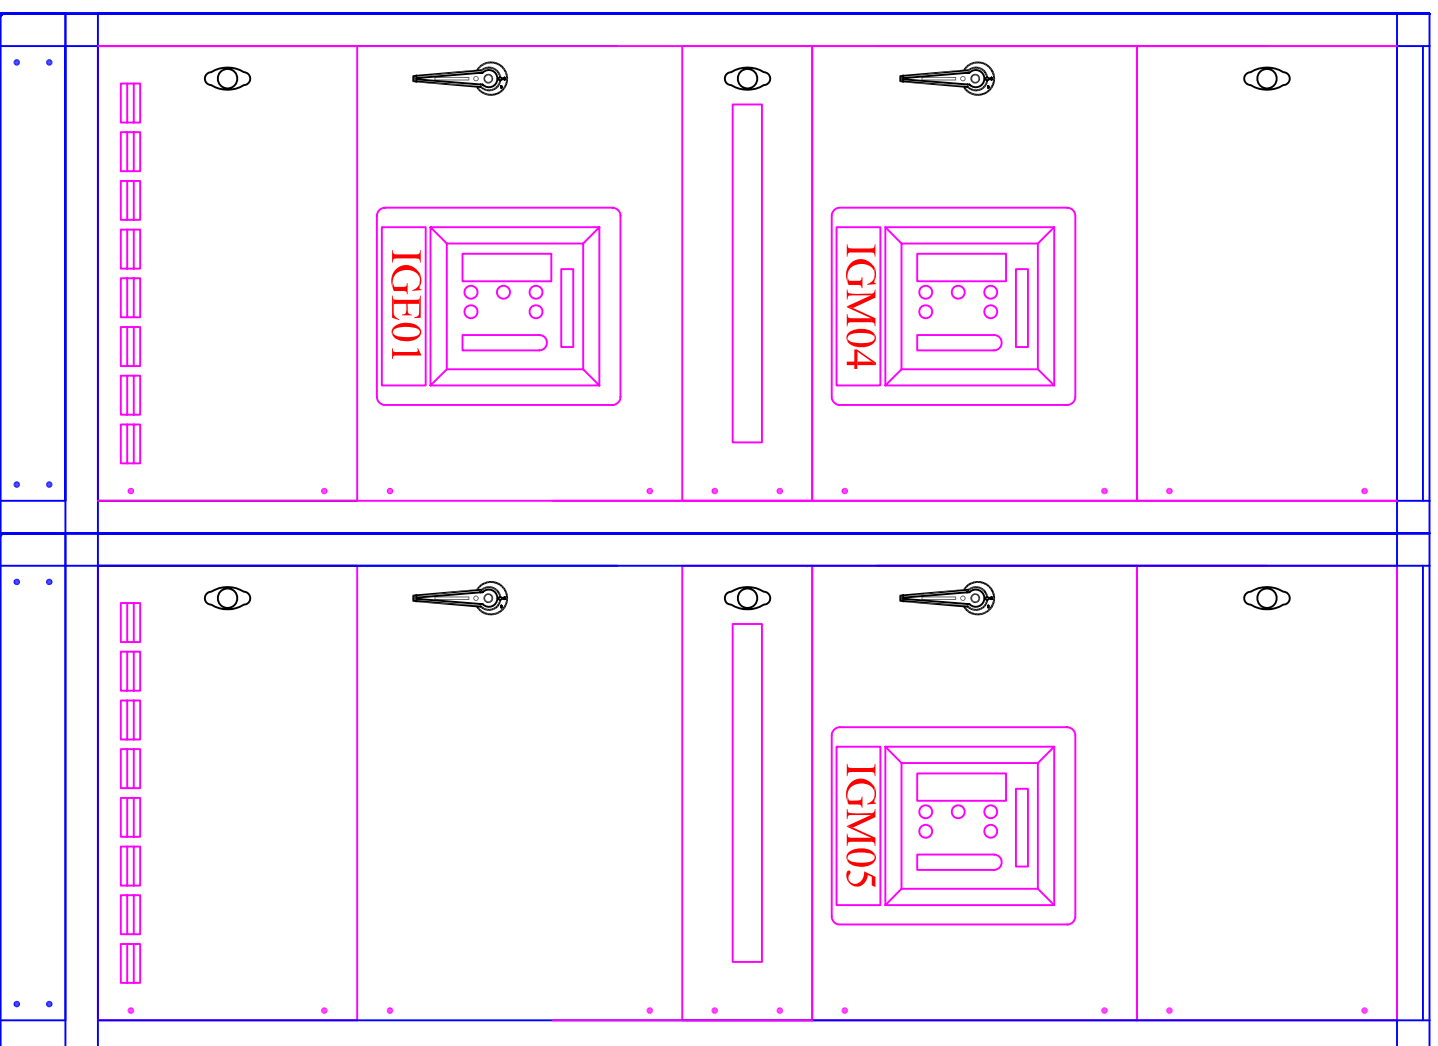


N°	UTENZA
IGM04	CONGIUNTORE
IGM05	ALIM. SECONDARIA SOTTOCABINA NUOVA PIASTRA
IGE01	ARRIVO DA ARMADIO GIUNZIONE G.E.

QUADRO GENERALE BASSA TENSIONE – "QGBT"  
FRONTE QUADRO – SITUAZIONE AL 18/05/2015

PRESIDIO OSPEDALIERO "TORINO NORD EMERGENZA SAN GIOVANNI BOSCO"  
PIAZZA DONATORE DEL SANGUE, 3  
TORINO

QUADRO UPS NUOVO AMPLIAMENTO – "QUNA"  
FRONTE QUADRO – SITUAZIONE AL 18/05/2015

PRESIDIO OSPEDALIERO "TORINO NORD EMERGENZA SAN GIOVANNI BOSCO"  
PIAZZA DONATORE DEL SANGUE, 3  
TORINO

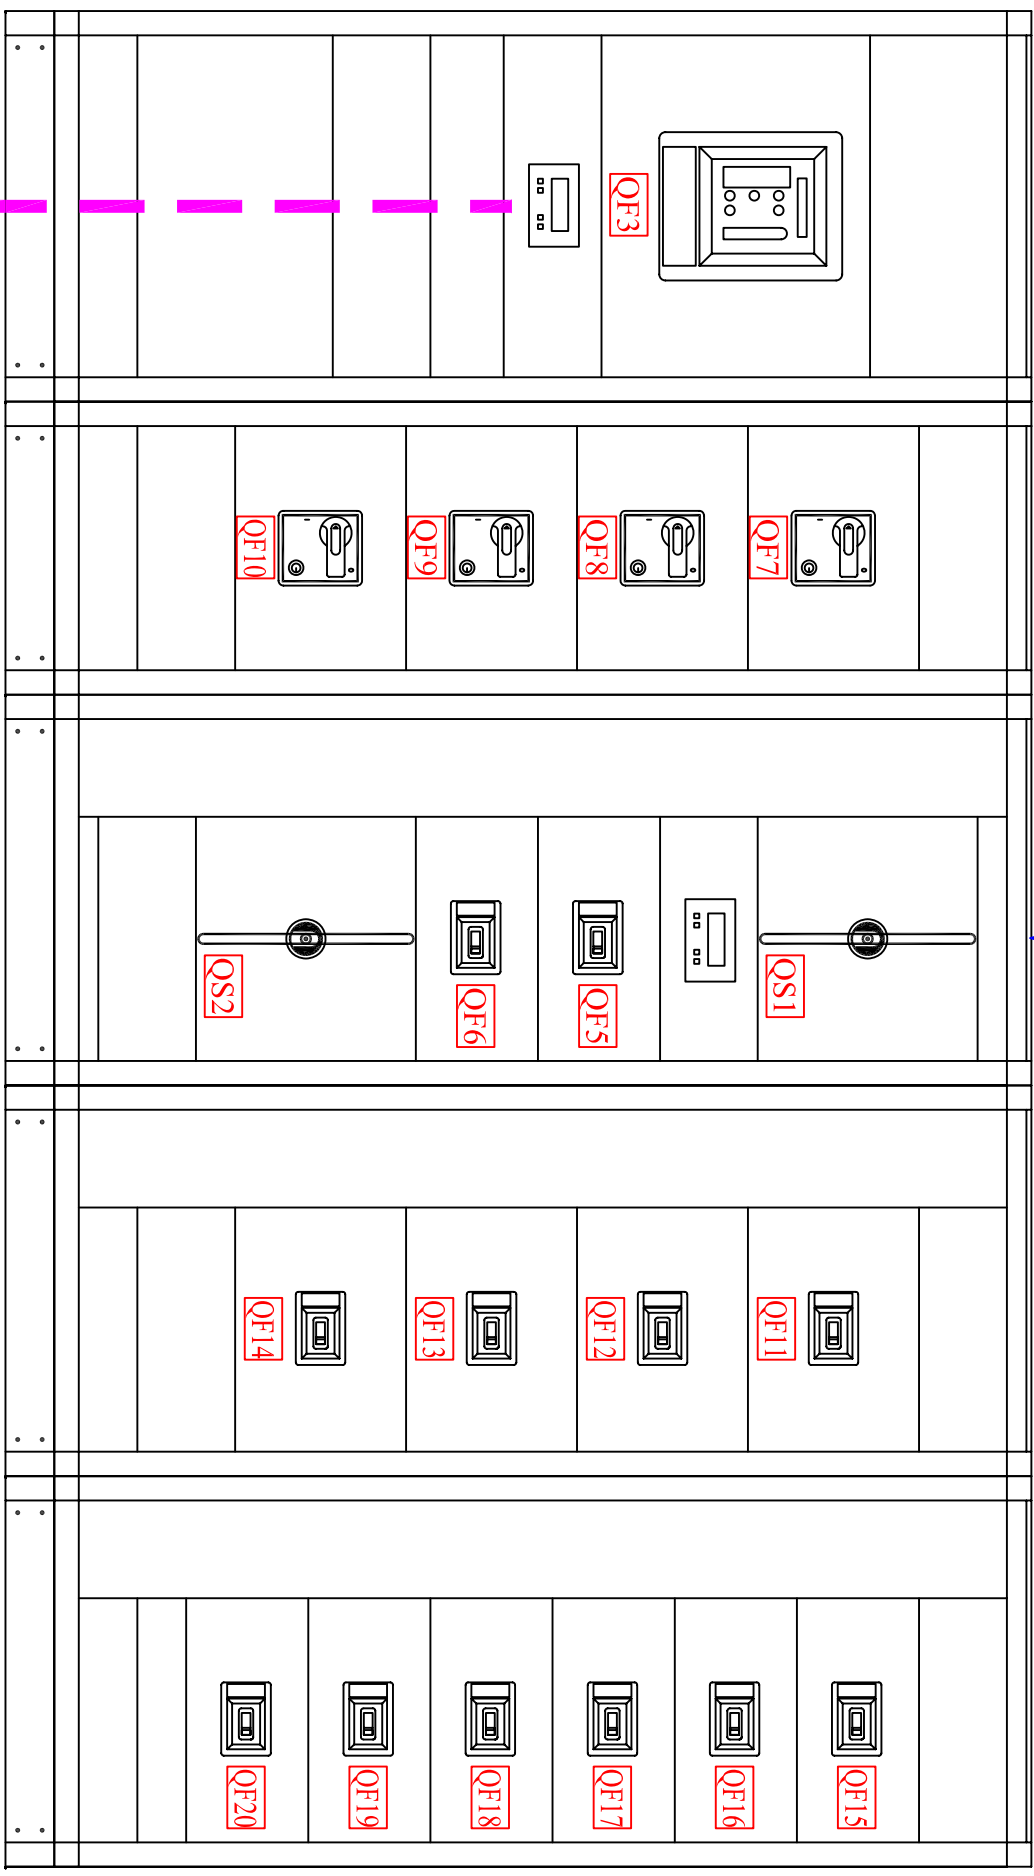


ALIMENTAZIONE DA "QGBT" - UT. IQ03

A "QGNA" (Monte interr. generale)

N°	UTENZA
QS1	Interruttore generale
QS2	Sezionatore di by-pass
QF3	Quadro QGNA
QF5	Riserva
QF6	Alimentazione Quadro CDZ Locale
QF7	Arrivo da UPS
QF8	Arrivo da UPS
QF9	Arrivo da UPS
QF10	Arrivo da UPS
QF11	Alimentazione UPS
QF12	Alimentazione UPS
QF13	Alimentazione UPS
QF14	Alimentazione UPS
QF15	Sala Server
QF16	Riserva
QF17	Riserva
QF18	Riserva
QF19	Riserva
QF20	Riserva

ALIMENTAZIONE DA "QGBT" - UT. IQ01

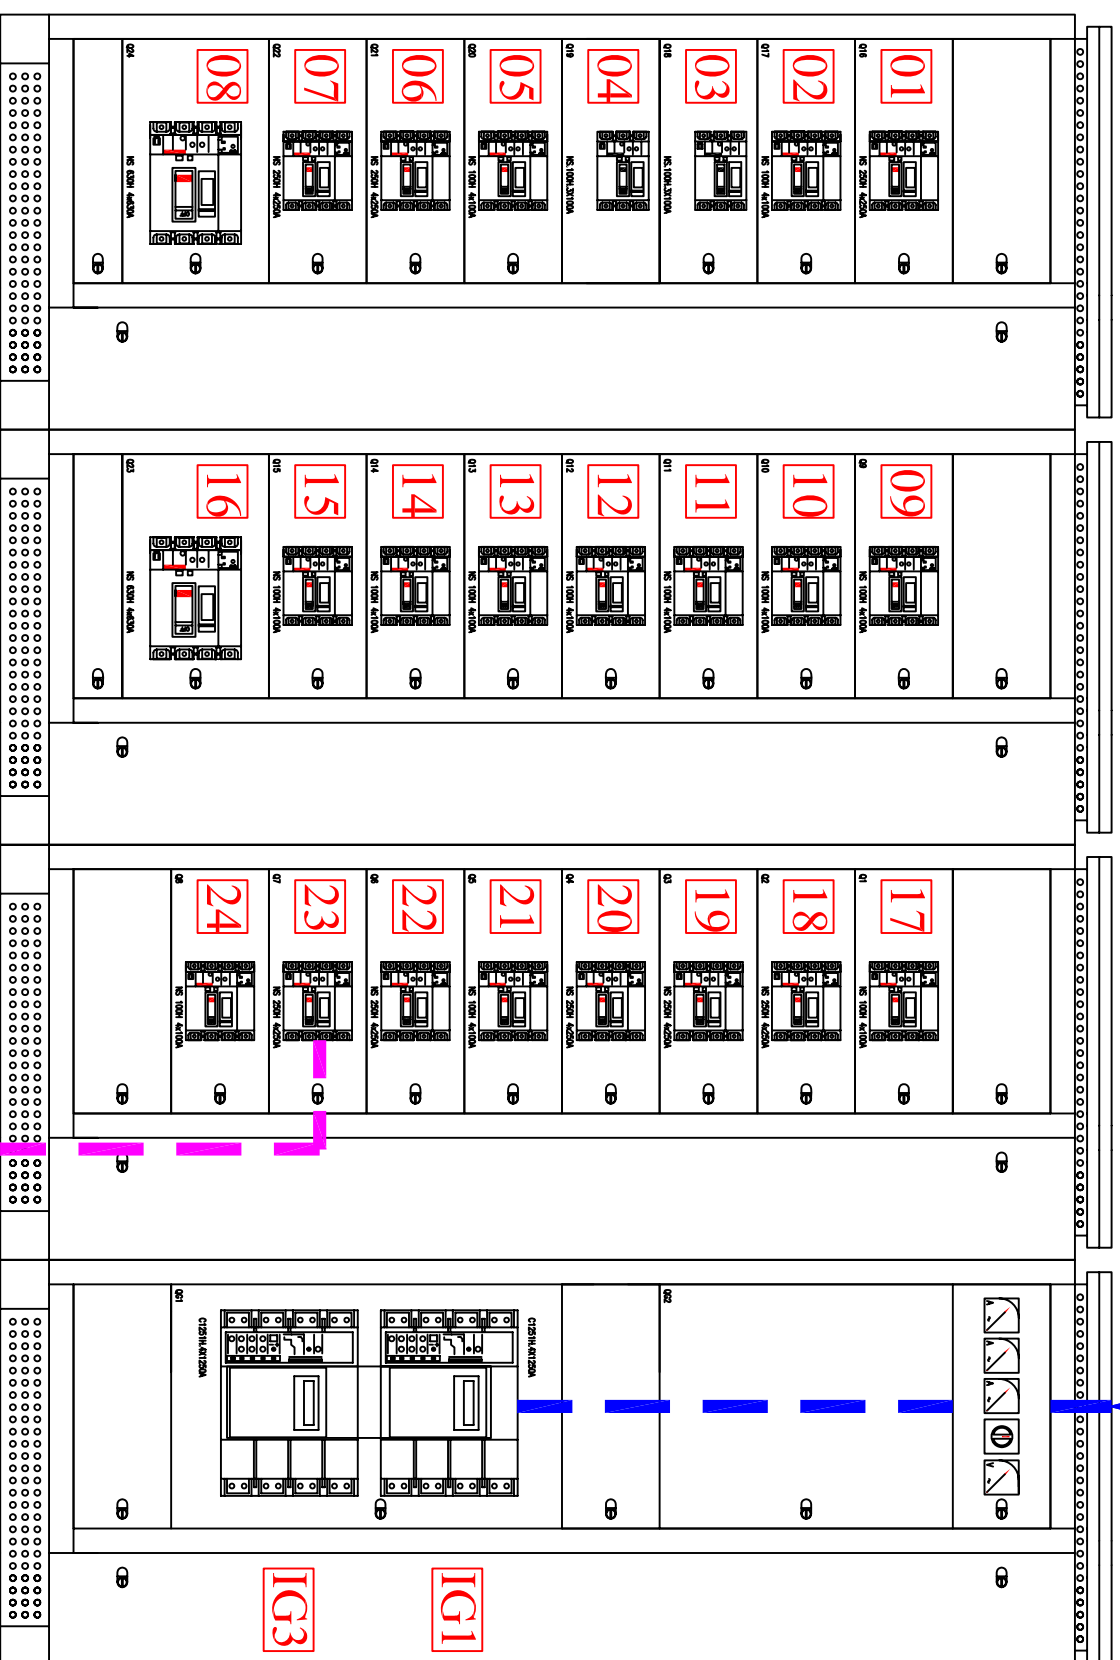


N°	UTENZA
IG1	Interruttore Generale Linea
IG3	Interruttore Generale Linea G.E. ex Mattei
01	7° Piano Corpi "B" e "C"
02	Montalettiche DX
03	Riserva
04	Riserva
05	7° Piano Luce
06	Riserva
07	Piano 4° Corpi "B" e "C"
08	Centrale Termica
09	Riserva
10	Riserva
11	Riserva
12	Riserva
13	Riserva
14	Riserva
15	Riserva
16	Riserva
17	5° Piano Corpo "D"
18	Impianti elevatori centrali pubblico SX
19	Reparto Operatorio 4° Piano
20	Riserva
21	3° Piano Corpo "C"
22	3° Piano Corpo "B"
23	Sottocabina Corpo "D" Colonna Corpo "D"
24	Ascensori Pubblico DX ed SX

A "QSD" Stecca D


QUADRO BT UTENZE PRIVILEGIATE - "QBT1"  
FRONTE QUADRO - SITUAZIONE AL 18/05/2015

PRESIDIO OSPEDALIERO "TORINO NORD EMERGENZA SAN GIOVANNI BOSCO"  
PIAZZA DONATORE DEL SANGUE, 3  
TORINO

ALIMENTAZIONE DA "QGBT" - UT. IQ02

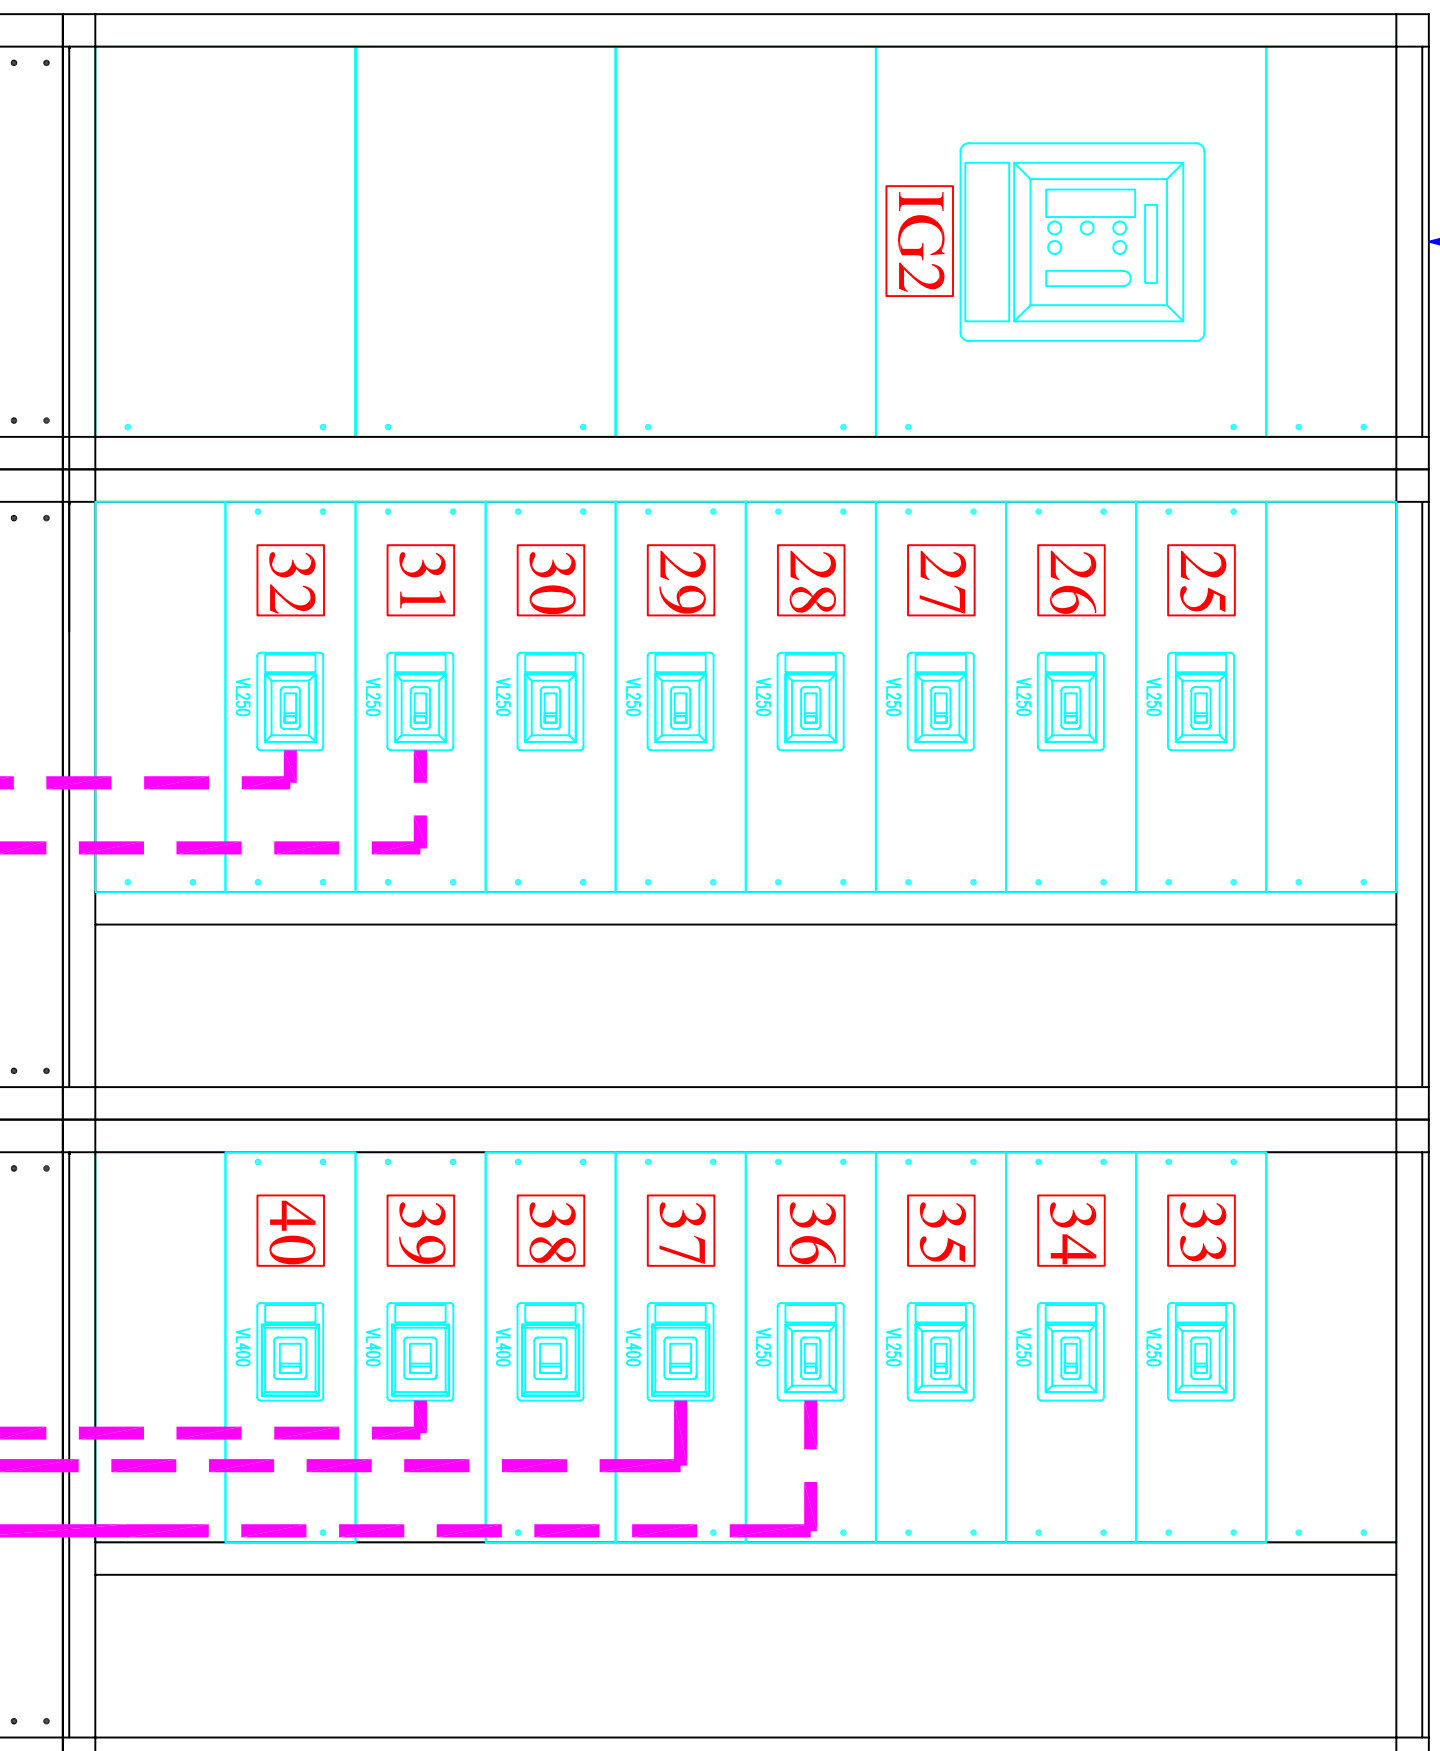


N°	UTENZA
IG2	Interruttore generale
25	Riserva
26	Pompe pressurizzazione acqua sanitaria
27	Riserva
28	Anatomia Patologica 8° Piano Corpo "D"
29	Medicina d'Urgenza
30	Quadro 380 piccole utenze "QPU"
31	Sottocabina Corpo "D" Stecca Corpo "C"
32	Sottocabina Corpo "D" Stecca Corpo "B"
33	Uffici S.C. Tecnico sottopiano Corpo "D"
34	Riserva
35	Riserva
36	Sottocabina Corpo "A" Stecca 1
37	Sottocabina Corpo "E" Stecca 2
38	Riserva
39	Sottocabina Corpo "A" Stecca 2
40	Cucina

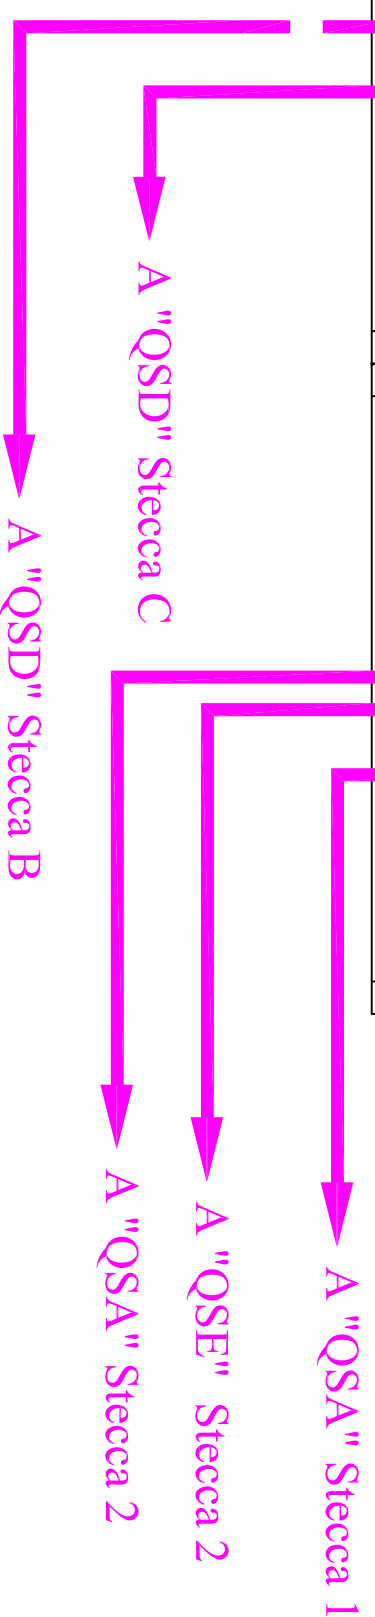

QUADRO BT UTENZE NORMALI – "QBT2"  
FRONTE QUADRO – SITUAZIONE AL 18/05/2015

PRESIDIO OSPEDALIERO "TORINO NORD EMERGENZA SAN GIOVANNI BOSCO"  
PIAZZA DONATORE DEL SANGUE, 3  
TORINO



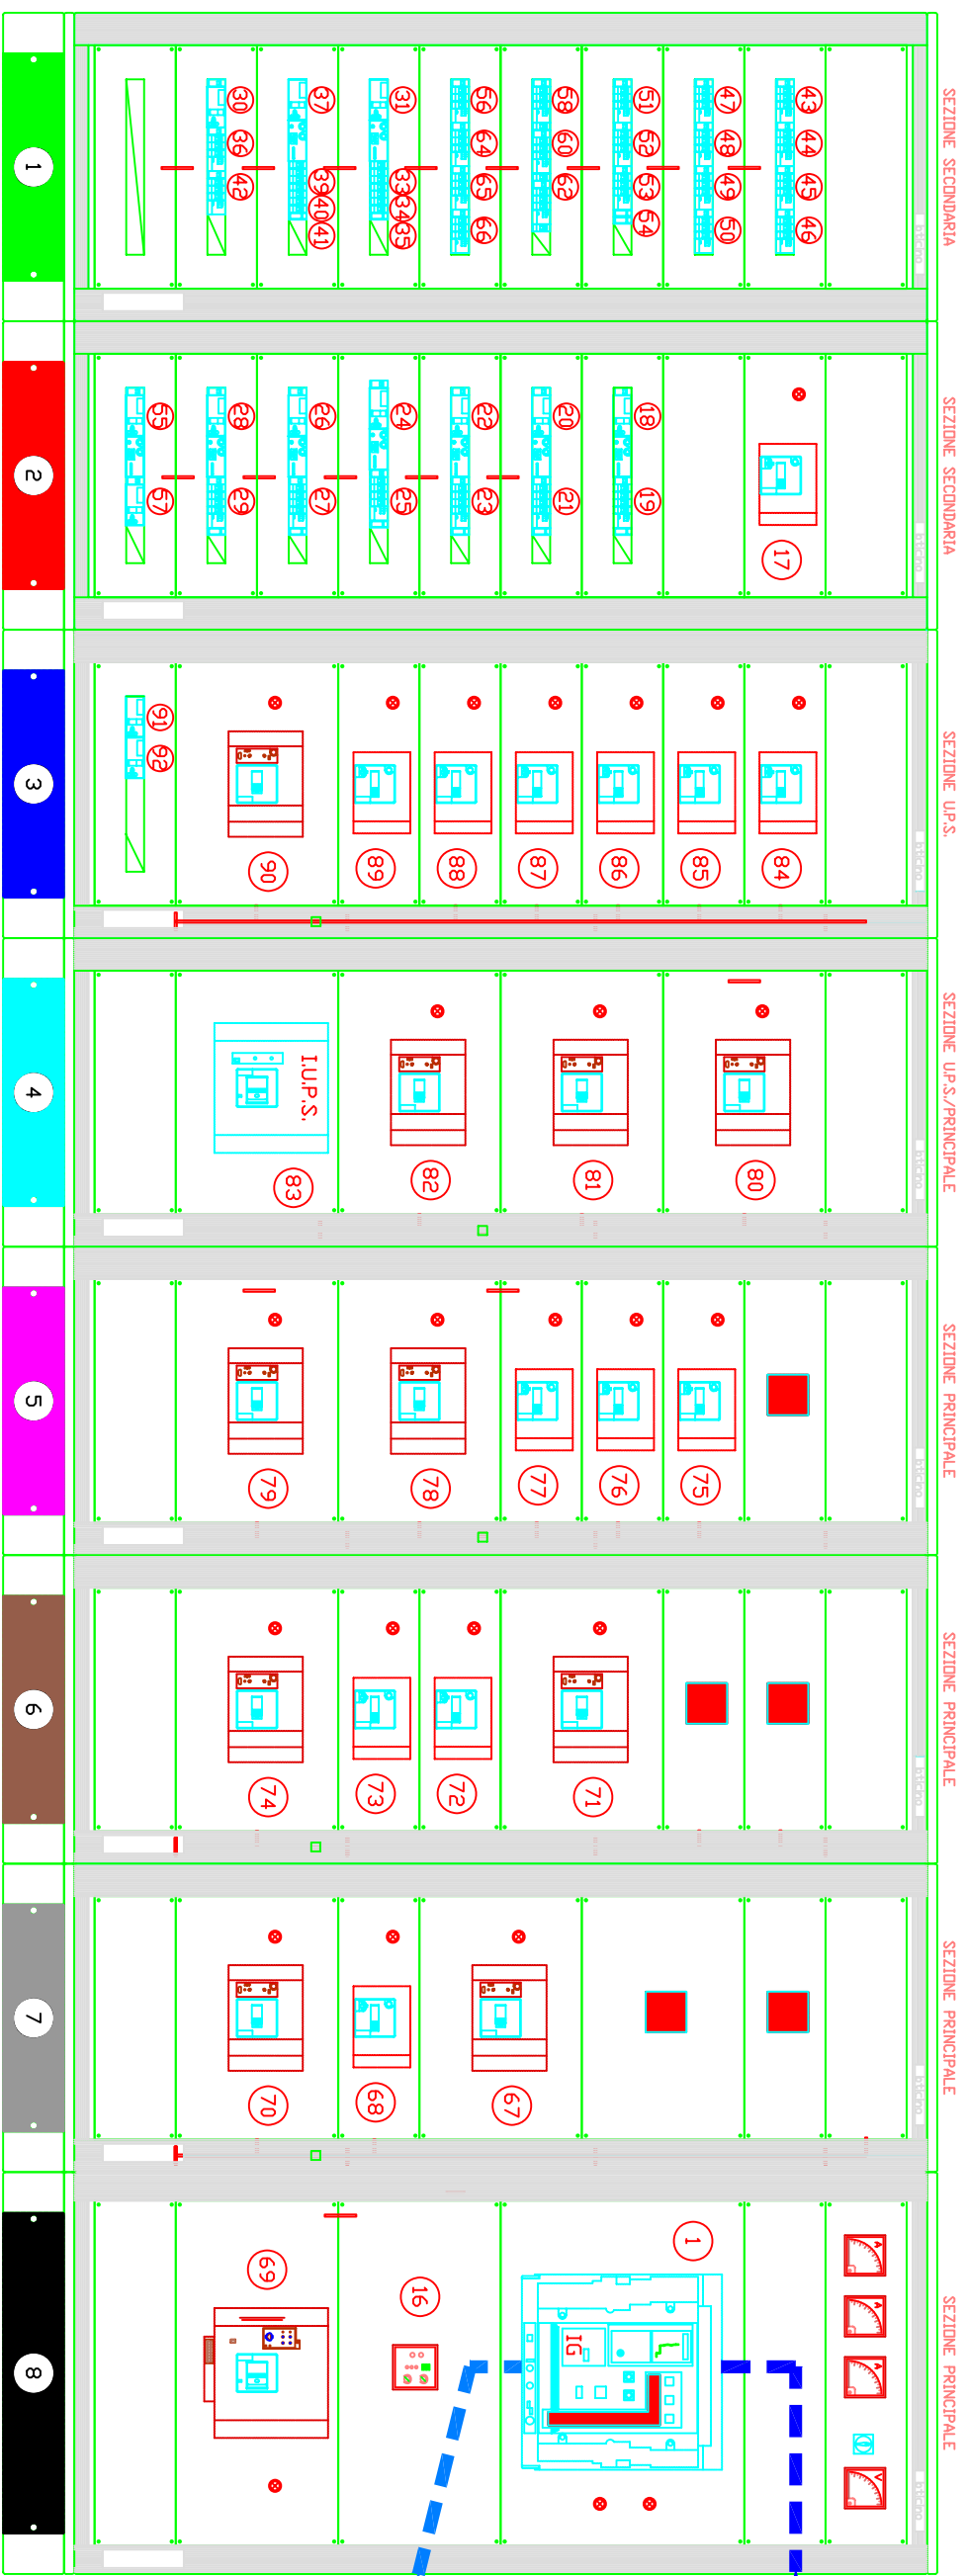


N°	UTENZA	N°	UTENZA	N°	UTENZA
1	INTERUTTORE GENERALE QUADRO	90	Q4D PIANO QUARTO	50	SBARCO MONTACARICHI MC1
16	RELE' DIFFERENZIALE	91	LABORATORIO ANALISI E SERRANDE	51	SBARCO MONTACARICHI MC2
69	QOR.F PIANO TERRA RX	92	FARMACIA	52	SCALA ESTERNA
67	QIL.F PIANO INTERRATO	17	LIMITATORE	53	LUCE LOCALE QG
68	QIST.F SOTTOCENTRALE TERMICA	18	F.M. QAS1	54	EMERGENZA LOCALE QG
70	QOPS PIANO TERRA PRONTO SOCCORSO	19	LUCE QAS1	58	LUCE ESTERNA 1
71	QIE.F PIANO PRIMO EMO	20	F.M. QAS2	60	LUCE ESTERNA 2
72	QIG0.F PIANO PRIMO CAMERA OPERATORIA	21	LUCE QAS2	62	LUCE ESTERNA 3
73	Q2FST PIANO SECONDO STERILIZZAZIONE	22	F.M. QAS3	56	OROLOGIO PILOTA LOCALE QG
74	QCTA.F PIANO SECONDO SALA MACCHINE	23	LUCE QAS3	64	TRASFORMATORE 220/110
75	Q3A.F PIANO TERZO AMBULATORI	24	F.M. QAS4	65	RISERVA
76	Q3C.F PIANO TERZO CARDIOLOGIA	25	LUCE QAS4	66	CDZ UPS
77	Q3T.F PIANO TERZO RIANIMAZIONE	26	F.M. QMC1	31	GENERALE SCALA S1
78	Q4D.F PIANO QUARTO DIALISI	27	LUCE QMC1	33	LUCE 1 SCALA S1
79	QCVT	28	F.M. QMC2	34	LUCE 2 SCALA S1
80	GRUPPO STATICO QGST UPS1	29	LUCE QMC2	35	EMERGENZA SCALA S1
81	GRUPPO STATICO QSGT UPS2	55	V22 LOCALE QG	37	GENERALE SCALA S2
82	QS2 A,B	57	GRUPPO PRESE	39	LUCE 1 SCALA S2
83	SEZIONATORE GENERALE SEZIONE UPS	43	FILTRO S1	40	LUCE 2 SCALA S2
84	QIL PIANO INTERRATO	44	FILTRO S2	41	EMERGENZA SCALA S2
85	QOPS PIANO TERRA	45	FILTRO S3	30	QOP LUCE
86	QIG0 PIANO PRIMO CAMERE OPERATORIE	46	SBARCO ASCENSORE ASI	36	PRESE SCALA S1
87	QIE PIANO PRIMO EMO	47	SBARCO ASCENSORE AS2	42	PRESE SCALA S2
88	Q3C PIANO TERZO CARDIOLOGIA	48	SBARCO ASCENSORE AS3		
89	Q3T PIANO TERZO RIANIMAZIONE	49	SBARCO ASCENSORE AS4		

QUADRO GENERALE NUOVO AMPLIAMENTO - "QGNA"  
FRONTE QUADRO - SITUAZIONE AL 18/05/2015

PRESIDIO OSPEDALIERO "TORINO NORD EMERGENZA SAN GIOVANNI BOSCO"  
PIAZZA DONATORE DEL SANGUE, 3  
TORINO



ALIMENTAZIONE DA "QGBT" - UT. IGM05

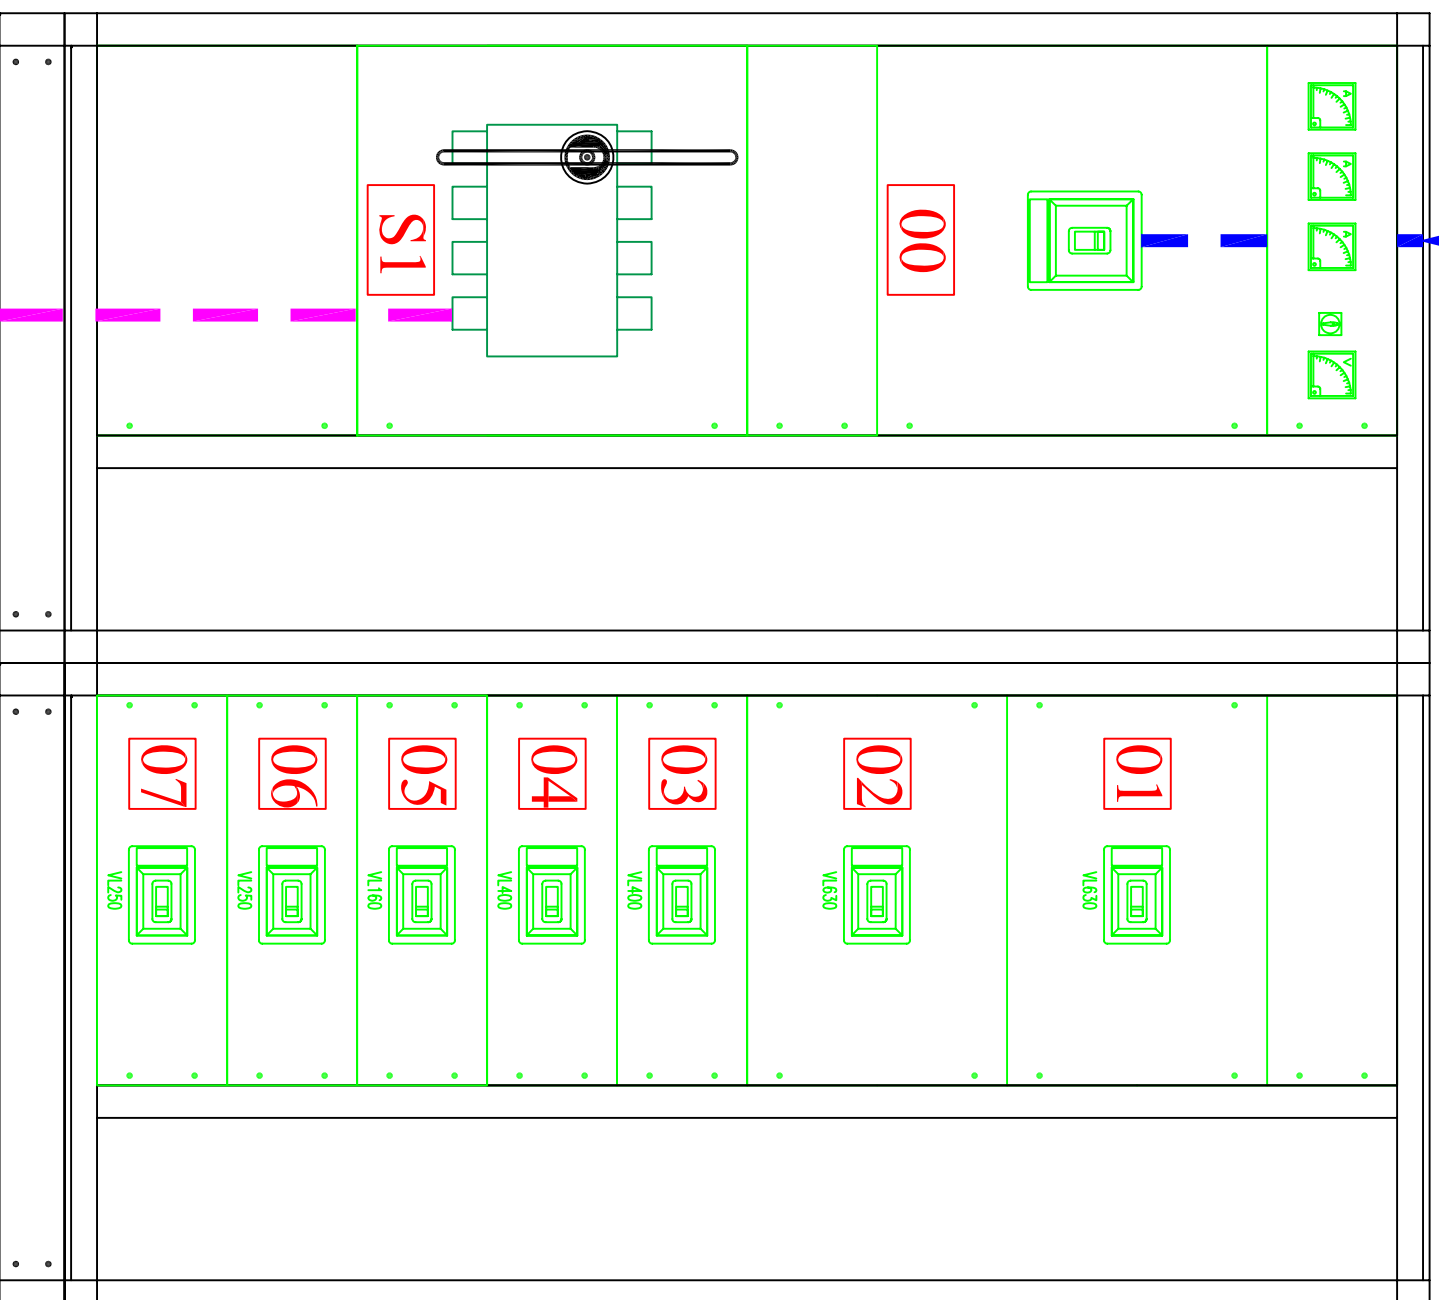

A "QGNA" (Valle interr. generale)


N°	UTENZA
00	Interruttore generale
S1	Quadro sottocabina nuovo ampliamento
01	Riserva
02	Riserva
03	Riserva
04	Riserva
05	Impianto Sprinkler
06	Quadro QIF1.F
07	Riserva
---	-

QUADRO ALIM. QUADRO NUOVO AMPLIAMENTO - "QRSC"  
FRONTE QUADRO - SITUAZIONE AL 18/05/2015

PRESIDIO OSPEDALIERO "TORINO NORD EMERGENZA SAN GIOVANNI BOSCO"  
PIAZZA DONATORE DEL SANGUE, 3  
TORINO

ALIMENTAZIONE DA "QBT2" - UT. 36

ALIMENTAZIONE DA "QBT2" - UT. 39

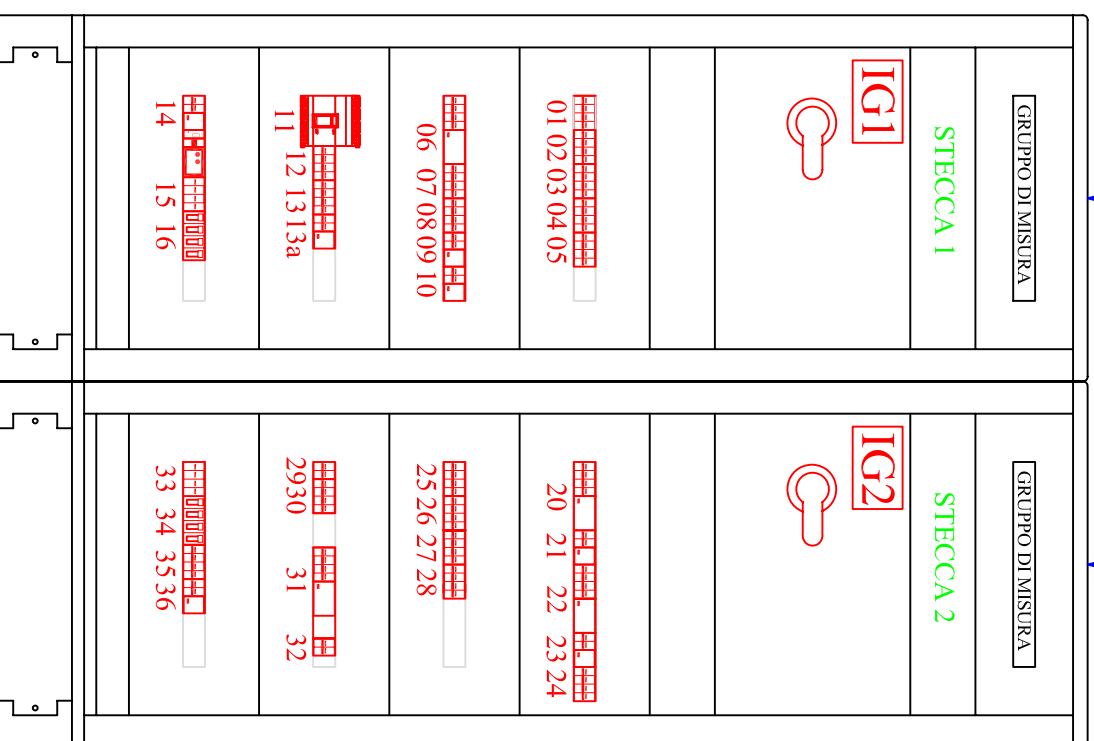

N°	UTENZA	N°	UTENZA
IG1	Sezionatore Generale	IG2	Sezionatore Generale
01	Riserva	20	Forza Ascensore
02	Riserva	21	Luce Ascensore
03	Linea Luce Piano Terra Corpo "A"	22	Forza Montafereetri
04	Linea Forza Piano Terra Coprpo "A"	23	Luce Montafereetri
05	Riserva	24	CDZ Psichiatria
06	Riserva	25	Alimentazione 1 Centrale Telefonica
07	Riserva	26	Alimentazione 2 Centrale Telefonica
08	Riserva	27	Centrale Antincendio e Luce/Forza Sottocabina Corpo "A"
09	Punto Giallo	28	Banca Piano Terra
10	Luce Scale Corpo "A"	29	Metadone
11	Riserva	30	Spogliatoio infermieri
12	Linea 1° Piano Psichiatria	31	Luci Esterne Ingresso Principale
13	Linea 1° Piano Servizi	32	Geriatrics
13a	Server All System	33	Scaricatori di tensione
14	Luce Cortile interrato tra Corpo "A" e nuovo ampliamento	34	Fusibili per Scaricatori di Tensione
15	Scaricatori di Tensione	35	Quadro Portineria
16	Fusibili per Scaricatori di Tensione	36	Luce Seminterrato


FRONTE QUADRO SOTTOCABINA CORPO A - "QSA"

QUADRO "DI PIEDE" CORPO A - QSA  
FRONTE QUADRO - SITUAZIONE AL 18/05/2015

PRESIDIO OSPEDALIERO "TORINO NORD EMERGENZA SAN GIOVANNI BOSCO"  
PIAZZA DONATORE DEL SANGUE, 3  
TORINO

ALIMENTAZIONE DA "QBT2" - UT. 32

ALIMENTAZIONE DA "QBT2" - UT. 31

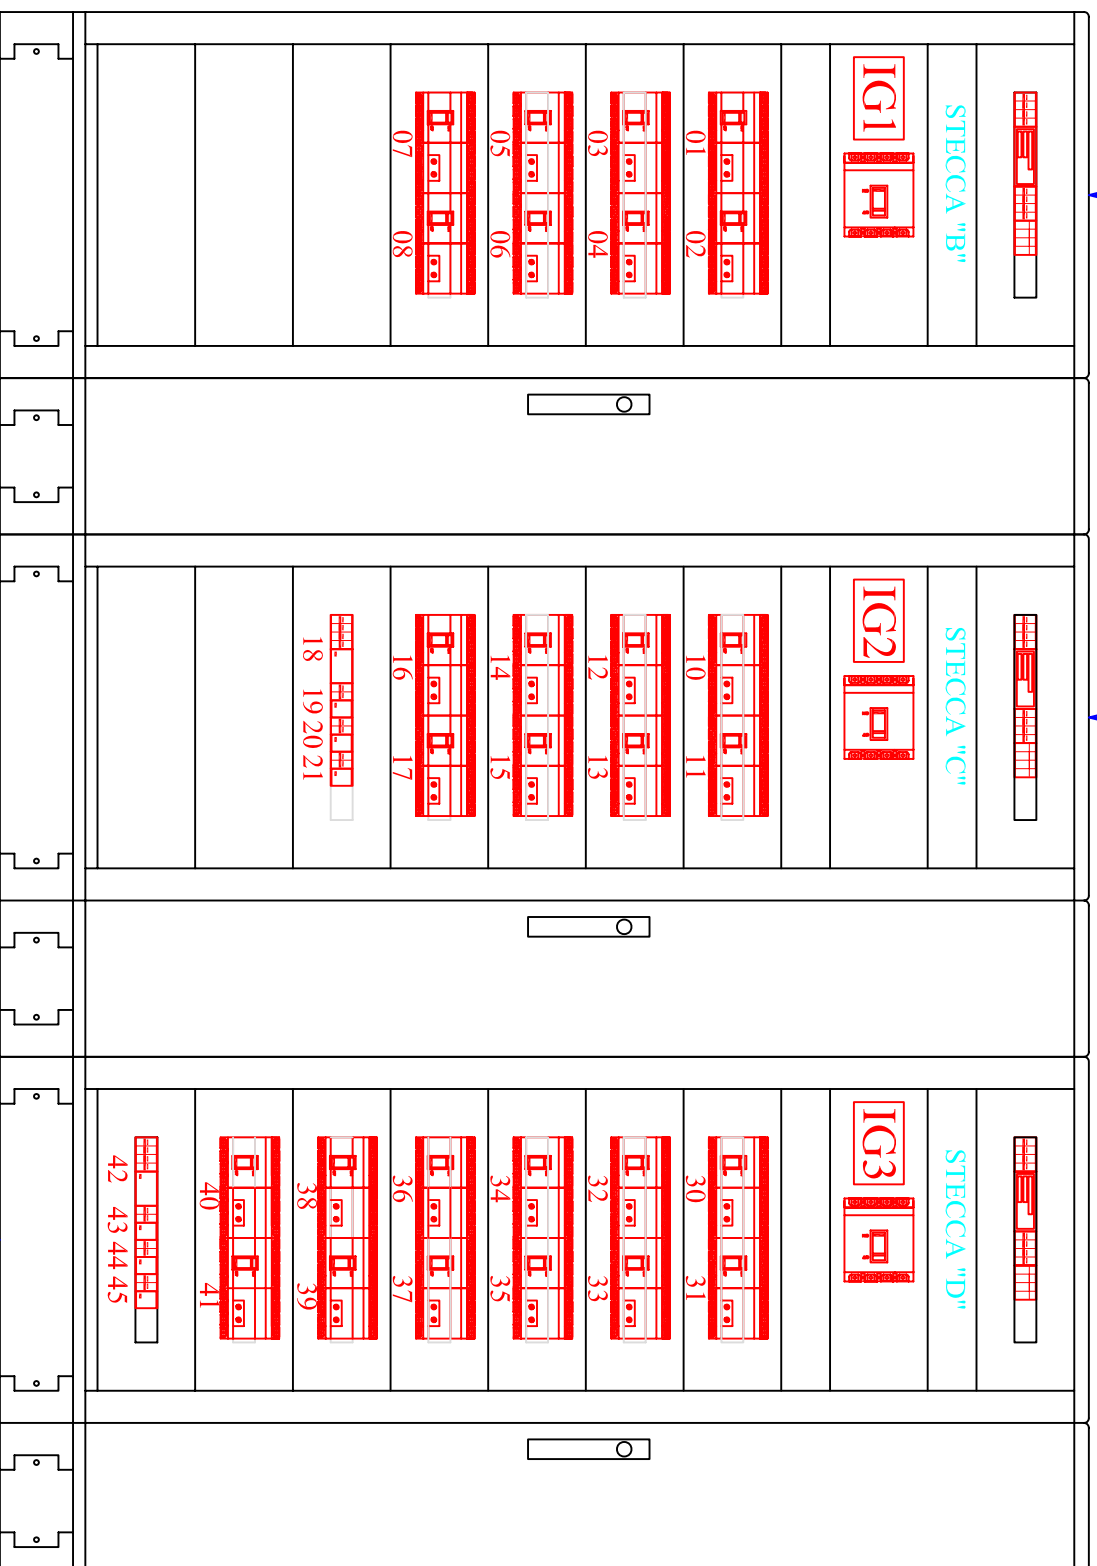

ALIMENTAZIONE DA "QBT1" - UT. 23


N°	UTENZA
IG1	Interruttore Generale Colonna Corpo "B"
01	Ambulatorio Urologia 1° Piano
02	2° Piano Corpo "B"
03	6° Piano Corpo "B"
04	5° Piano Corpo "B"
05	8° Piano Corpo "B"
06	Riserva
07	Riserva
08	Riserva
IG2	Interruttore Generale Colonna Corpo "C "
10	Piano Terra Corpo "C"
11	Piano Terra Ascensori Cucina
12	1° Piano Corpo "C"
13	2° Piano Corpo "C"
14	5° Piano Corpo "C" Cantiere
15	6° Piano Corpo "C"
16	Montabidoni Sporco Corpo "C"
17	8° Piano Corpo "C"
18	Riserva
19	Faretti e sensori interrato
20	Riserva
21	Riserva
IG3	Interruttore Generale Colonna Corpo "D"
30	Colonna Quadri Dati piani da 1 a 8
31	Riserva
32	Riserva
33	Riserva
34	7° Piano Corpo "D"
35	Riserva
36	6° Piano Corpo "D"
37	Lavatrici
38	Chiesa
39	Primario Trasn. 380/220 8° Piano Corpo "D"
40	UTA Ufficio tecnico
41	Secondario Trasn. 380/220 8° Piano Corpo "D"
42	Luce/Forza Sottopiano
43	Luce Ascensori Pubblico
44	Luce Locali Macchina Ascensori e Cabina
45	Luce Locali Macchina Ascensori a Chiave e Magazzino

QUADRO "DI PIEDE" CORPO D - QSD  
FRONTE QUADRO - SITUAZIONE AL 18/05/2015

PRESIDIO OSPEDALIERO "TORINO NORD EMERGENZA SAN GIOVANNI BOSCO"  
PIAZZA DONATORE DEL SANGUE, 3  
TORINO



**ALIMENTAZIONE DA "QBT2" - UT. 37**

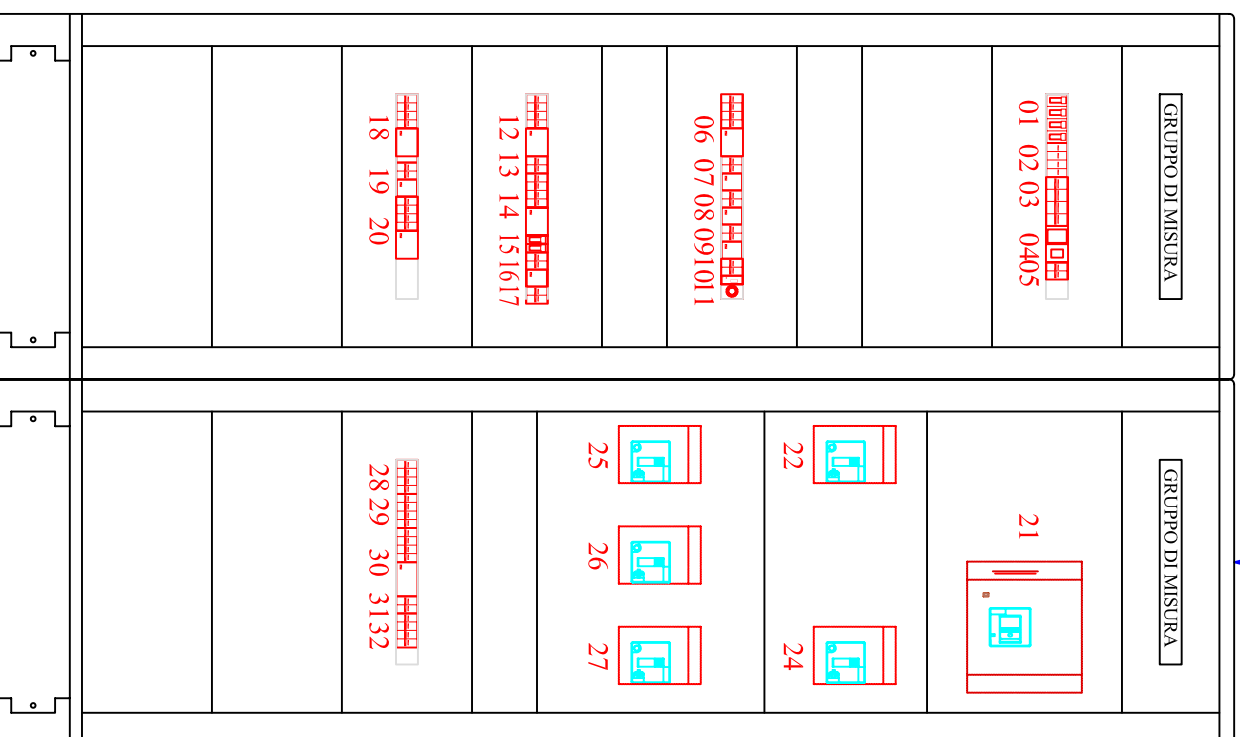


N°	STECCA 1	N°	STECCA 2
01	Fusibili per Scaricatori di Tensione	21	Sezionatore Generale
02	Scaricatori di Tensione	22	Alimentazione Stecca 2
03	Generale Stecca 2	23	Vuoto
04	Crepuscolare Luci Cortile+ Teleruttore	24	Prese CEE corridoio U.T. e Locale Inverter
05	Luce Filtro Piano Terra	25	Alimentazione Camere Mortuarie
06	Luce Cortile (Rampe)	26	Alimentazione Quadro Sottopiano Corridoio U.T.
07	Luce Cabina	27	Presse CEE 63A Locale CDZ Inverter
08	Luce Intercapedine	28	Quadro Camere Mortuarie Aspiratori
09	Luce Generale Scala Medici	29	Riserva ???
10	Luce Emergenza Scala Medici	30	FM Ascensore Scala Medici
11	Orologio Luce Scala Medici (Notturna)	31	Controllo accessi sbarrata antistante camere mortuarie
12	Celle Frigo Camere Mortuarie	32	Colonnina esterna Prese Ambulanze
13	Riserva		
14	Insegna Principale Ospedale (tetto)		
15	Luce Ascensori		
16	Luce Corridoio Interrato		
17	Luce Emergenza Corridoio Interrato		
18	Alimentazione Quadro Luce Cunicoli		
19	Luce Ascensore Medici		
20	Prese Cabina		

FRONTE QUADRO SOTTOCABINA CORPO E - "QSE"

QUADRO "DI PIEDE" CORPO E - QSE  
FRONTE QUADRO - SITUAZIONE AL 18/05/2015

PRESIDIO OSPEDALIERO "TORINO NORD EMERGENZA SAN GIOVANNI BOSCO"  
PIAZZA DONATORE DEL SANGUE, 3  
TORINO

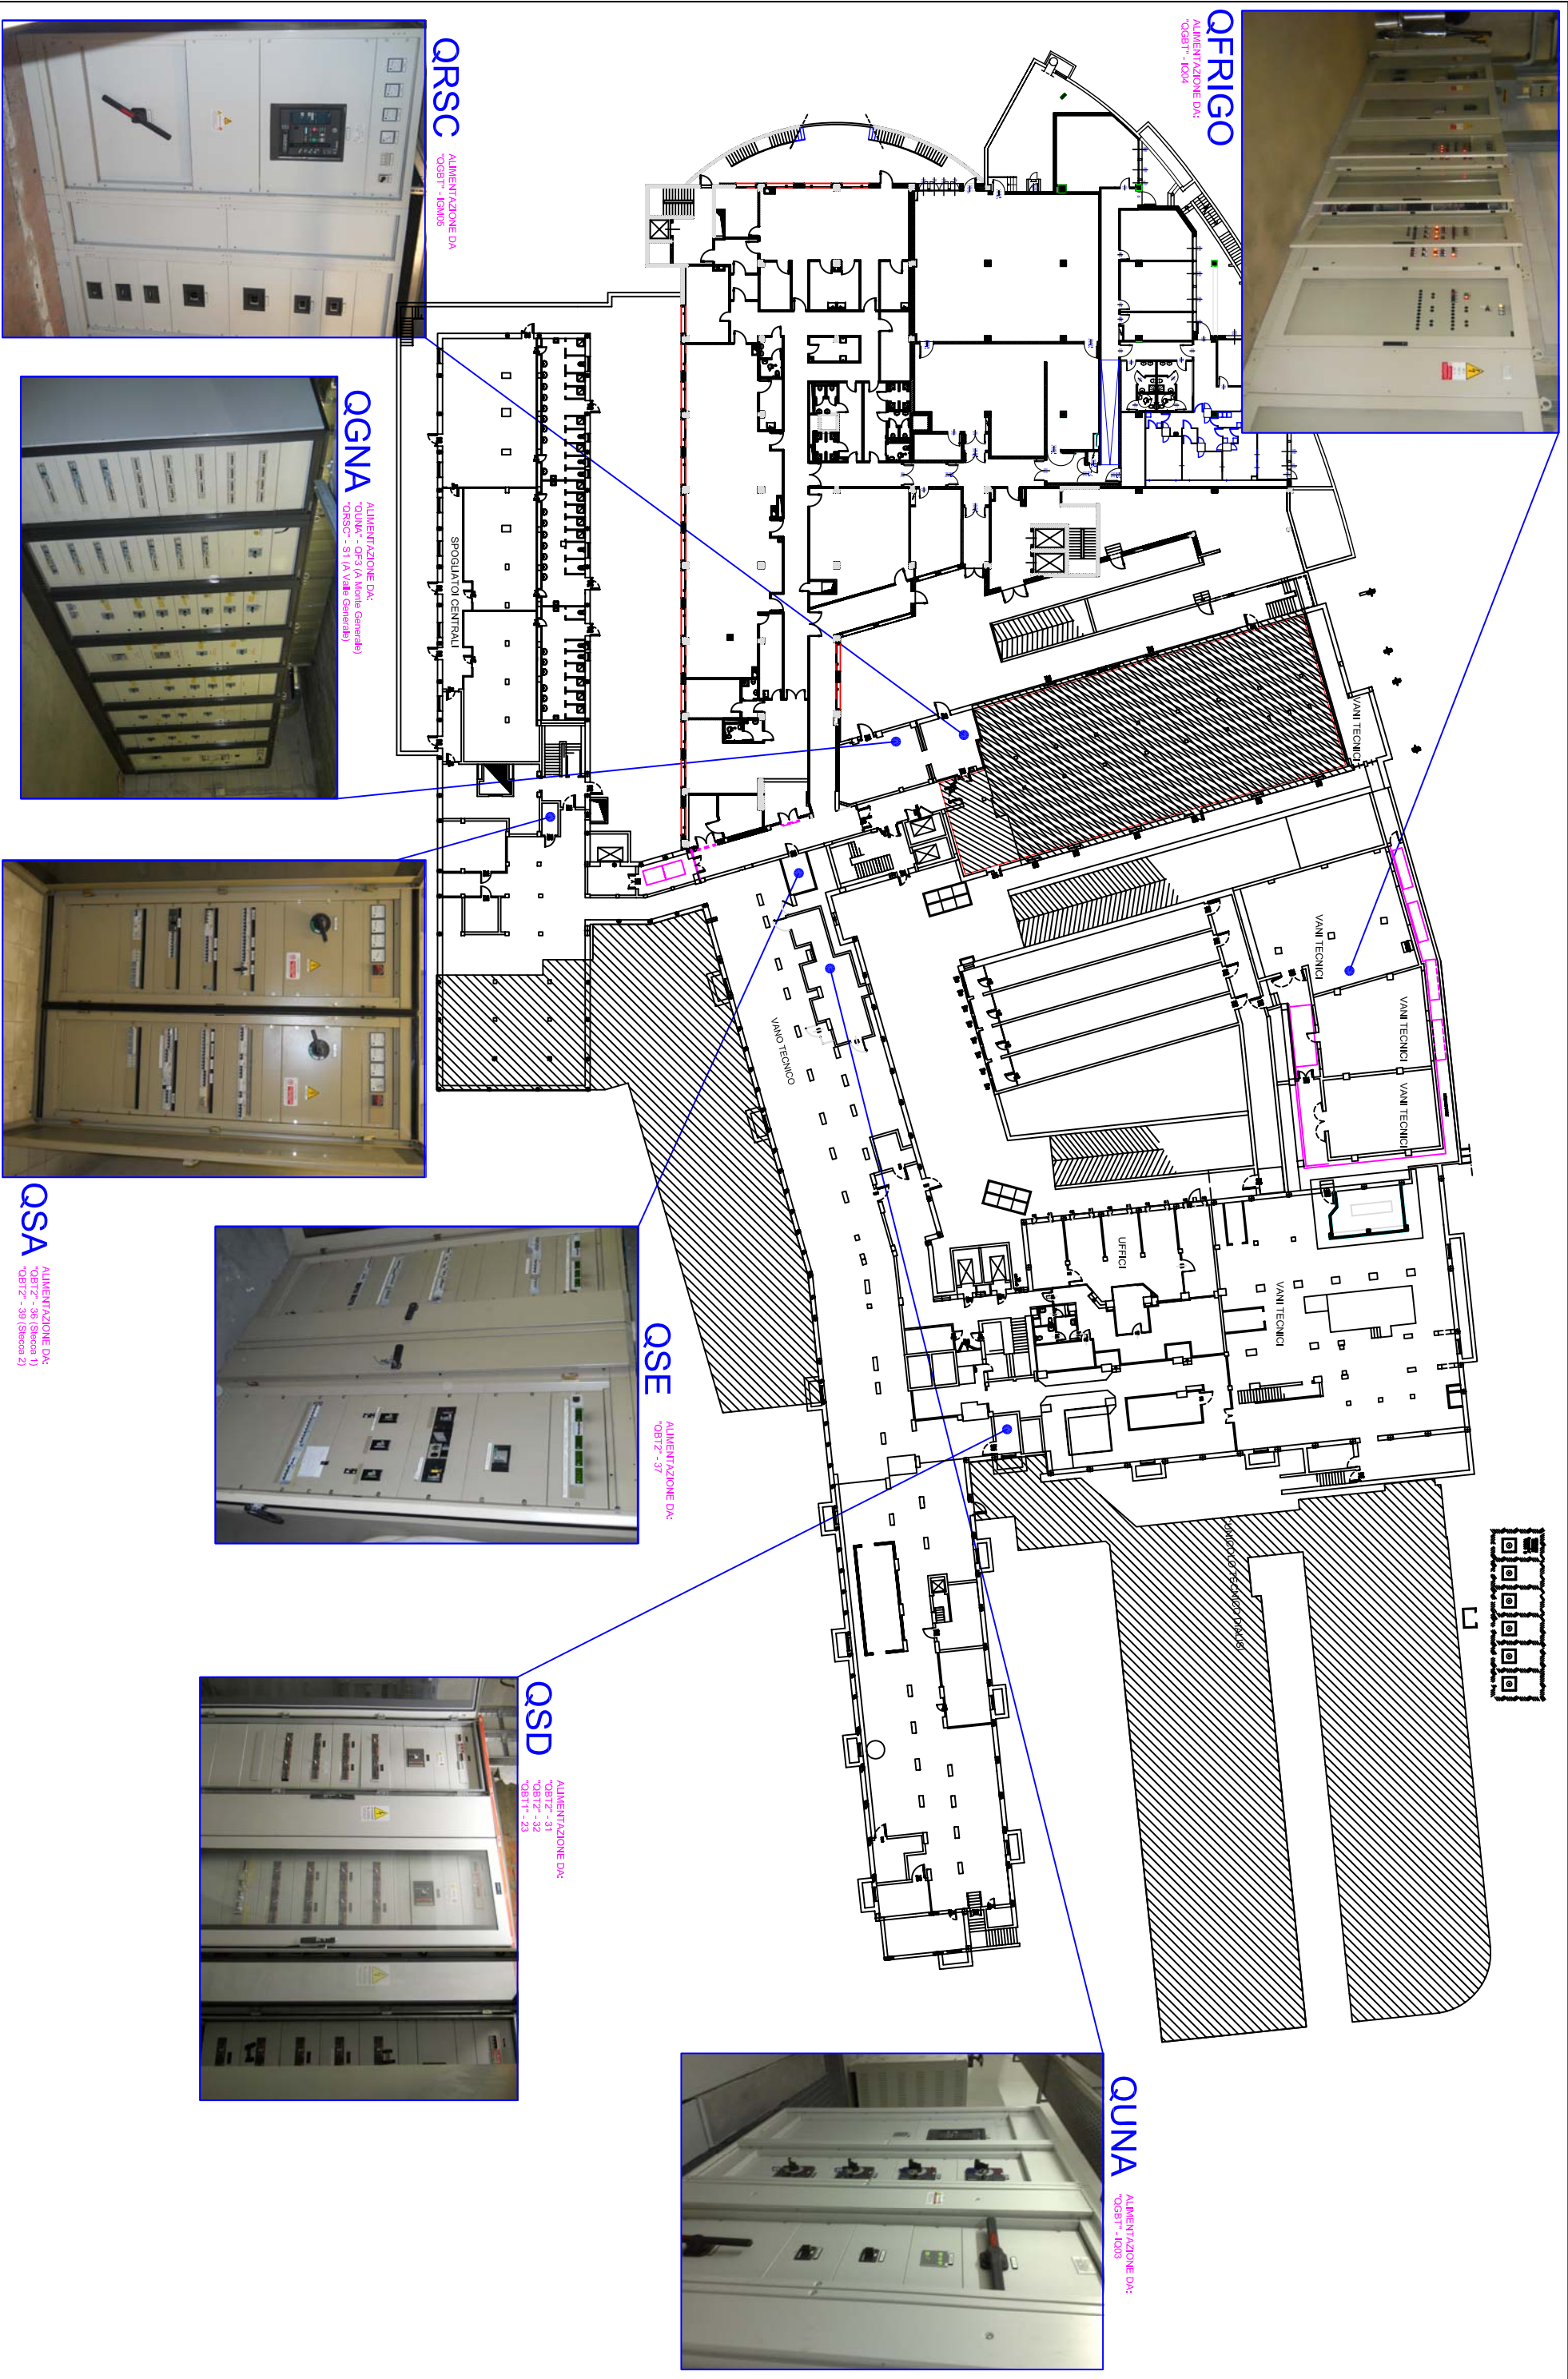

UBICAZIONE QUADRI "DI PIEDE"  
 PIANO INTERRATO - SITUAZIONE AL 18/05/2015

PRESIDIO OSPEDALIERO "TORINO NORD EMERGENZA SAN GIOVANNI BOSCO"  
 PIAZZA DONATORE DEL SANGUE, 3  
 TORINO




Rel. Tec. n°	N° Pagina
---	1 7
Rif. n° offerta	Rif. n° commessa
---	ASLT0004-11

UBICAZIONE QUADRI ELETTRICI PRINCIPALI  
PIANO INTERRATO – SITUAZIONE AL 18/05/2015

PRESIDIO OSPEDALIERO "TORINO NORD EMERGENZA SAN GIOVANNI BOSCO"  
PIAZZA DONATORE DEL SANGUE, 3  
TORINO



Rel. Tec. n°	N° Pagina
---	18
Rif. n° offerta	Rif. n° commessa
---	ASLT0004-11

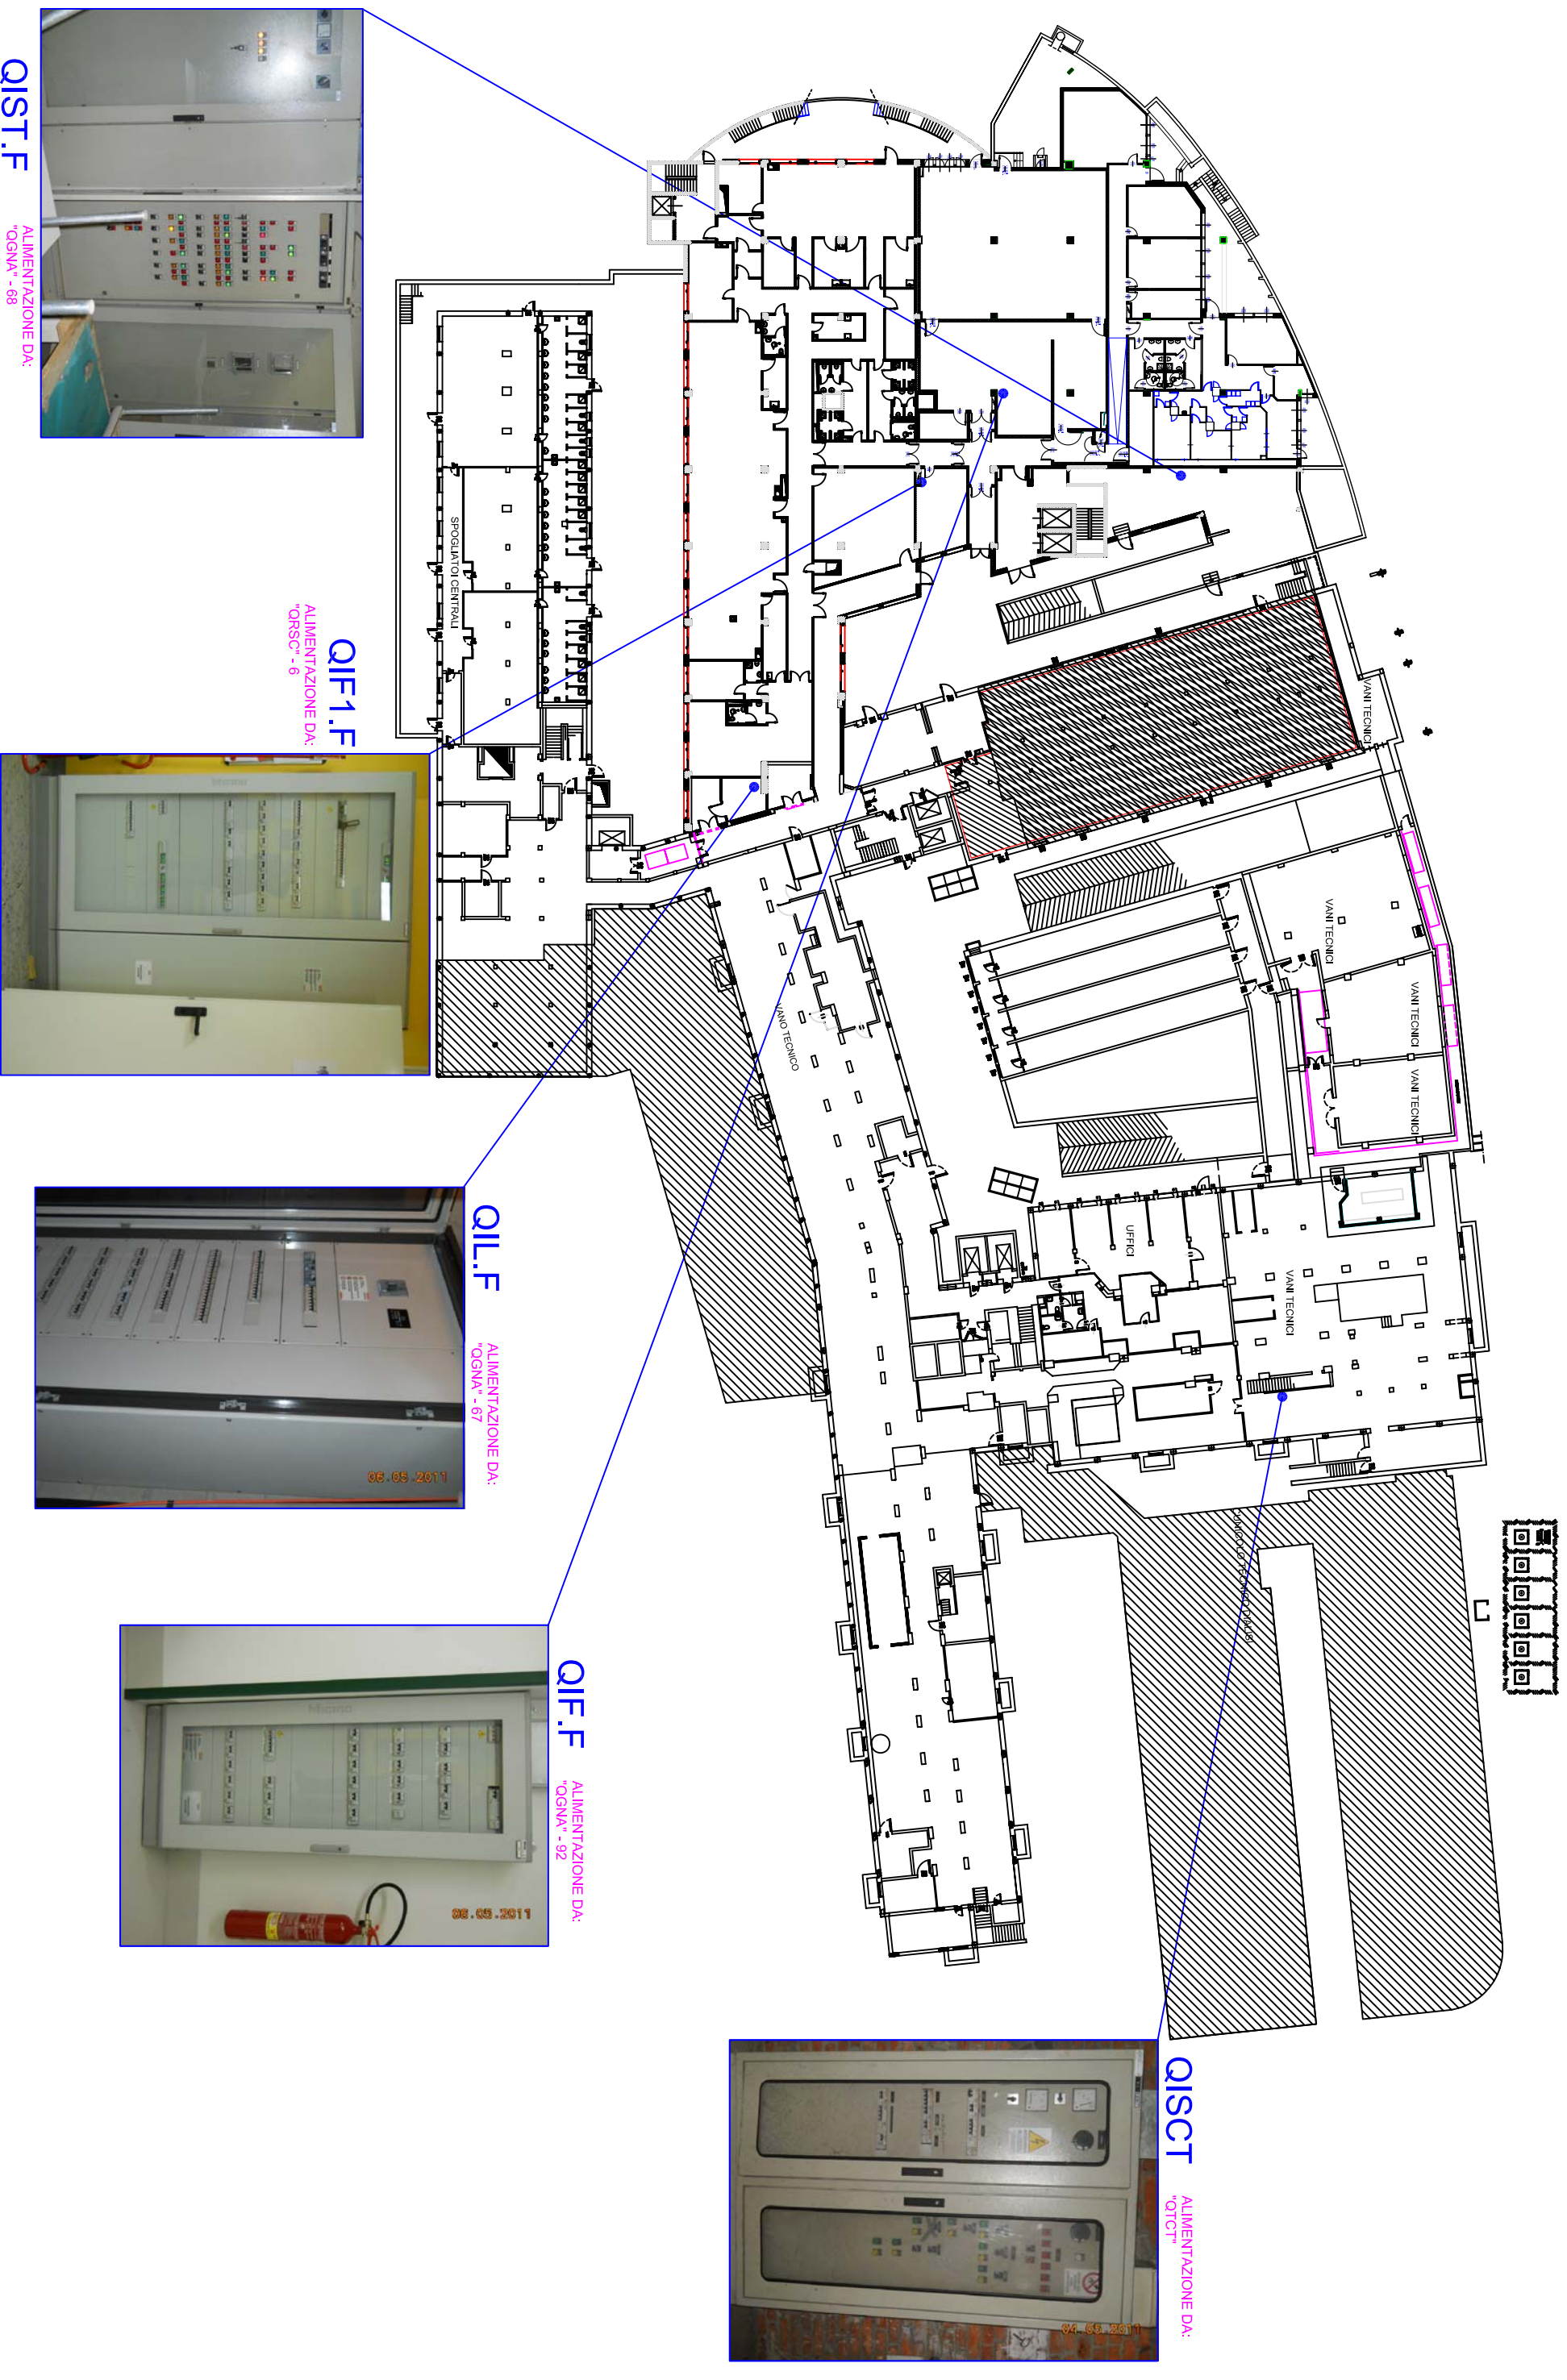

**QIST.F**

ALIMENTAZIONE DA:  
"OGNA" - 68



**QIF1.F**

ALIMENTAZIONE DA:  
"ORSO" - 6



**QIL.F**

ALIMENTAZIONE DA:  
"OGNA" - 67



**QIF.F**

ALIMENTAZIONE DA:  
"OGNA" - 92



**QISCT**

ALIMENTAZIONE DA:  
"OTCT"

UBICAZIONE QUADRI ELETTRICI PRINCIPALI  
 PIANO TERRA – SITUAZIONE AL 18/05/2015

PRESIDIO OSPEDALIERO "TORINO NORD EMERGENZA SAN GIOVANNI BOSCO"  
 PIAZZA DONATORE DEL SANGUE, 3  
 TORINO



Rel. Tec. n°	N° Foglio
---	19
Rif. n° offerta	Rif. n° commesso
---	ASLT0004-11



**QTA**  
 ALIMENTAZIONE DA:  
 "OSA" - 03 [Luca] 04 [Forza]



**QTP**  
 ALIMENTAZIONE DA:  
 "OSA" - 36




**QOR.F**  
 ALIMENTAZIONE DA:  
 "OGNA" - 69



**QTC**  
 ALIMENTAZIONE DA:  
 "OSD" - 10



**QTCT**  
 ALIMENTAZIONE DA:  
 "QBT1" - 08

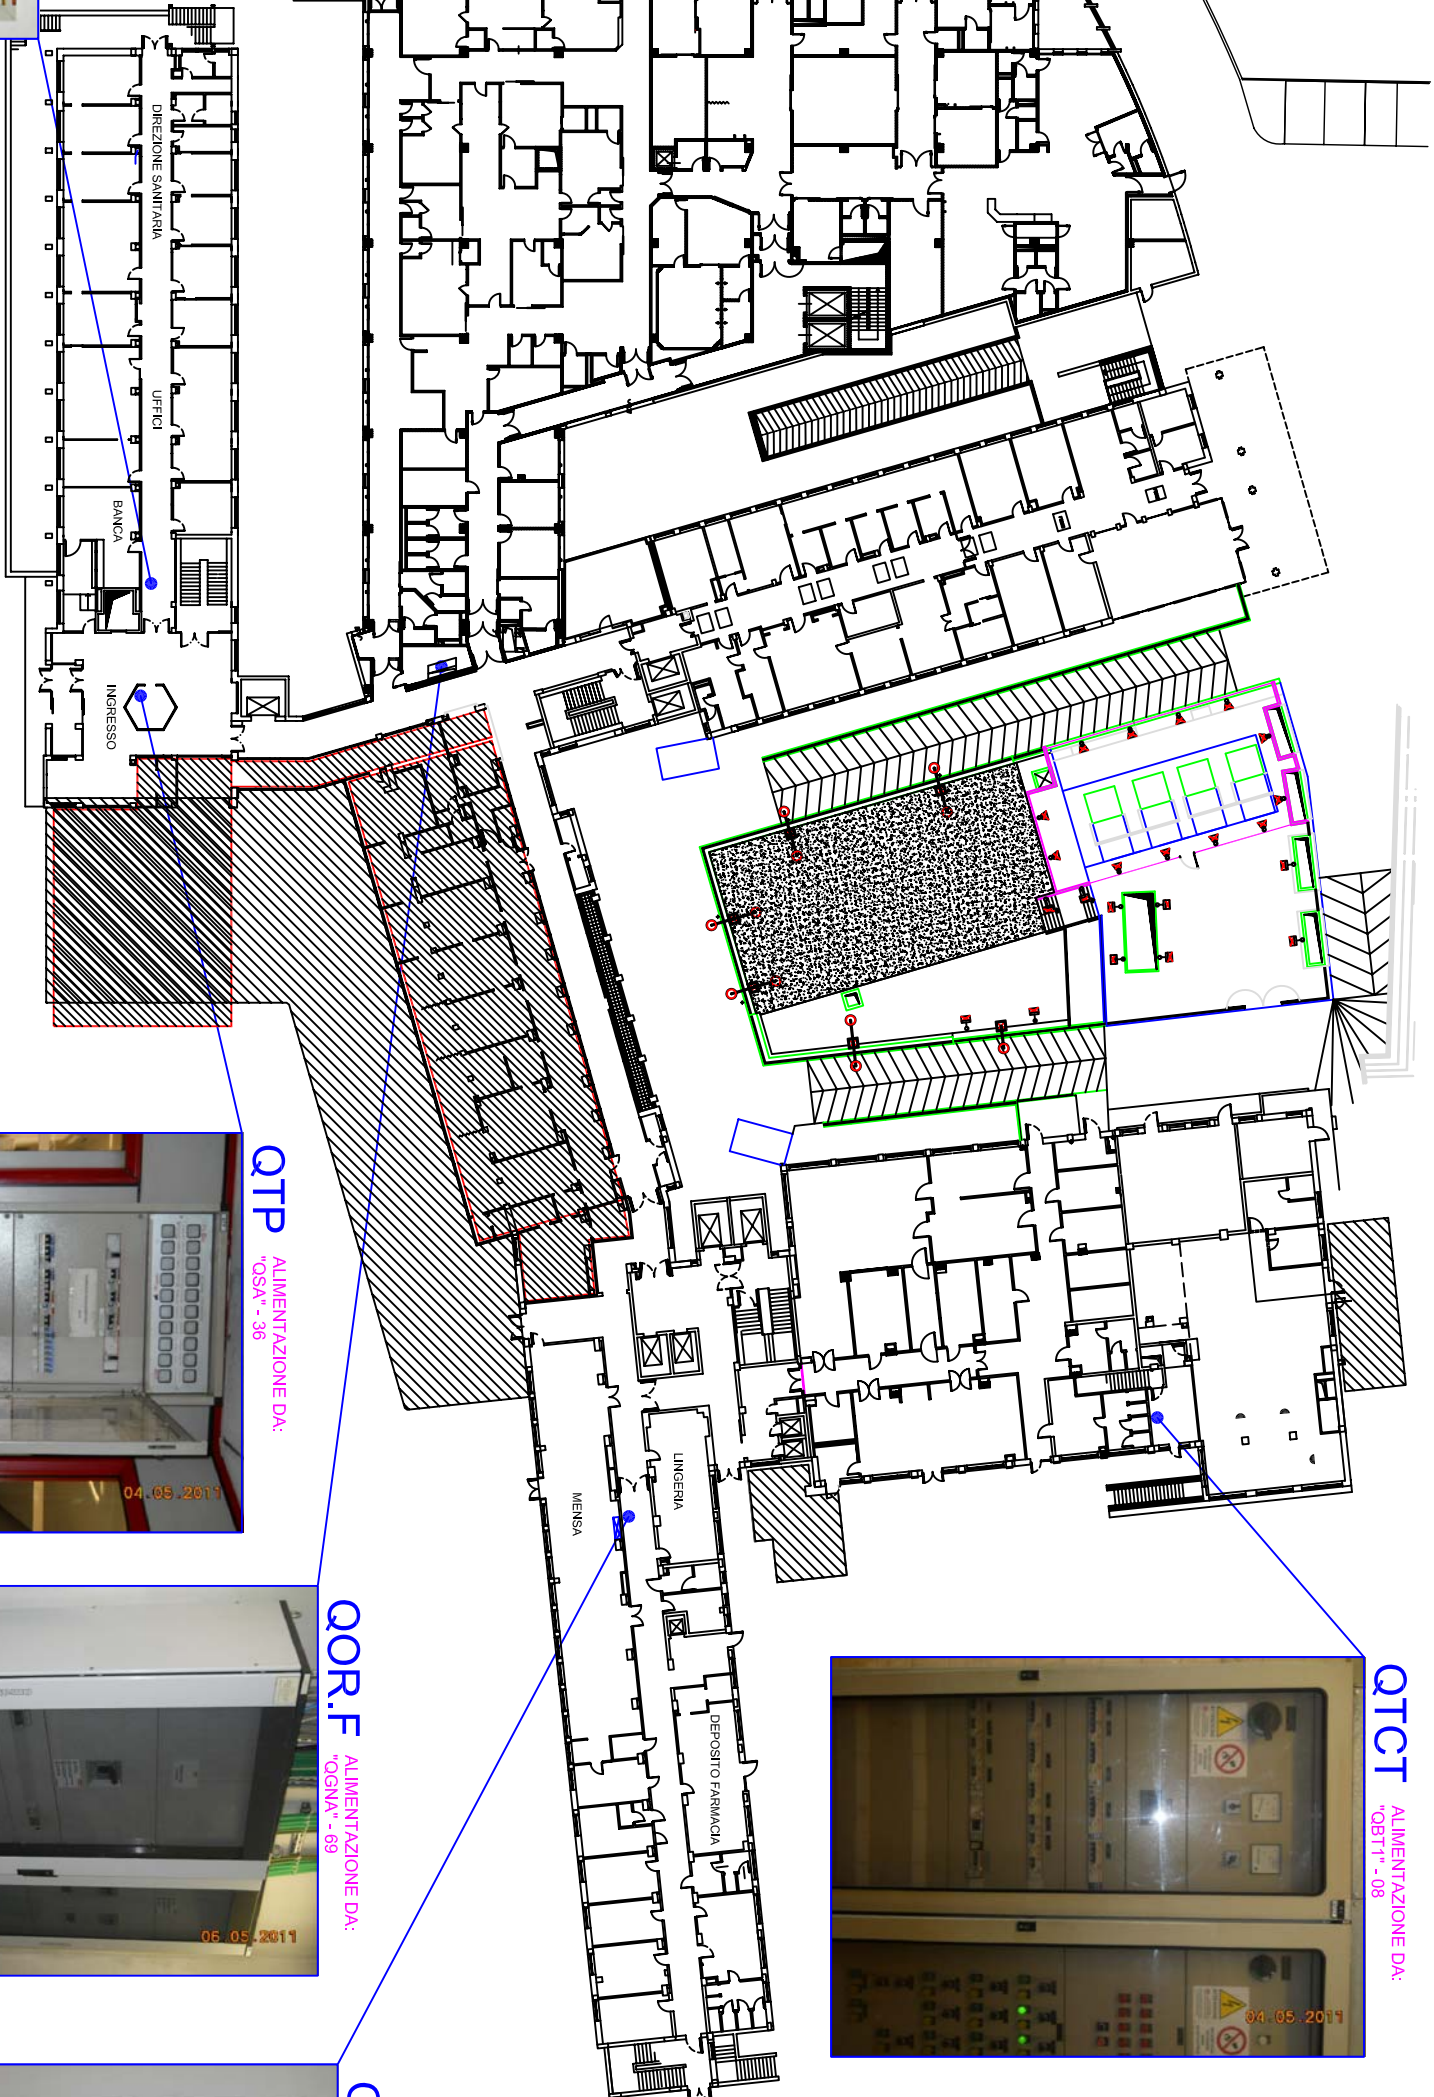



**Q1G0.F**

ALIMENTAZIONE DA:  
"OGNA" - 72



**Q1A**

ALIMENTAZIONE DA:  
"OSA" - 12



**Q1E.F**

ALIMENTAZIONE DA:  
"OGNA" - 71




**Q1B**

ALIMENTAZIONE DA:  
"OSD" - 1



**Q1C**

ALIMENTAZIONE DA:  
"OSD" - 12

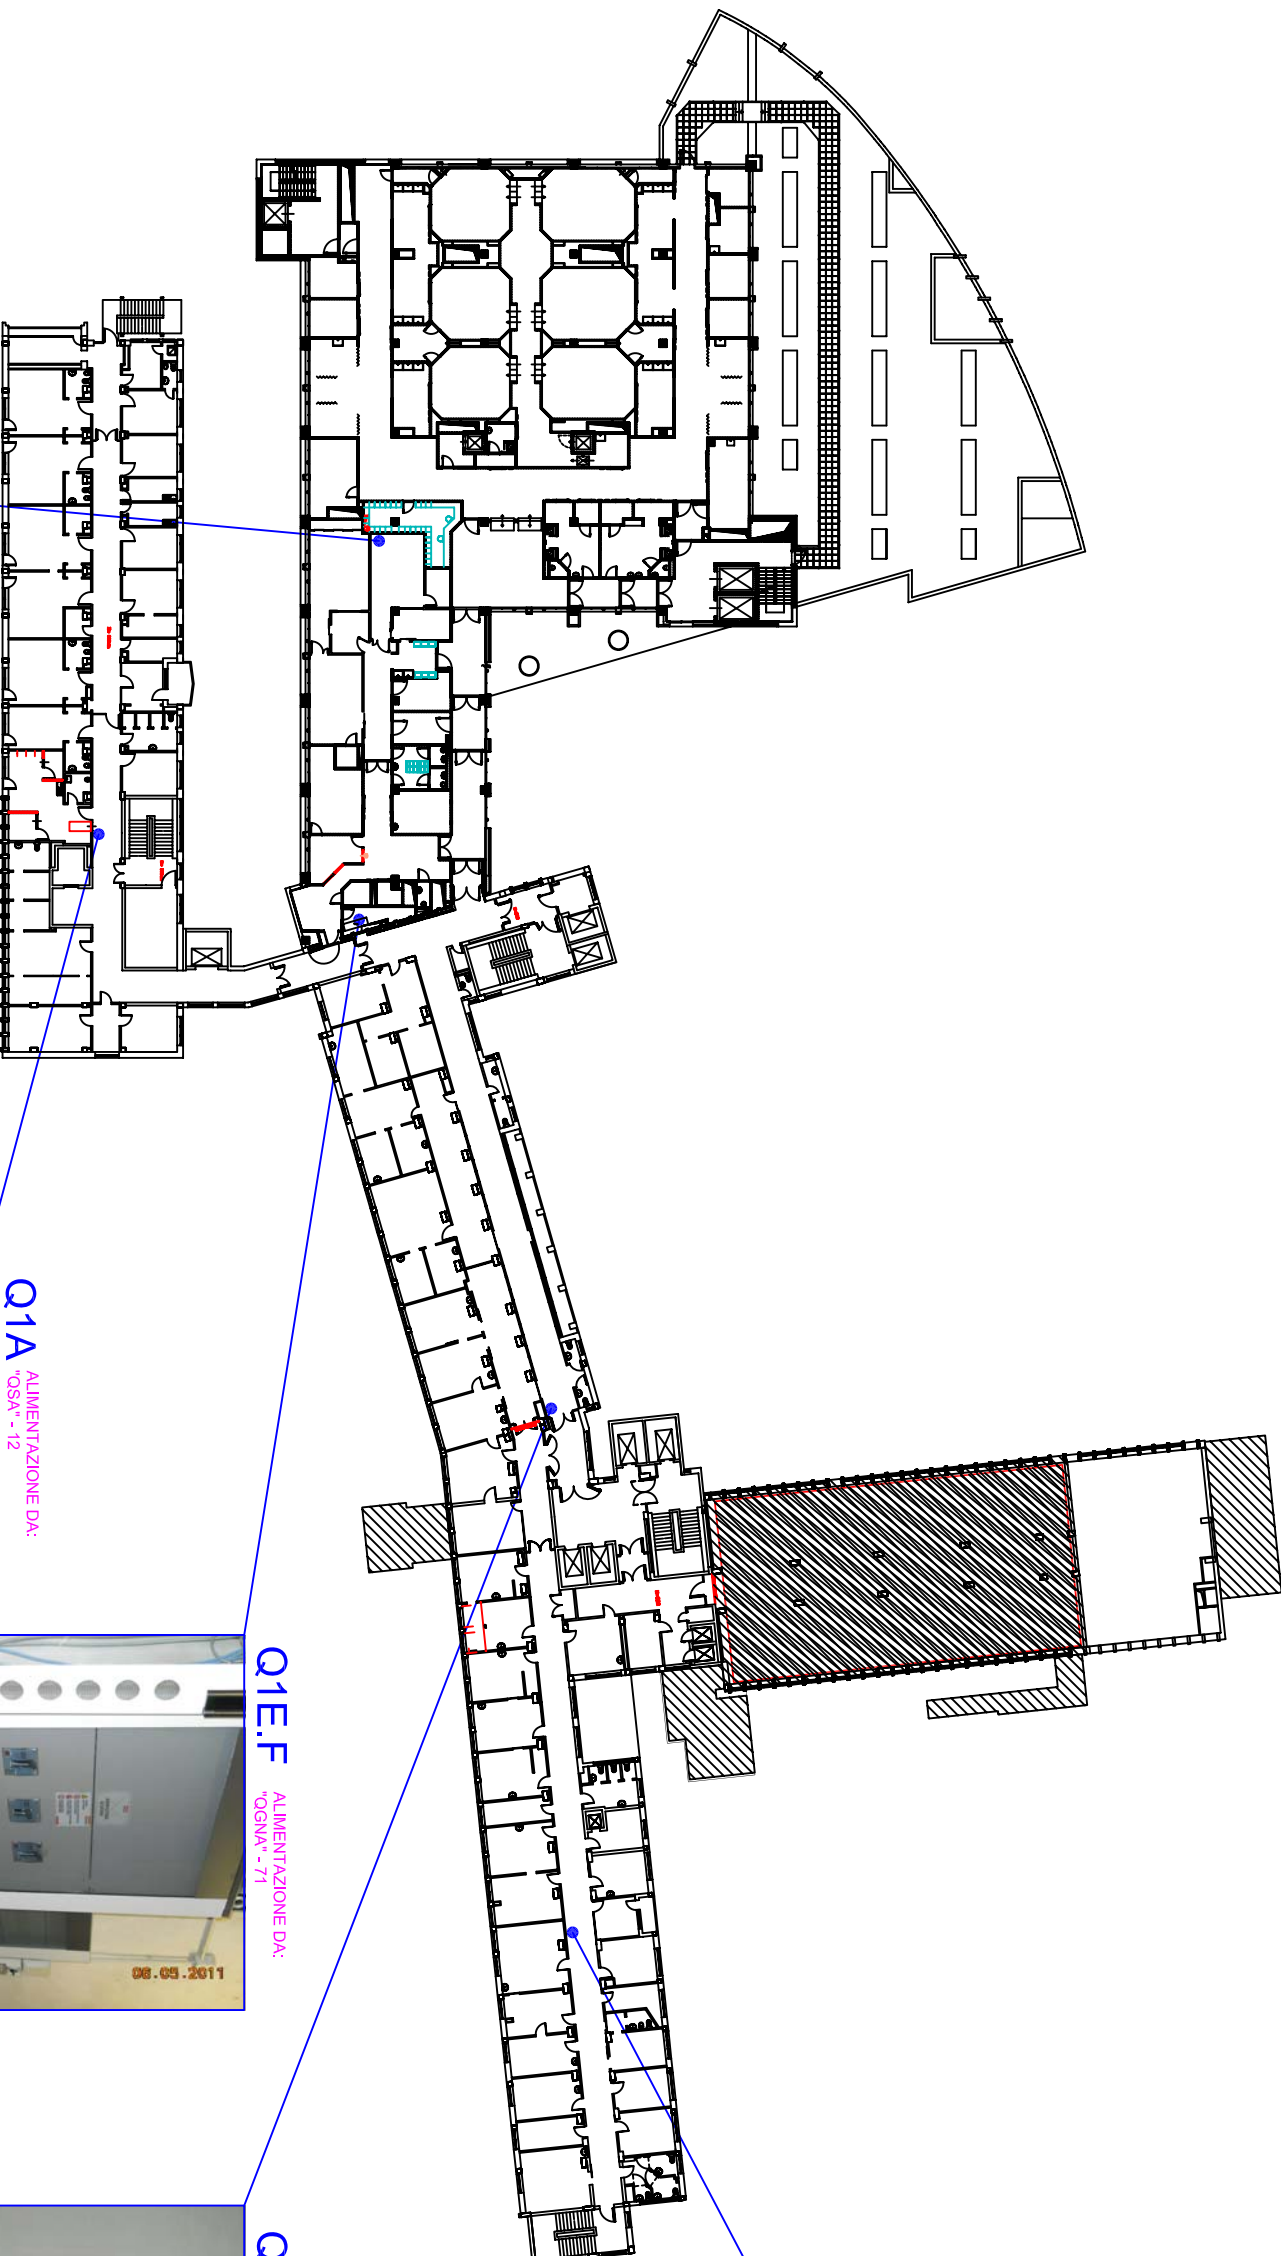

UBICAZIONE QUADRI ELETTRICI PRINCIPALI  
PRIMO PIANO – SITUAZIONE AL 18/05/2015


PRESIDIO OSPEDALIERO "TORINO NORD EMERGENZA SAN GIOVANNI BOSCO"  
PIAZZA DONATORE DEL SANGUE, 3  
TORINO



Rel. Tec. n°	N° Pagina
---	20
Rif. n° offerta	Rif. n° commessa
---	ASLT0004-11

QCTAF

ALIMENTAZIONE DA:  
"OGNA" - 74

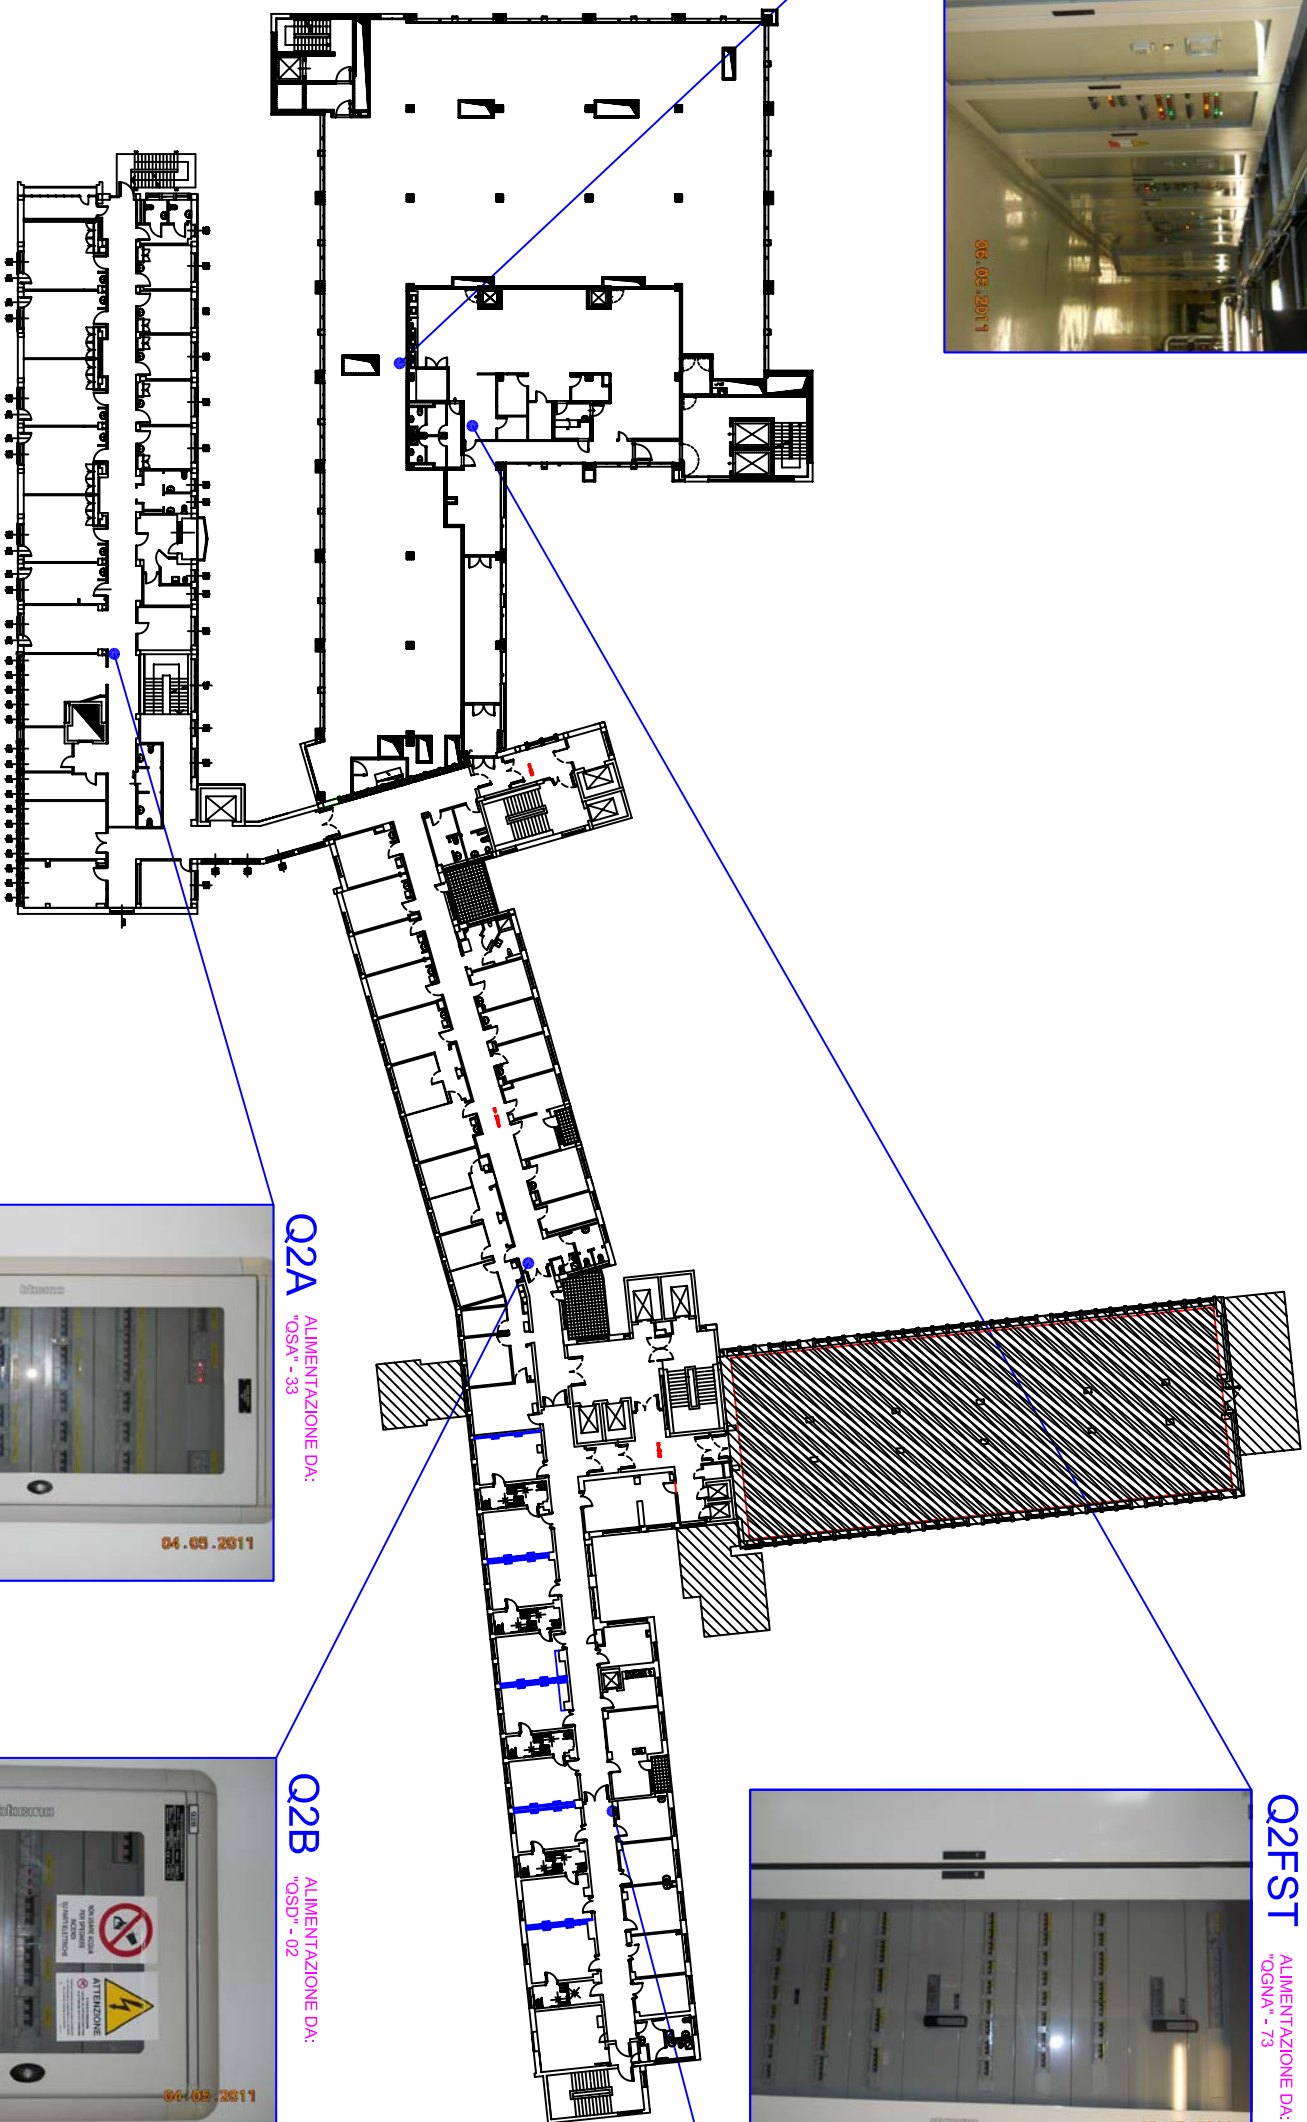

Q2A

ALIMENTAZIONE DA:  
"OSA" - 33



Q2B

ALIMENTAZIONE DA:  
"OSD" - 02



Q2C

ALIMENTAZIONE DA:  
"OSD" - 13



Q2FST

ALIMENTAZIONE DA:  
"OGNA" - 73




UBICAZIONE QUADRI ELETTRICI PRINCIPALI  
SECONDO PIANO - SITUAZIONE AL 18/05/2015

PRESIDIO OSPEDALIERO "TORINO NORD EMERGENZA SAN GIOVANNI BOSCO"  
PIAZZA DONATORE DEL SANGUE, 3  
TORINO

**elettroteam s.r.l.**  
Progettazioni, Installazioni, Elettriche

Rel. Tec. n°	N° Pagina
---	21
Rif. n° offerta	Rif. n° commesso
---	ASLT0004-11

**Q3T.F**  
ALIMENTAZIONE DA:  
"OGNA" - 77

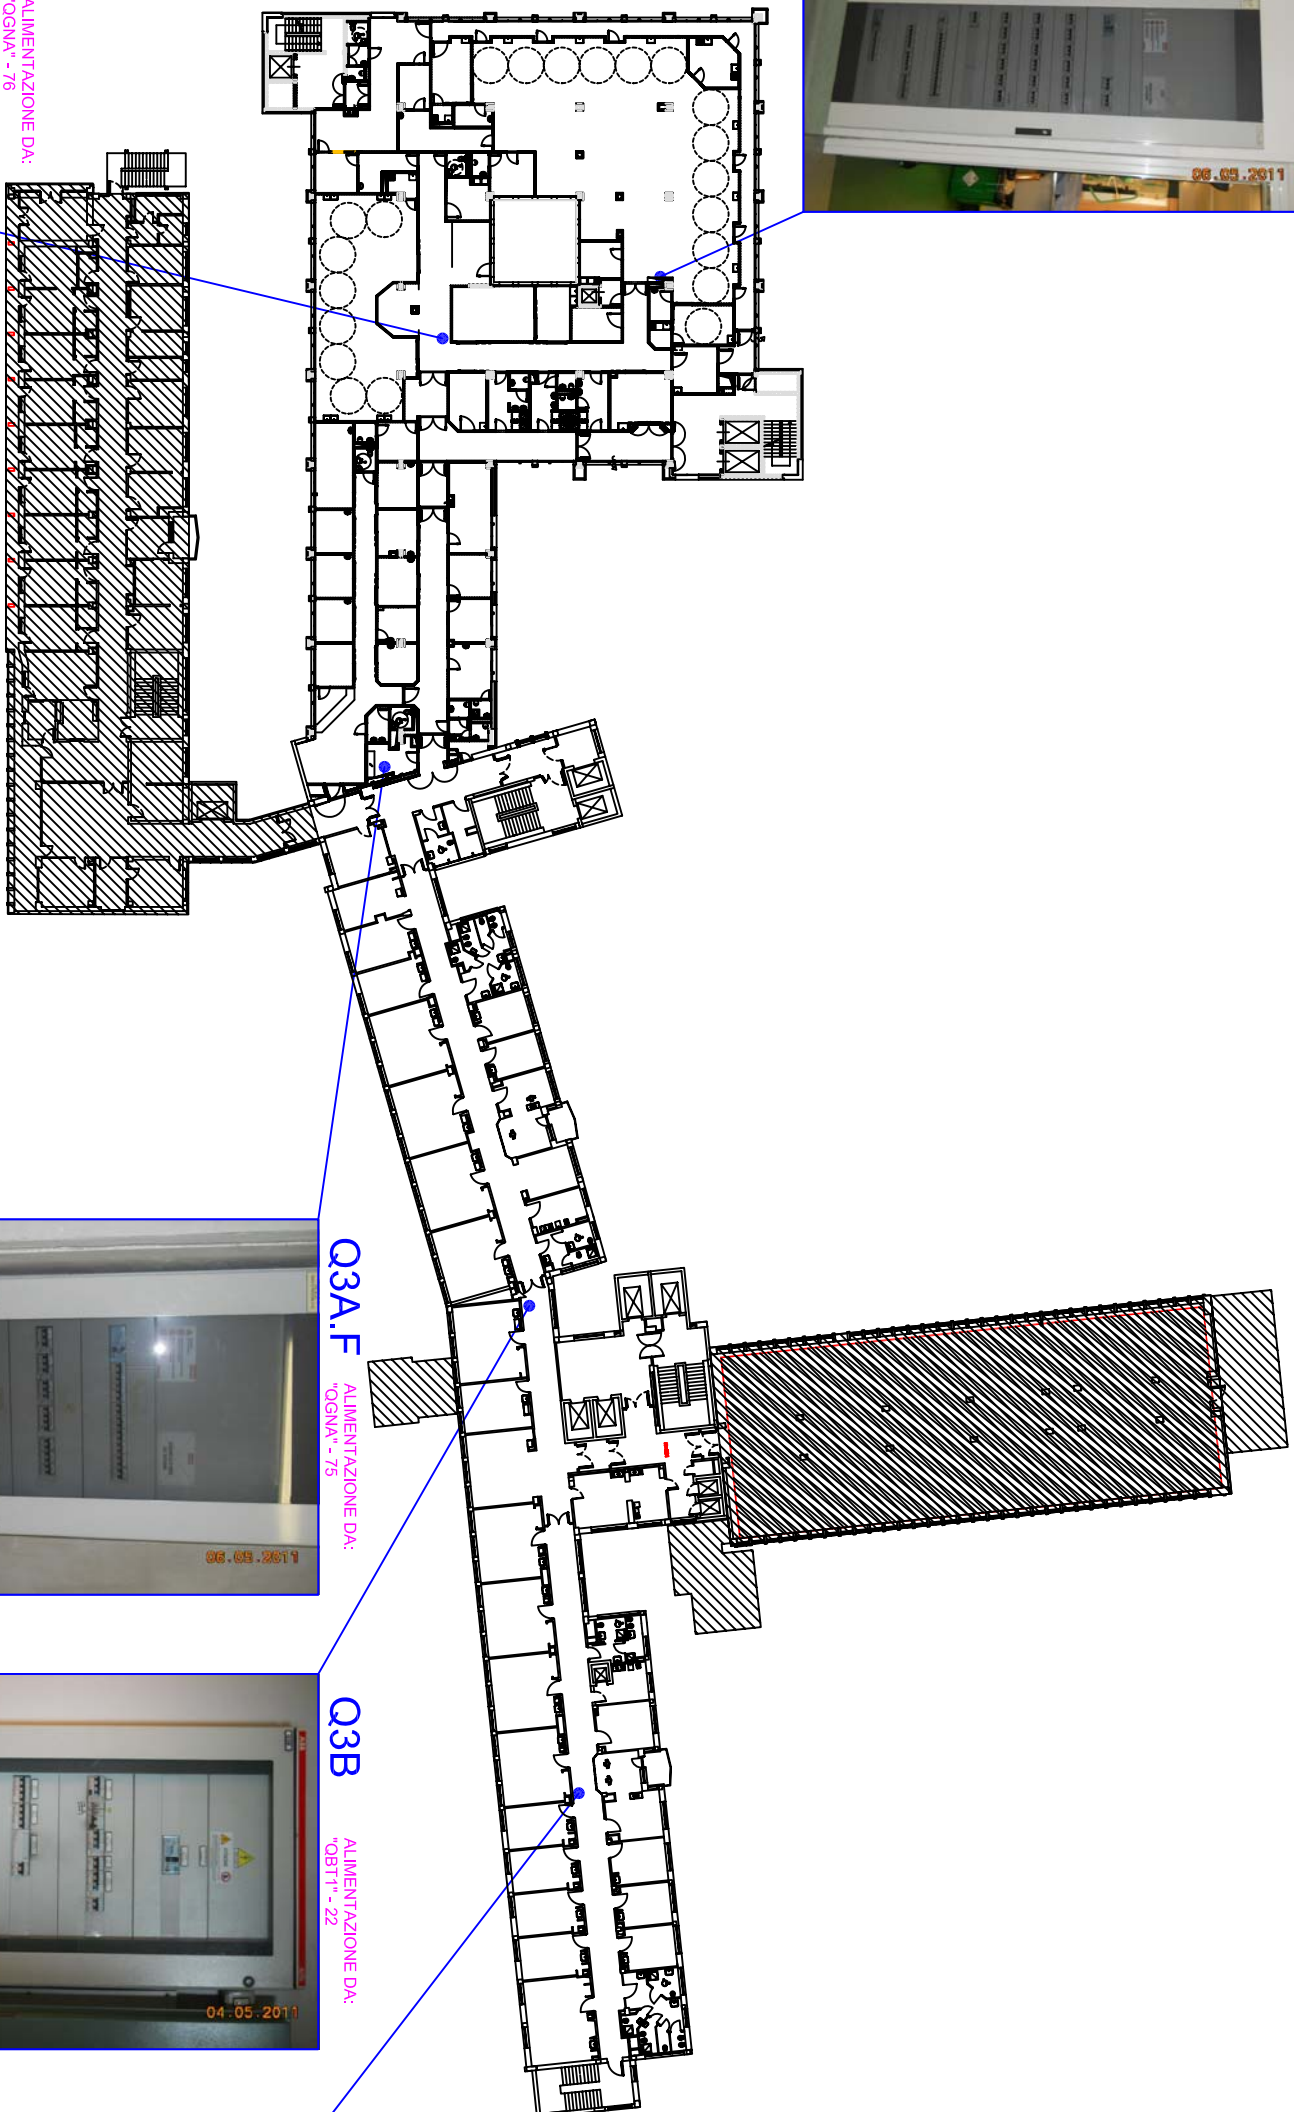

**Q3C.F**  
ALIMENTAZIONE DA:  
"OGNA" - 76



**Q3A.F**  
ALIMENTAZIONE DA:  
"OGNA" - 75



**Q3B**  
ALIMENTAZIONE DA:  
"OBTT" - 22



**Q3C**  
ALIMENTAZIONE DA:  
"OBTT" - 21




UBICAZIONE QUADRI ELETTRICI PRINCIPALI  
TERZO PIANO – SITUAZIONE AL 18/05/2015

PRESIDIO OSPEDALIERO "TORINO NORD EMERGENZA SAN GIOVANNI BOSCO"  
PIAZZA DONATORE DEL SANGUE, 3  
TORINO



Rel. Tec. n°	N° Pagina
---	22
Rif. n° offerta	Rif. n° commessa
---	ASL10004-11

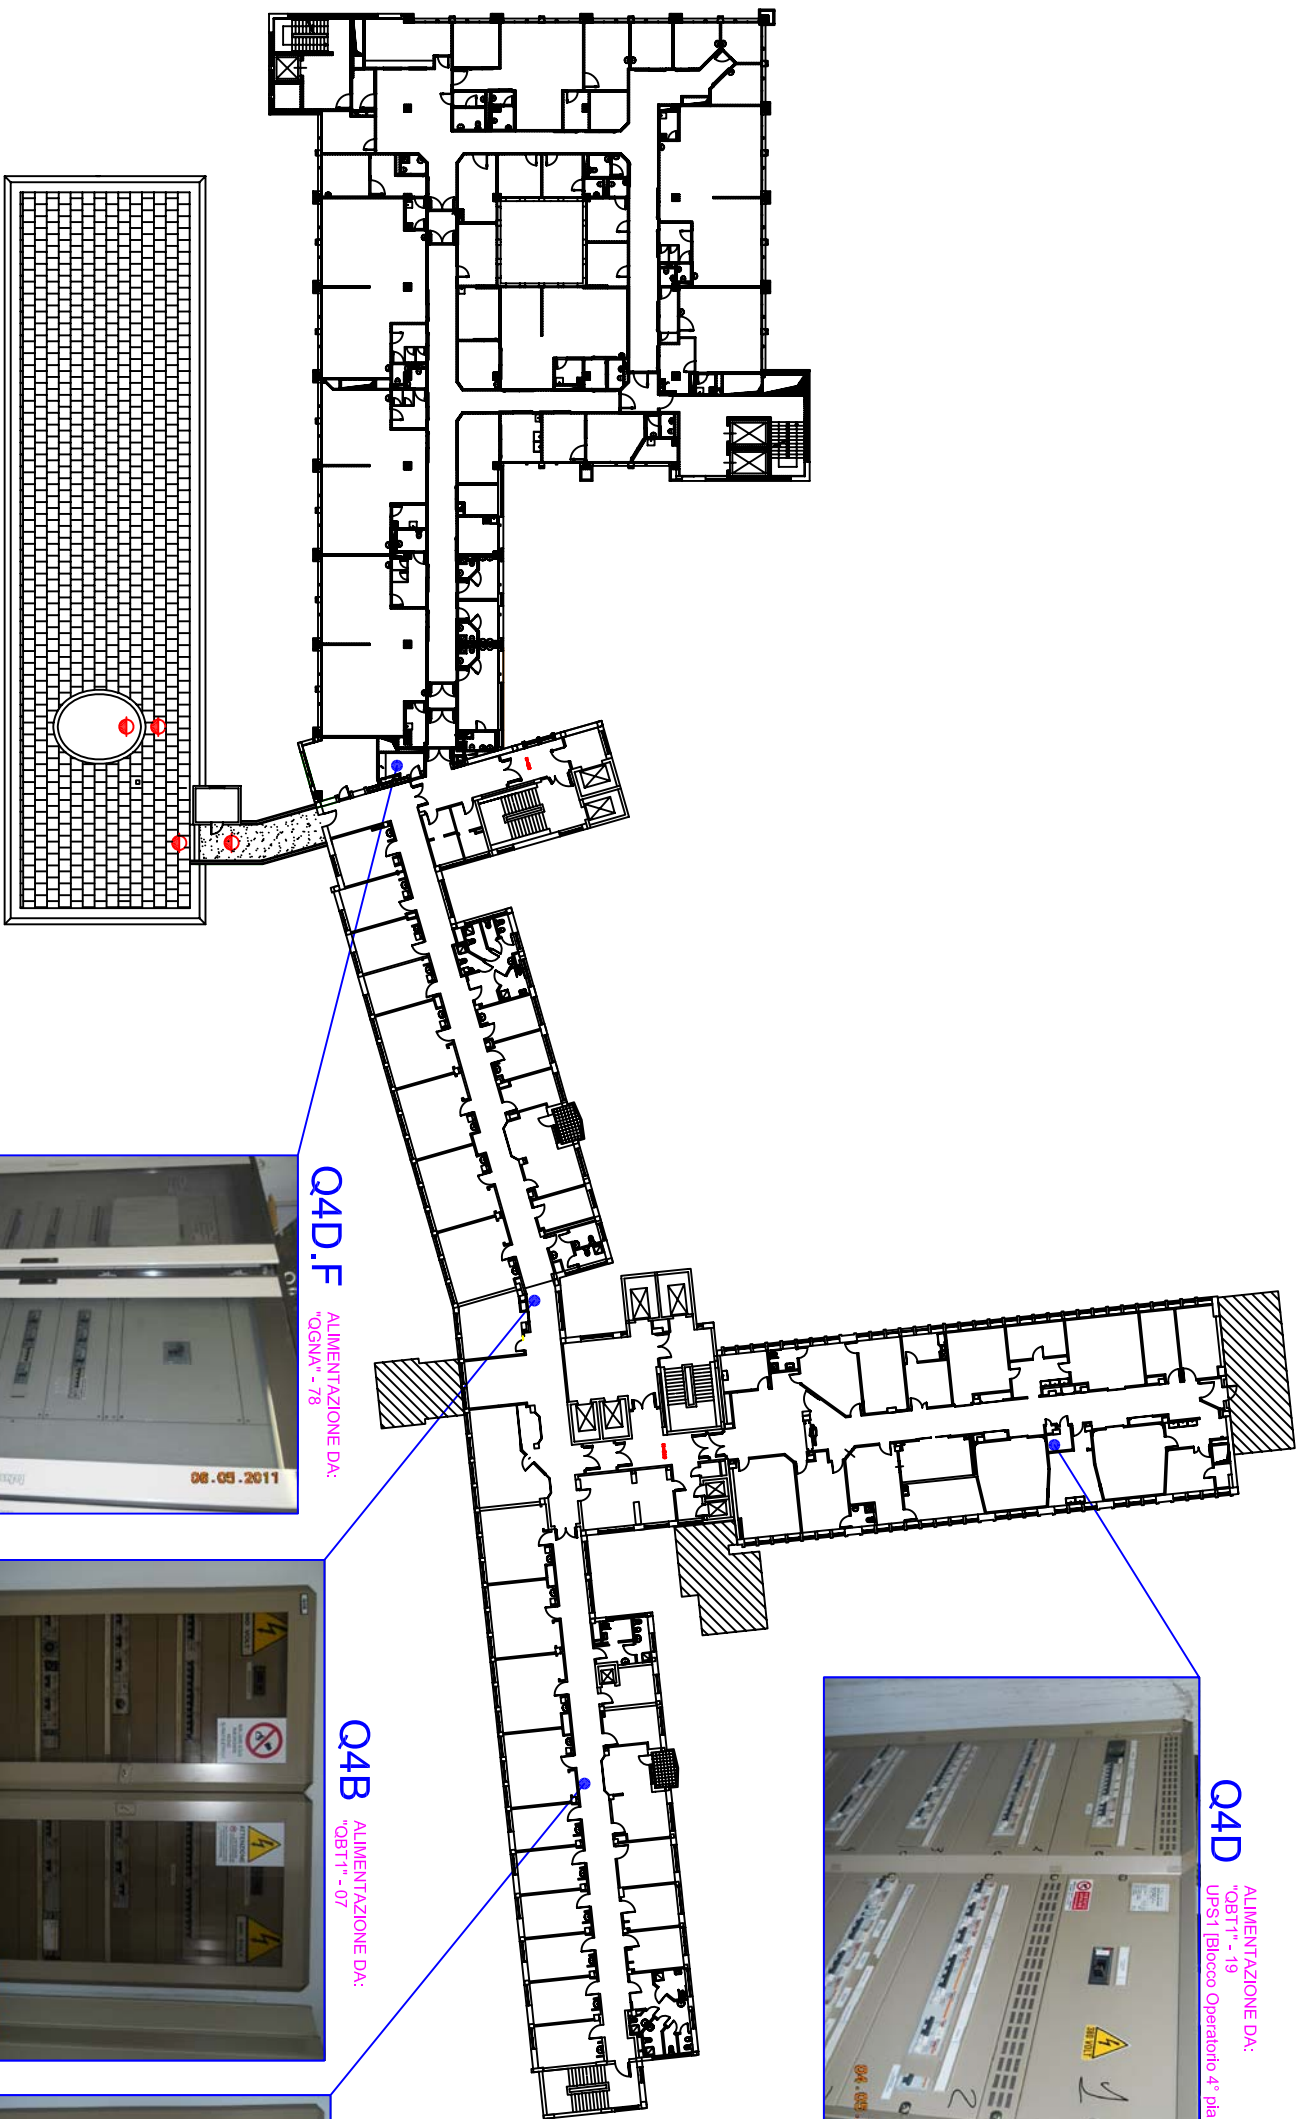


UBICAZIONE QUADRI ELETTRICI PRINCIPALI  
QUARTO PIANO – SITUAZIONE AL 18/05/2015

PRESIDIO OSPEDALIERO "TORINO NORD EMERGENZA SAN GIOVANNI BOSCO"  
PIAZZA DONATORE DEL SANGUE, 3  
TORINO



Rel. Tec. n°	N° Foglio
---	23
Rif. n° offerta	Rif. n° commissio
---	ASLT0004-11



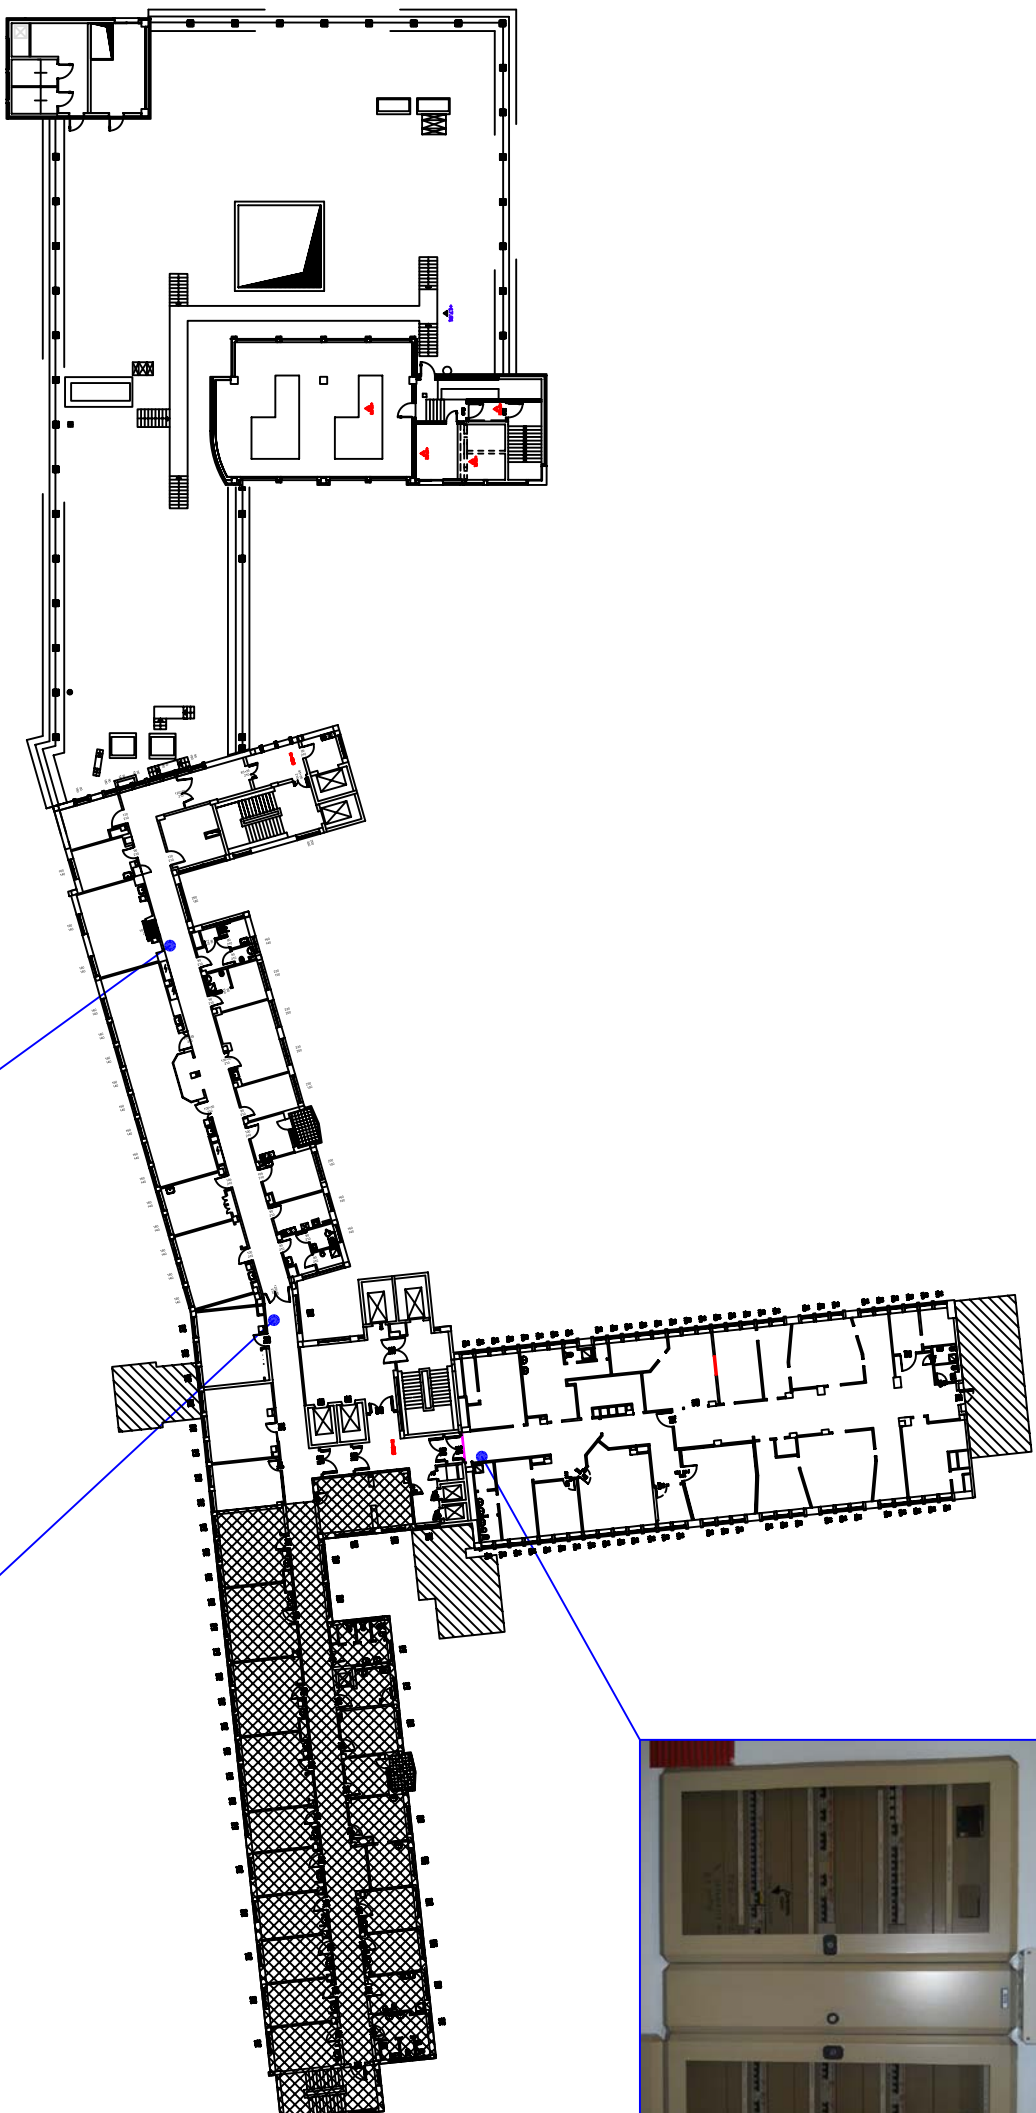

**Q5B1**

ALIMENTAZIONE DA:  
"Q8T2" -  
UPS2 (Medicina d'Urgenza 5° piano)



**Q5B**

ALIMENTAZIONE DA:  
"QSD" - 04



**Q5D**

ALIMENTAZIONE DA:  
"Q8T1" - 17

UBICAZIONE QUADRI ELETTRICI PRINCIPALI  
QUINTO PIANO - SITUAZIONE AL 18/05/2015


PRESIDIO OSPEDALIERO "TORINO NORD EMERGENZA SAN GIOVANNI BOSCO"  
PIAZZA DONATORE DEL SANGUE, 3  
TORINO




Rel. Tec. n°	N° Pagina
---	24
Rif. n° offerta	Rif. n° commessa
---	ASLT0004-11

UBICAZIONE QUADRI ELETTRICI PRINCIPALI  
SESTO PIANO – SITUAZIONE AL 18/05/2015

PRESIDIO OSPEDALIERO "TORINO NORD EMERGENZA SAN GIOVANNI BOSCO"  
PIAZZA DONATORE DEL SANGUE, 3  
TORINO

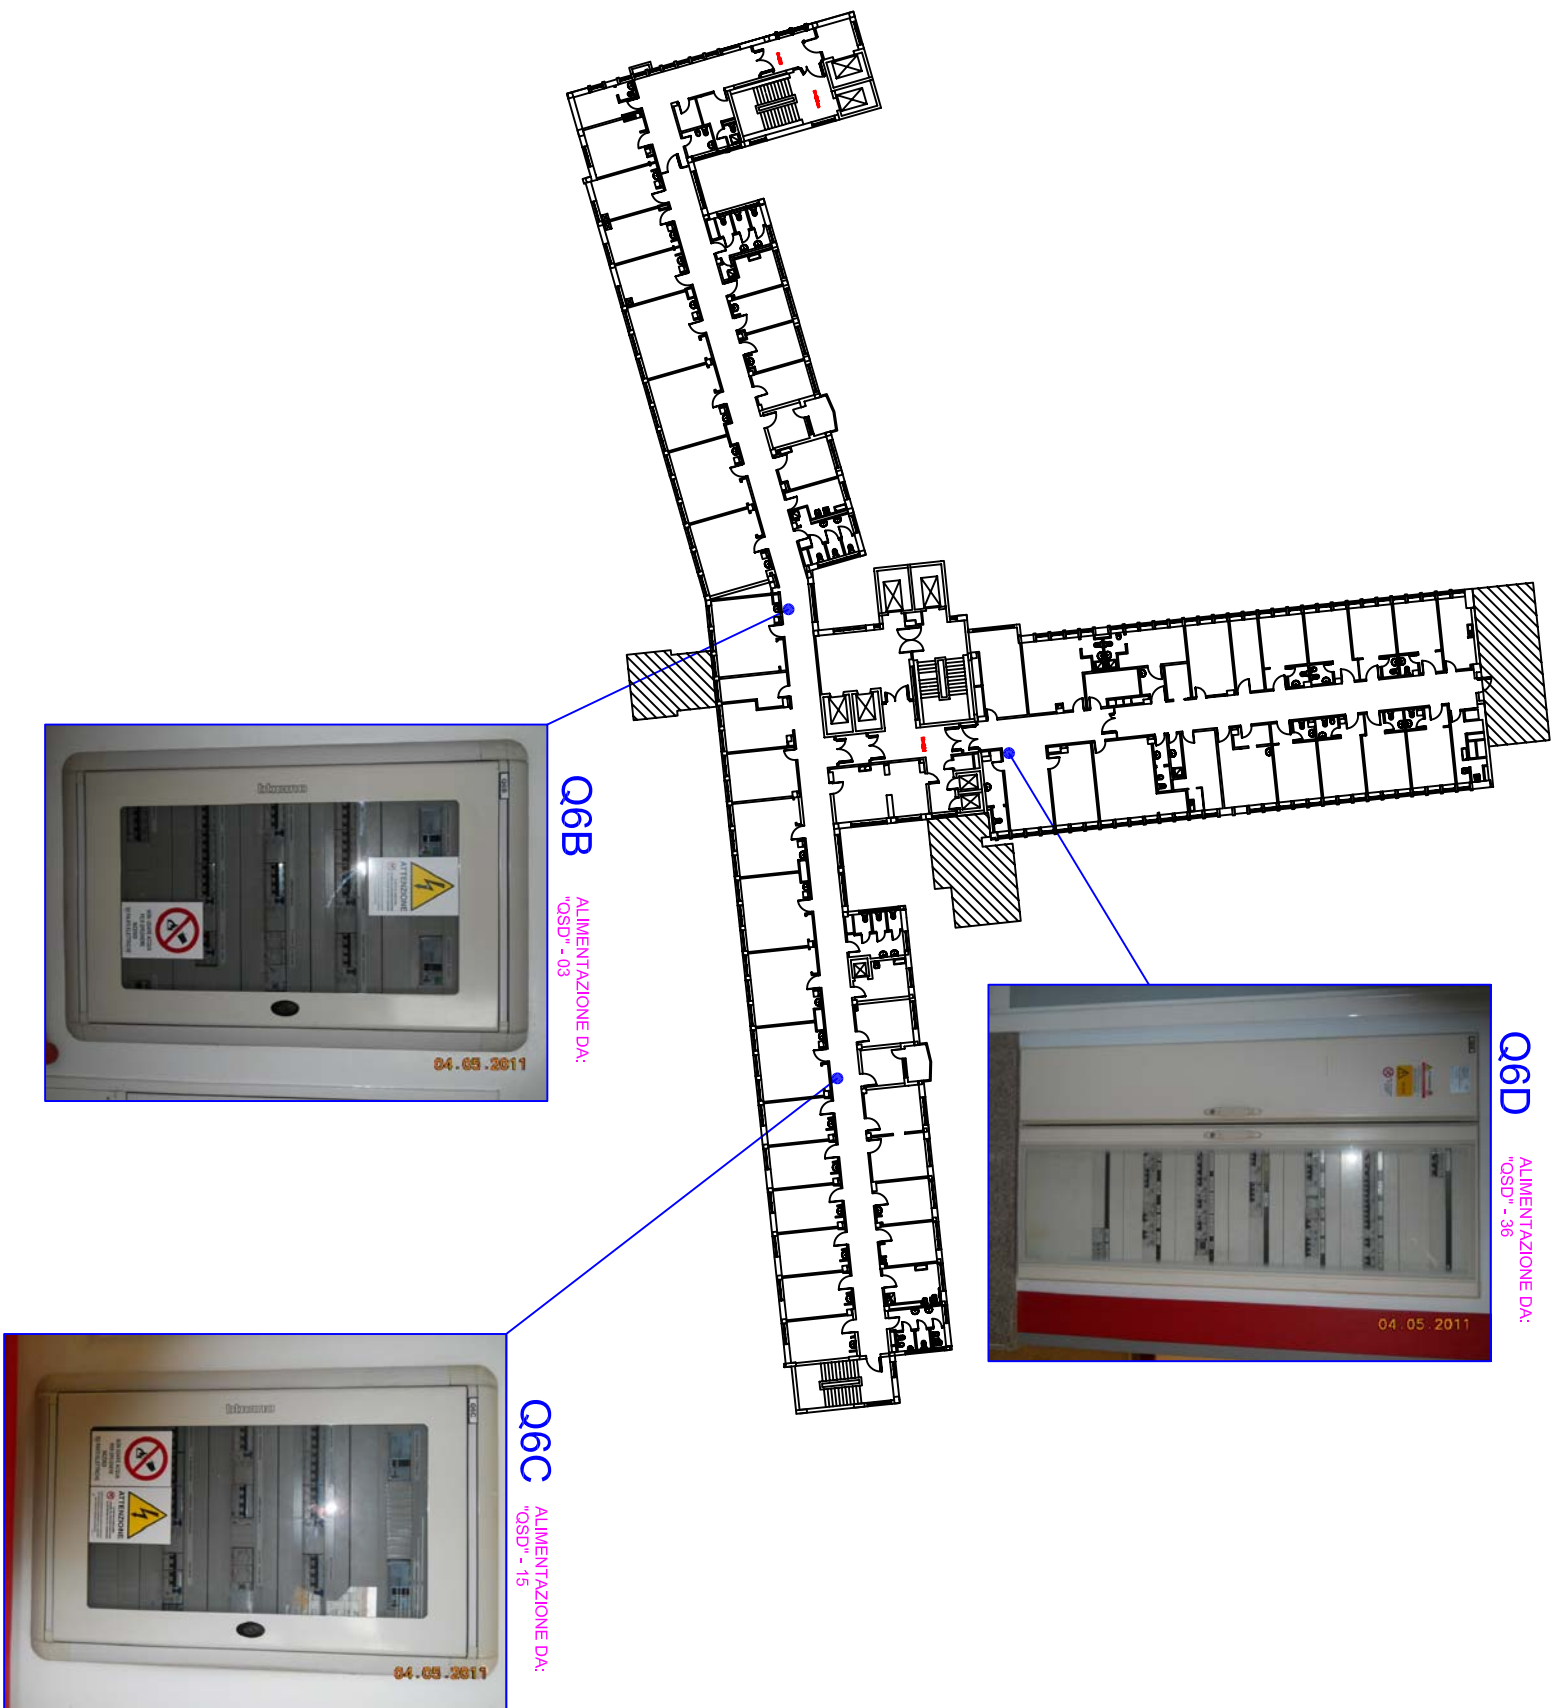

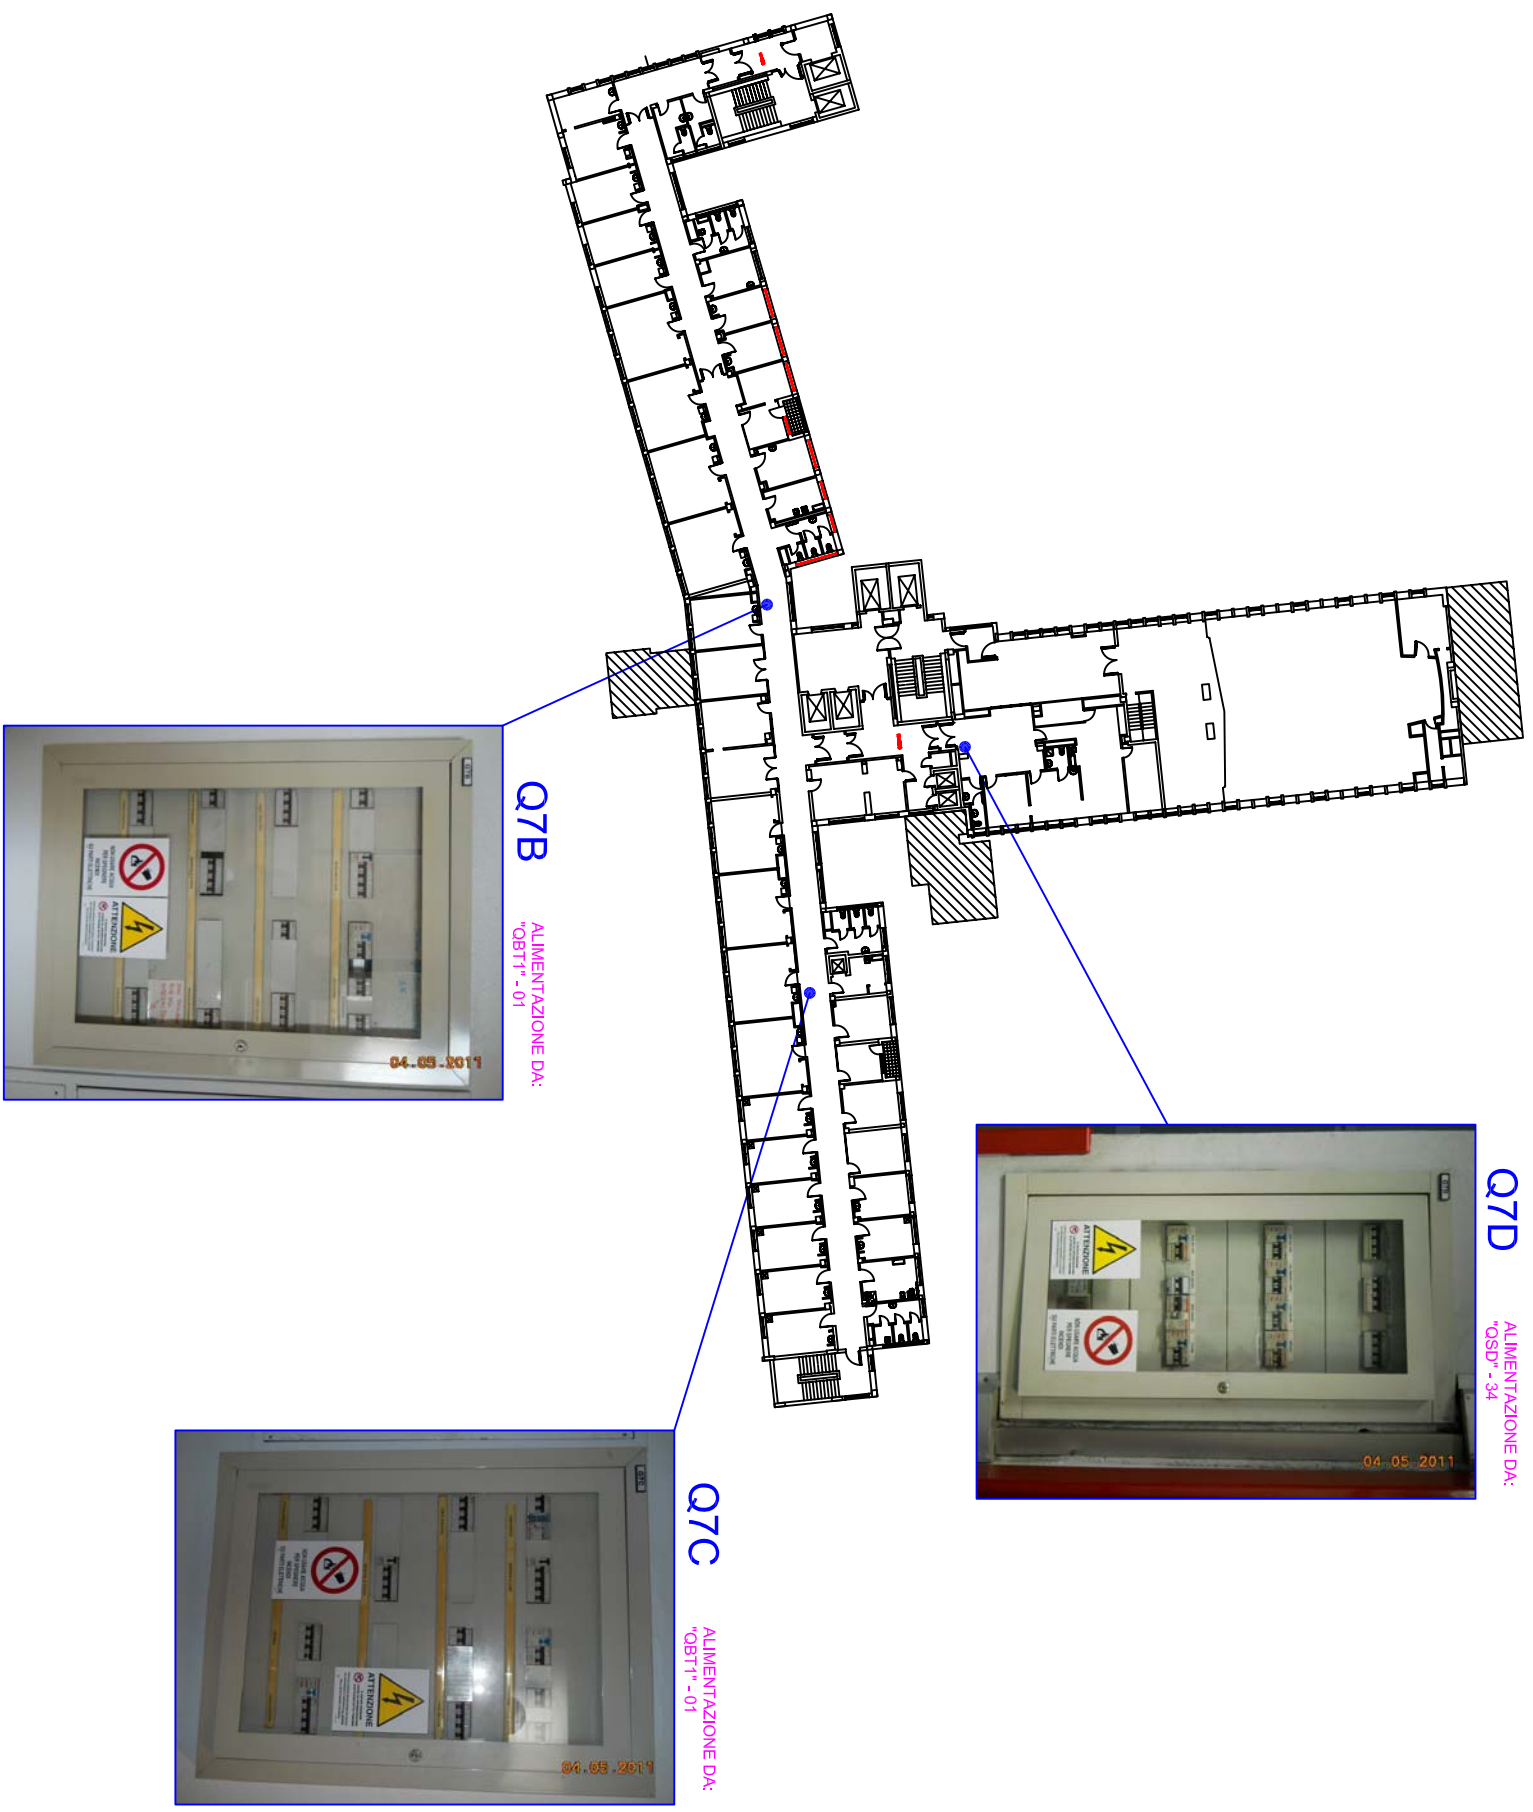

UBICAZIONE QUADRI ELETTRICI PRINCIPALI  
SETTIMO PIANO – SITUAZIONE AL 18/05/2015


PRESIDIO OSPEDALIERO "TORINO NORD EMERGENZA SAN GIOVANNI BOSCO"  
PIAZZA DONATORE DEL SANGUE, 3  
TORINO



Rel. Tec. n°	N° Pagina
---	26
Rif. n° offerta	Rif. n° commessa
---	ASLT0004-11

UBICAZIONE QUADRI ELETTRICI PRINCIPALI  
OTTAVO PIANO – SITUAZIONE AL 18/05/2015

PRESIDIO OSPEDALIERO "TORINO NORD EMERGENZA SAN GIOVANNI BOSCO"  
PIAZZA DONATORE DEL SANGUE, 3  
TORINO

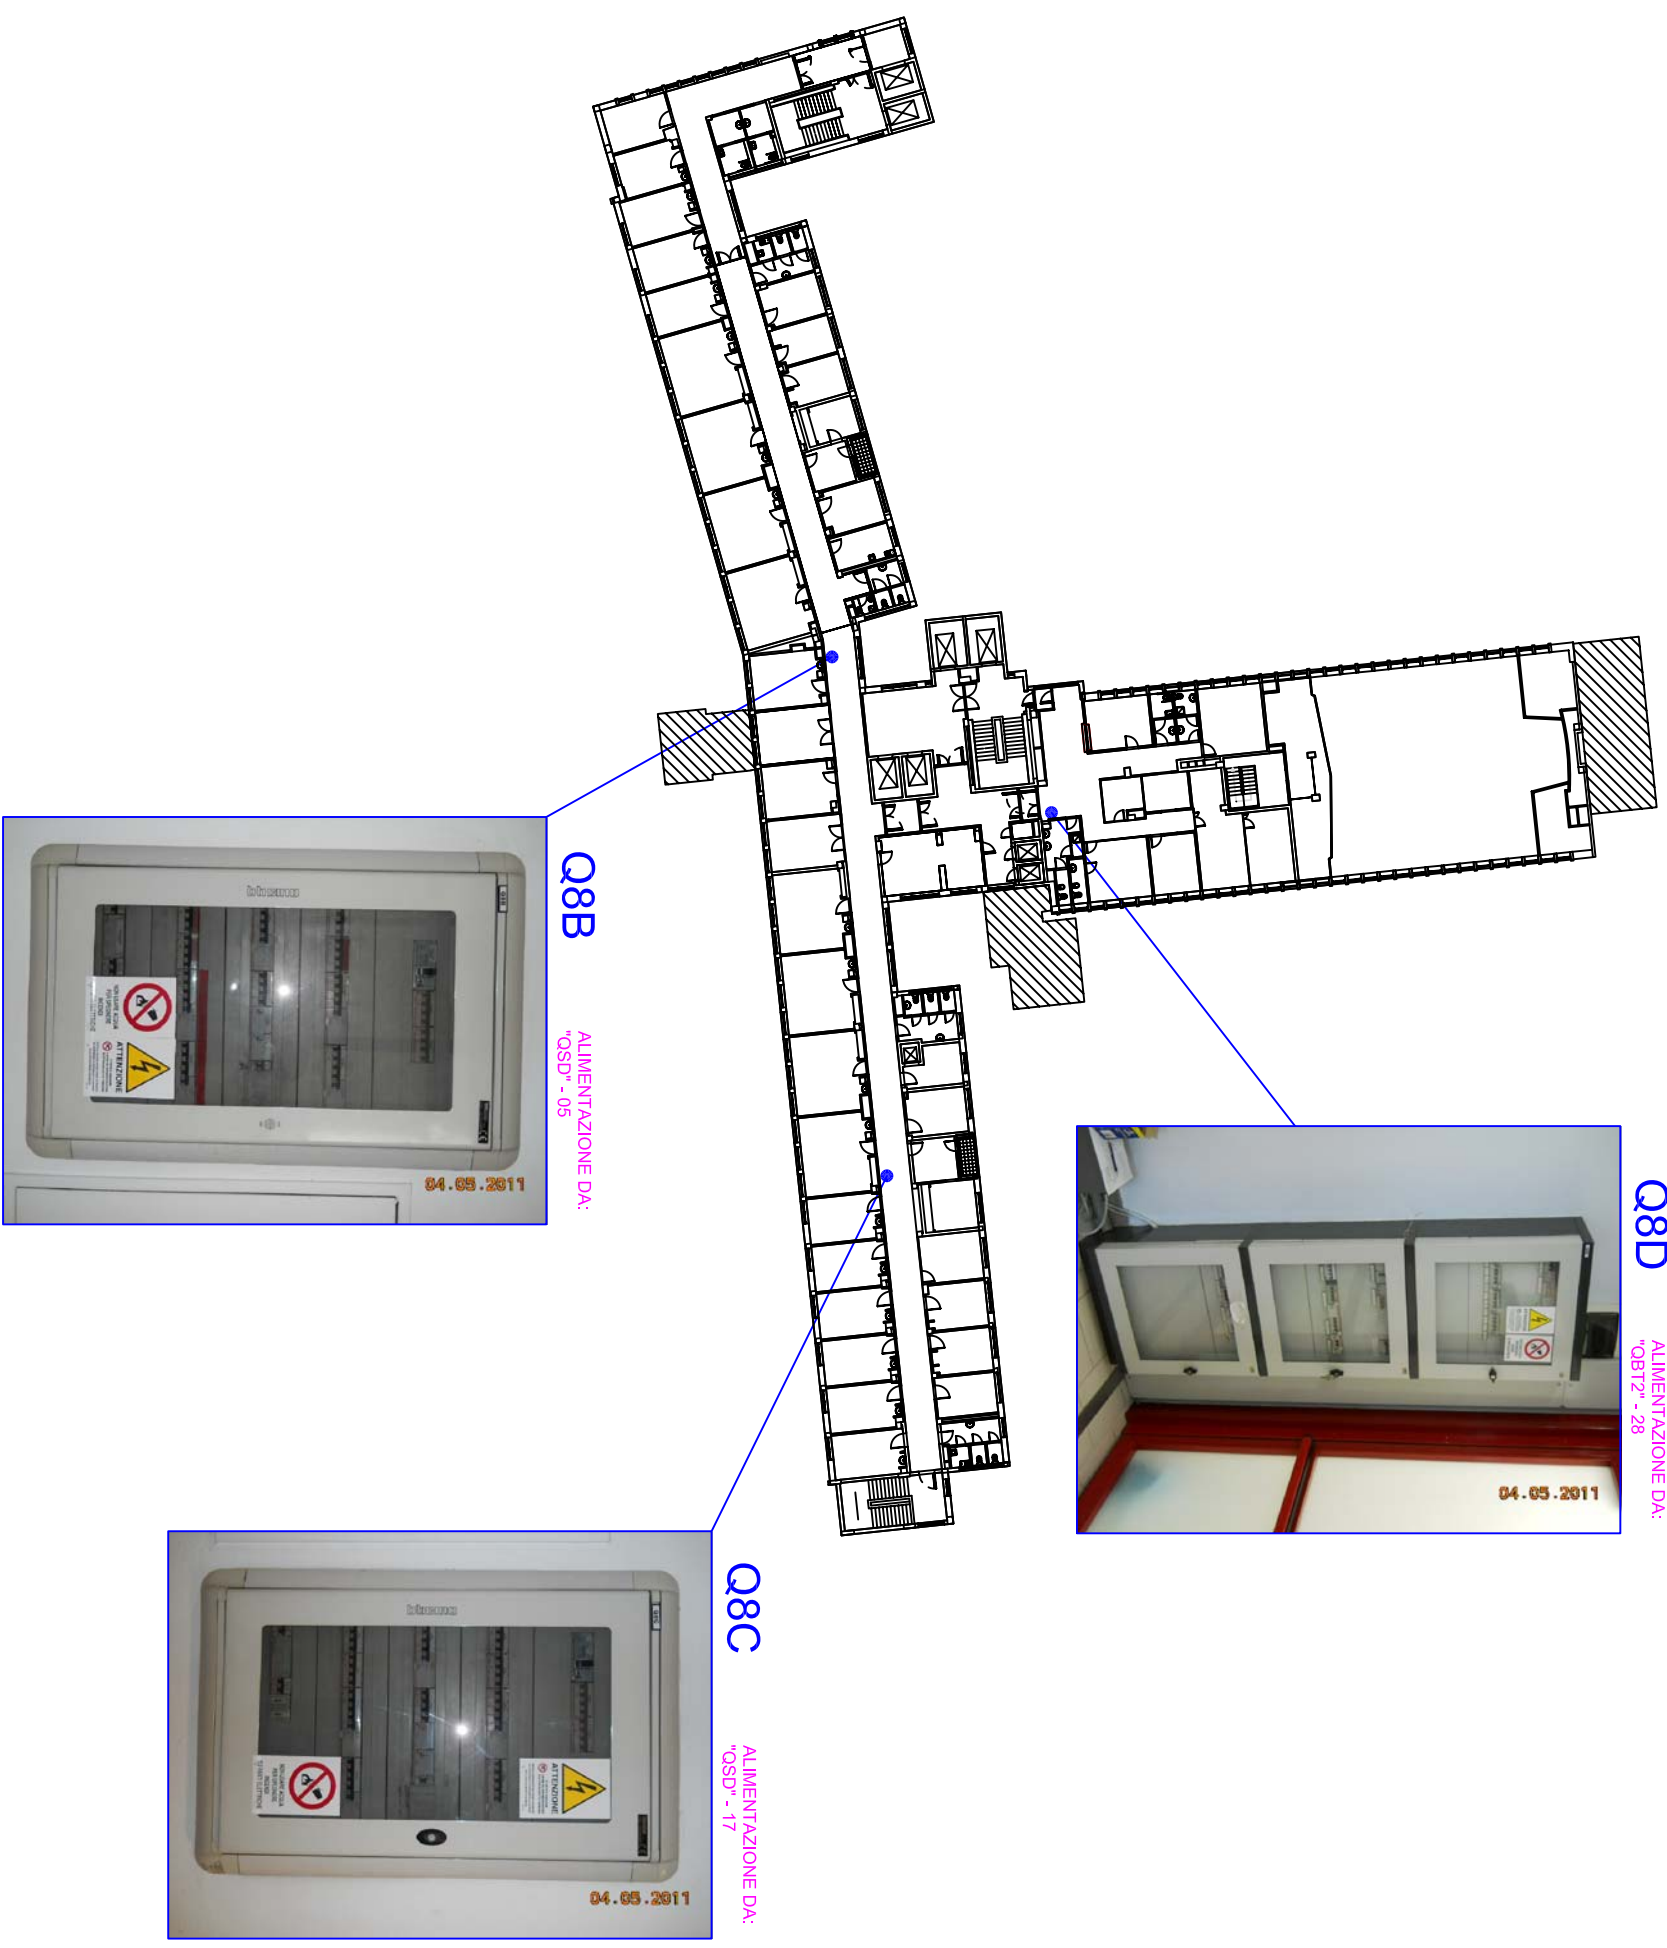

**Q8B**

ALIMENTAZIONE DA:  
"OSD" - 05

**Q8D**

ALIMENTAZIONE DA:  
"Q8T2" - 28

**Q8C**

ALIMENTAZIONE DA:  
"OSD" - 17



Rel. Tec. n°	N° Foglio
---	27
Rif. n° offerta	Rif. n° commessa
---	ASLT0004-11